



LEGENDA :

- STÁVAJÍCÍ POTRUBÍ  
SV PPR PN20  
SV OČEL POZINK  
TV PPR PN20  
C PPR PN20
- STOUPACÍ POTRUBÍ (STOUPAČKA)  
T KUS (ODBOČKA)  
ODSKOK (NAHORU NEBO DOLŮ)  
REDUKCE  
KK - KULOVÝ KOHOUT  
RV - REGULAČNÍ ARMATURA TERMOSTATICKÁ
- REDUKČNÍ VENTIL  
VK - VYPOUŠTĚCÍ KOHOUT  
VODOMĚR  
KONZOLA  
KONZOLA PEVNÝ BOD  
SMÝČKOVÝ KOMPENZÁTOR

B  
ROZDĚLOVAČ SV,TV,C

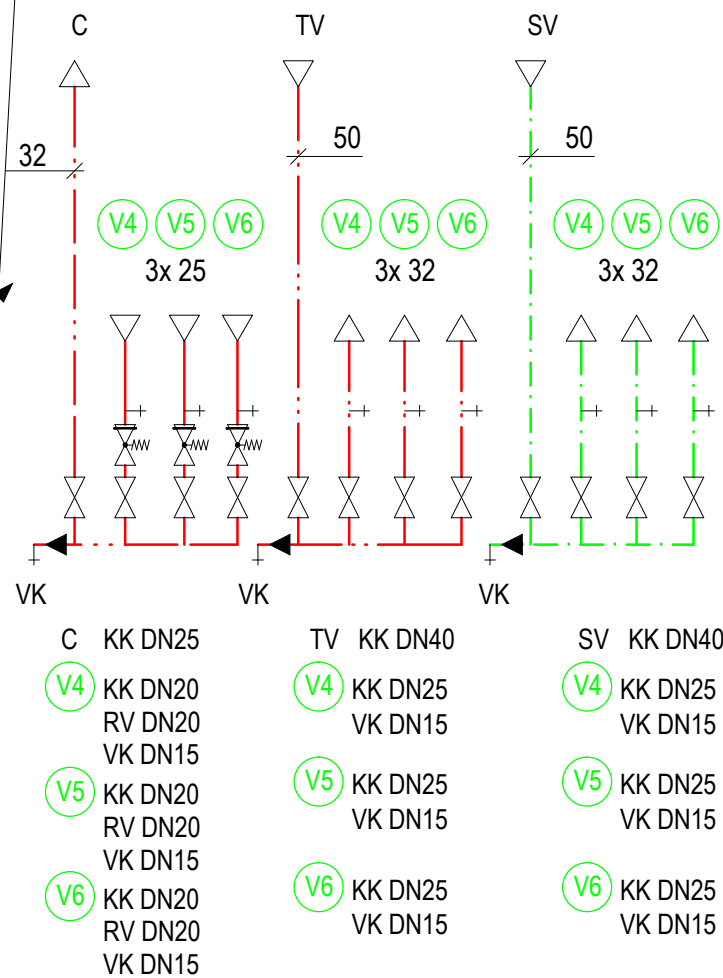

A  
MĚŘENÍ NEBYTOVÝCH PROSTOR

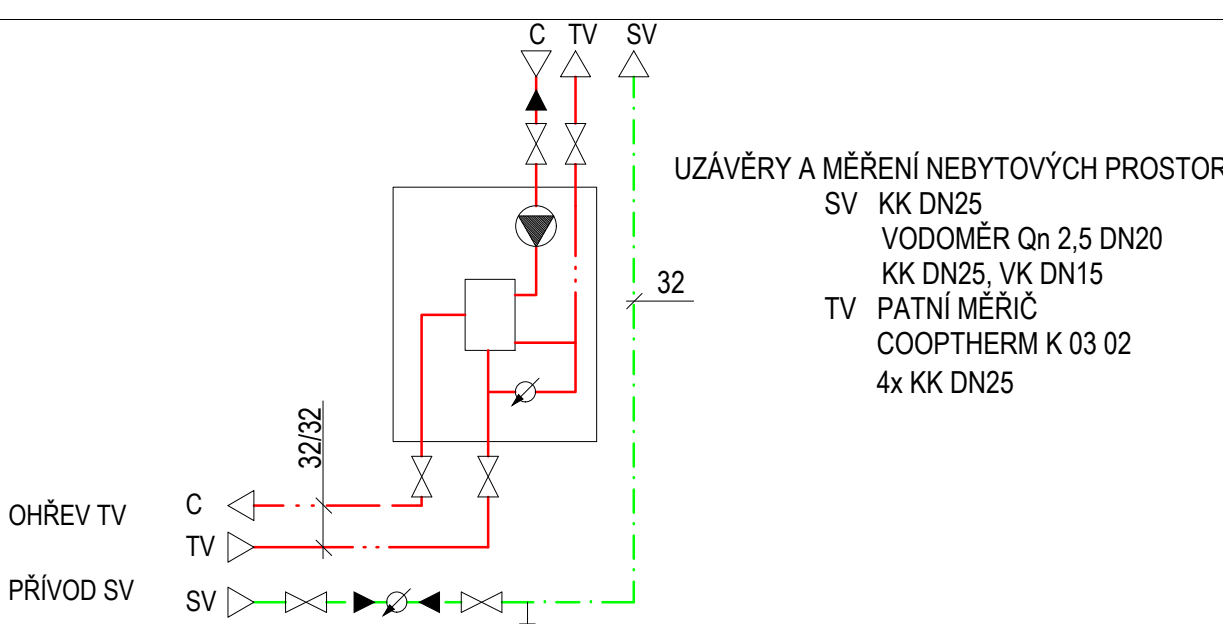

Projektant:	ING. JITKA KRPA TOVÁ	ING. JAN KRPA TOVÁ
Zodp. projektant:	ING. JAN KRPA TOVÁ	ING. JITKA KRPA TOVÁ
Objednatel:	Město Nymburk	Mladonova 3230 143 00 Praha 4
Stavba:	<b>SOUDNÍ 21/8 NYMBURK</b>	Datum: 11/2016
		Stupeň: 163112016
		Č. zakázky: CAD
Obsah:	<b>PŮDORYS 1.PP (SUTERÉN) VODOVOD</b>	Měřítko: 1:50 Číslo výkresu: 1