



BOLESLAVSKÁ TRŽDA

POZOR !!!
Stávající podzemní zařízení zakresleno pouze orientačně. Před započítím výkopových prací nutno nechat vytyčit !!!

Při styku podzemních i nadzemních zařízení dodržet zejména ČSN 73 6005 a ČSN 33 2000-5-52!!!!

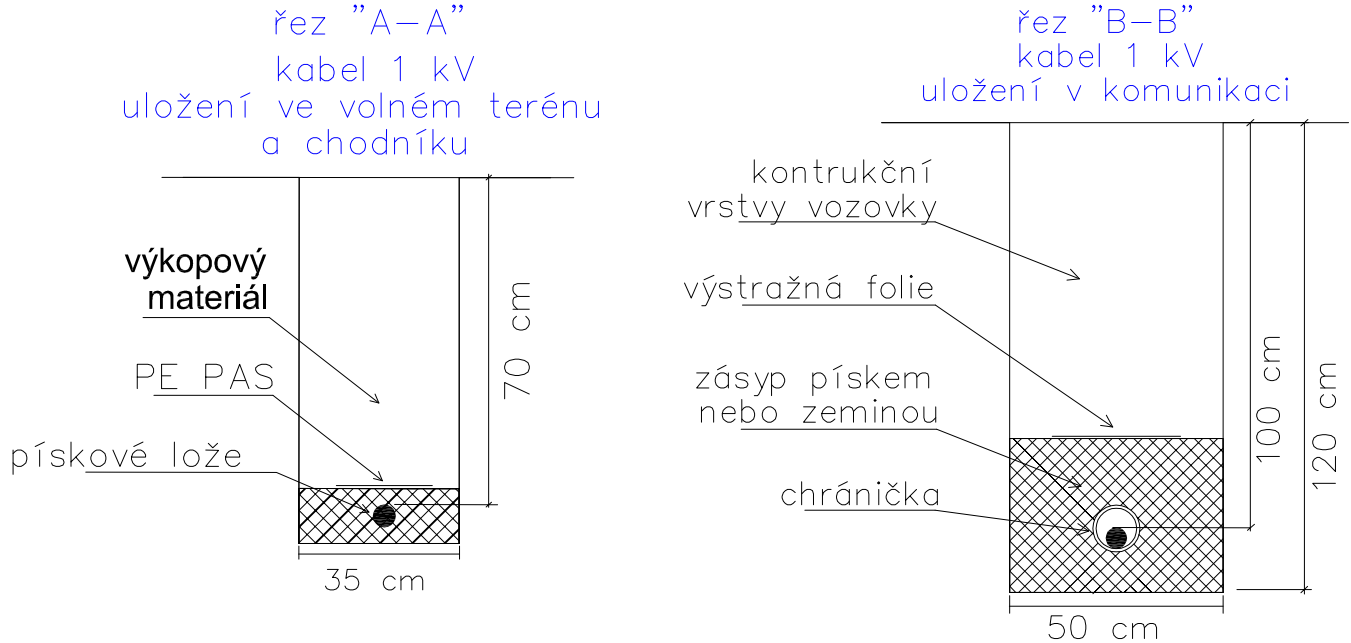

 
Při výkopových pracích není přístupné poškození větších kořenů a odstraňování kořenů o průměru větším než 30 mm. V případě otevřené rýhy, která nebude zasypana do 48 hodin, je nutné přistoupit k ochraně proti vysychání. Povrchové poškození kmene a kořenů je nutné ihned ošetřit fungicidním přípravkem. Požadujeme, aby po celou dobu stavebních a výkopových prací byl kmen stromů vhodným způsobem zabezpečen proti poškození (např. bednění) a dále aby byla kořenová zóna chráněna proti nežádoucímu ztuhnutí. Prováděcí firmu odkazujeme na ČSN 83 9061 - ochrana stromů, porostu a vegetačních ploch při stavebních pracích.



OBJEDNATEL <div></div> Město Nymburk Náměstí Přemyslovců 163 288 28 Nymburk tel. 325 501 101 e-mail: mail@meu-nrbk.cz		GENERÁLNÍ PROJEKTANT <div></div> HIGHWAY DESIGN, s.r.o. Okružní 948/7 500 03 Hradec Králové tel. +420 495 408 921 e-mail: ho@highwaydesign.cz		AUTORIZACE
NAZEV AKCE VEŘEJNÉ OSVĚTLENÍ - PARK V KOLONII ETAPA I				
VEDOUcí PROJEKTANT AKCE ING. JIŘÍ NYVLT				STUPEŇ DOKUMENTACE PRO PROVEDENÍ STAVBY
ZPRACOVATEL DOKUMENTACE PZ - elektro projekce PETR ZAHÁLKA Hořávek 289, 289 13 Hořávek pz-elektro@gmail.cz		STAVEBNÍ OBJEKT SO 401 ZODPOVĚDNÝ PROJEKTANT AKCE PETR ZAHÁLKA		
OBSAH PŘÍLOHY SO 401 - VEŘEJNÉ OSVĚTLENÍ - SITUACE STAVBY		MĚŘÍTKO 1 : 250		
ČÍSLO PŘÍLOHY VO - 01	VERZE	DATUM LEDEN 2021	ČÍSLO ZAKÁZKY 050_10-20	FORMÁT 840x594

ETAPA I - Vnitroblok 1 - u bytových domů - ohraničený ulicemi Boleslavská třída, V Kolonii, Husova a 2. Května
ETAPA II - Vnitroblok 2 - u „čtvrtádků“ - ohraničený ulicemi V Kolonii, Husova, Hálkova a 2. Května

LEGENDA:

- VO — nová trasa kabelu CYKY-J 4x16 a drátu FeZn pr.10
- S1  nový stožár
-  stávající stožár veřejného osvětlení
- - - VO - stávající trasa kabelu VO
-  chránička - kopoflex pr.63mm

Typ 1 - 1 xLED-HB 550-10200 lm-4S/830,DM 10, 1944/2400lm,19,5W - 2ks
Typ 2 - 1 xLED-HB 550-10200 lm-4S/830,DM 10, 1404/1800lm,19,5W - 10ks
Typ 3 - 1 xLED-HB 550-10200 lm-4S/830,DX 10, 3760/4700lm,19,5W - 5ks

