


čp.1616

čp.1615

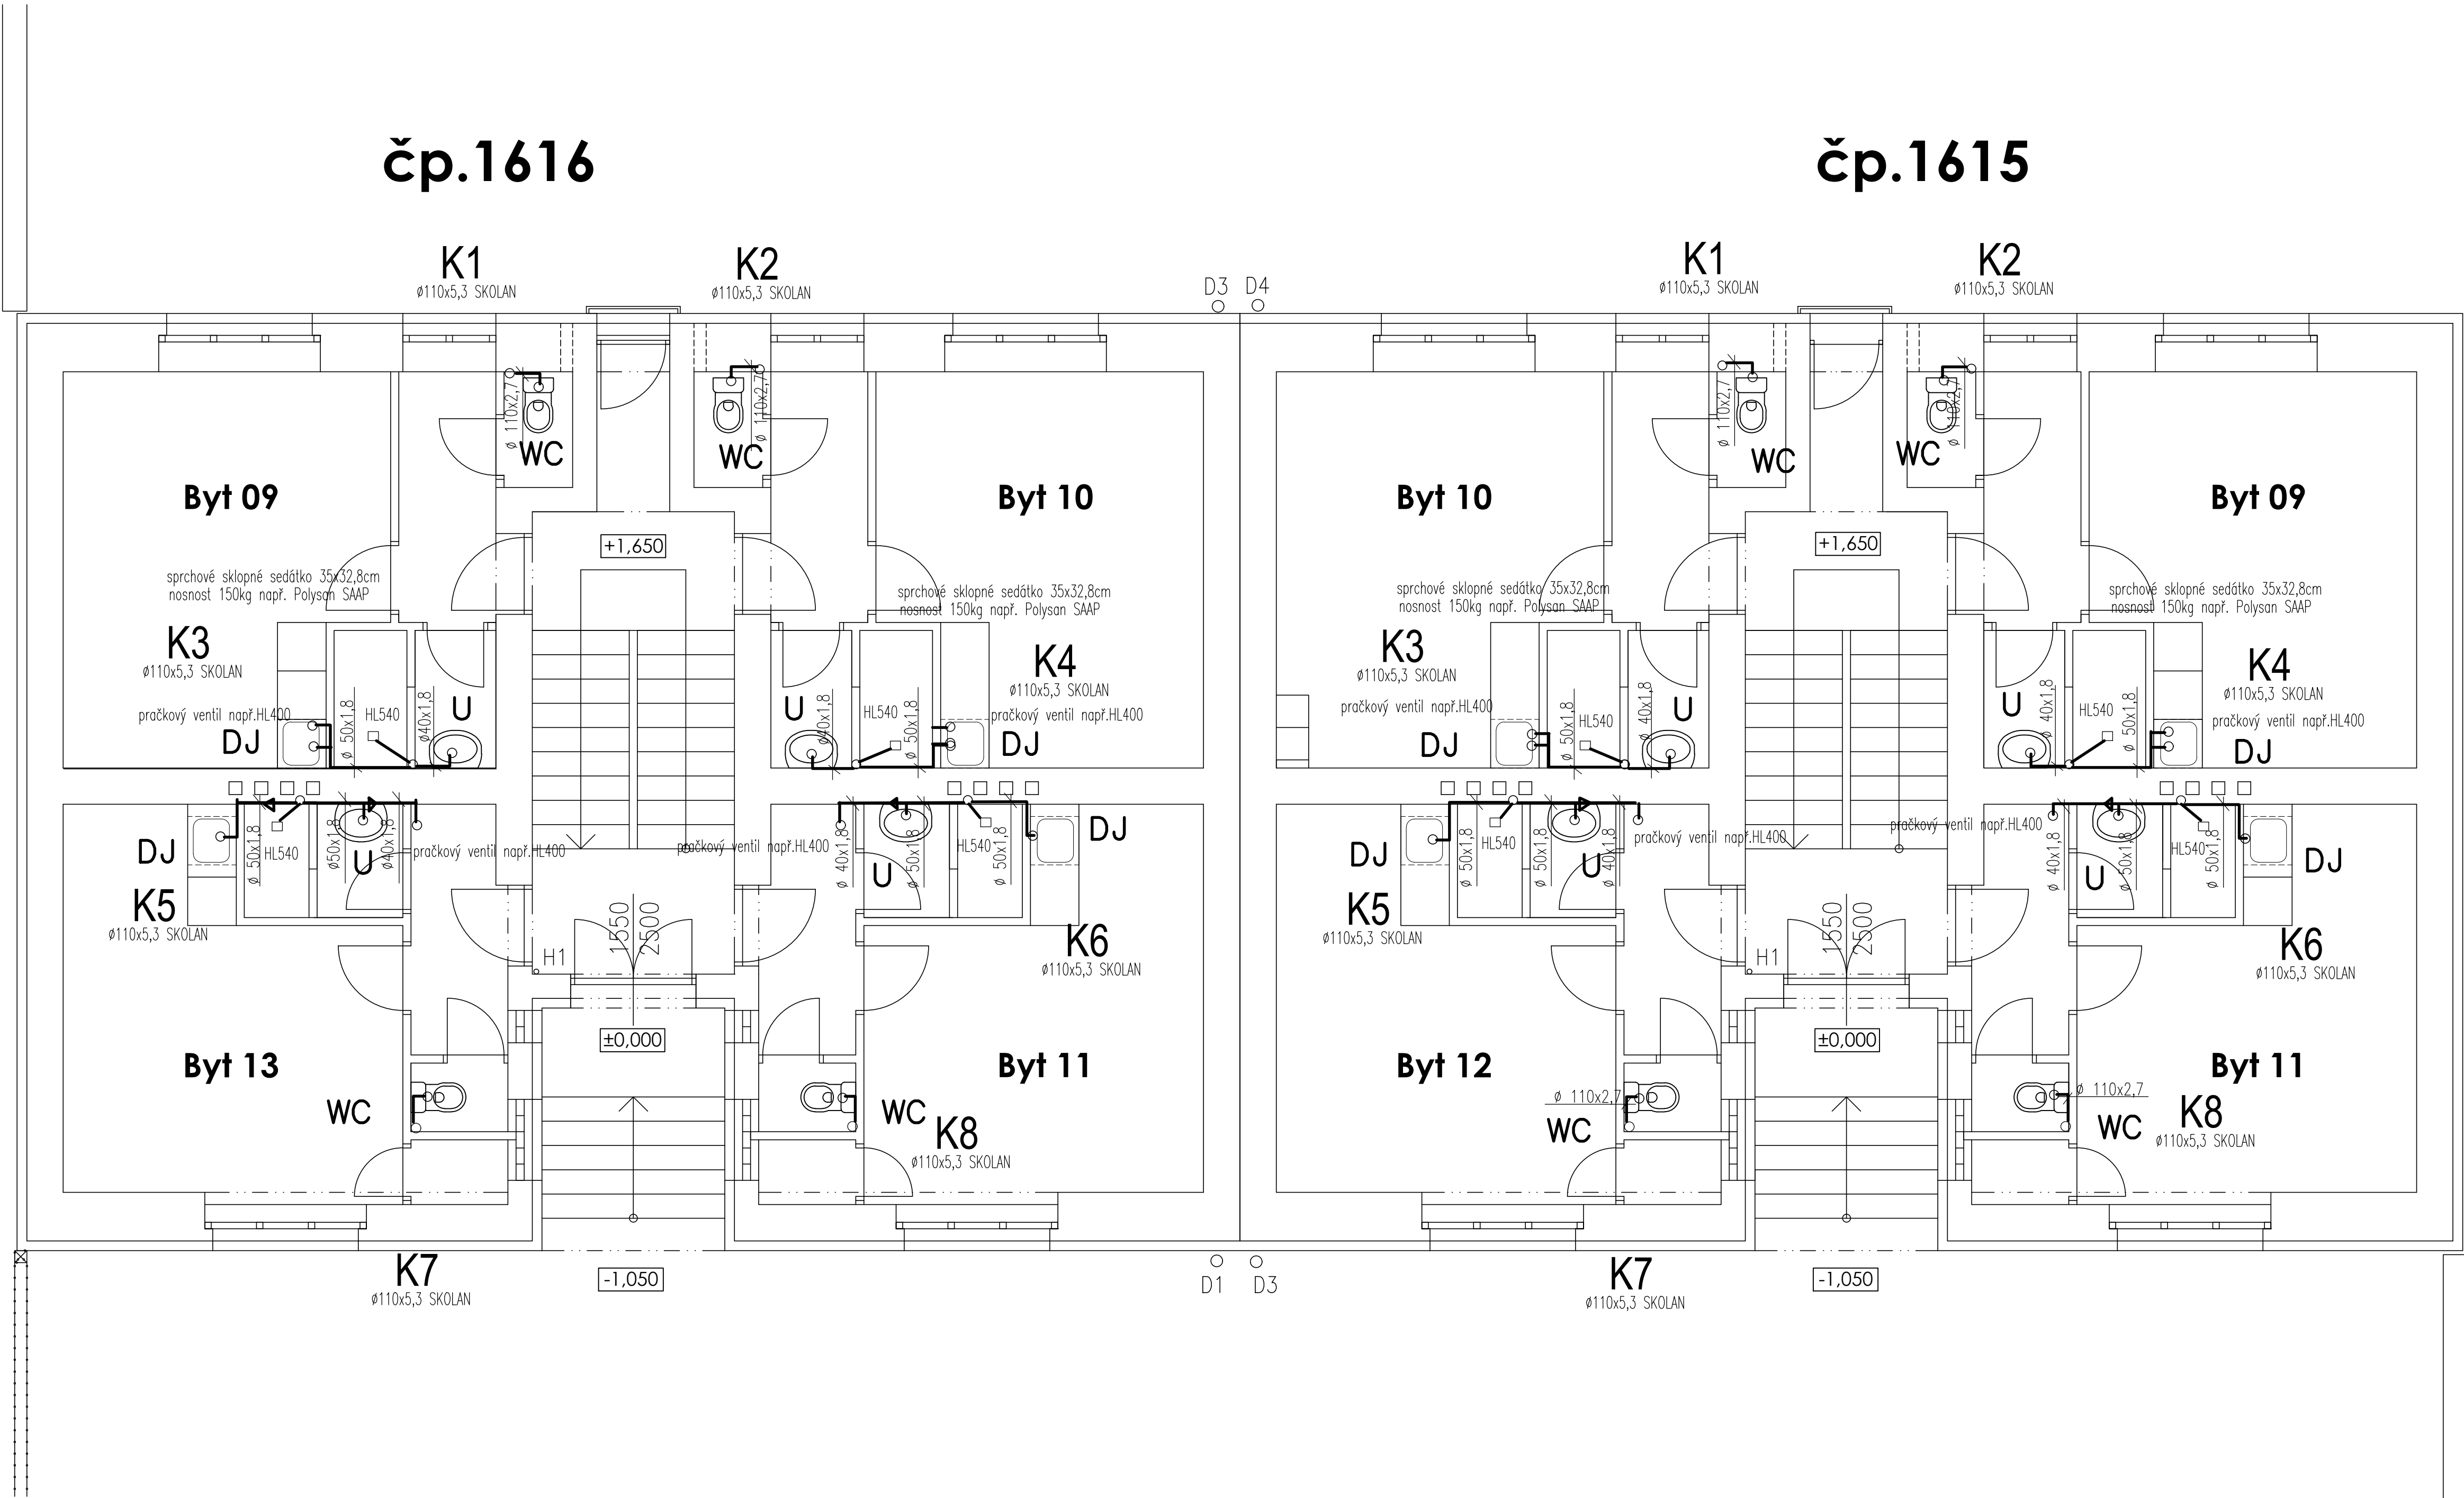

LEGENDA:

- U umývadlo 55cm s krytem např.DEEP BY č.81261.2+81961.1
- WC kombiWC se zvýšenou výškou vč.sedátko a nádržky, vodorovný odpad, např. DEEP BY 82361.6
- DJ nerez.dřez – součást vybavení, ZU

AKCE: VÝMĚNA ROZVODŮ ZTI, čp.1615 a 1616				PROJEKTOVÝ STUPEŇ: DZS	
INVESTOR: Město Nymburk Náměstí Přemyslovců 163, Nymburk IČ: 00039 500 DIČ: CZ000239 500 telefon: 325 501 111 e-mail: mail@meu-nbk.cz				PROJEKTANT: UBIQUIST VS Jaramkova 67 128 00 Praha 2 - Nusle IČ: 67268463 E-MAIL: ubiquist@ubiquist.cz	
ZODP. PROJEKT: Ing. David Rufer				AUTORIZAČNÍ RAZÍTKO:	
VYPRACOVAL: Ing. Zuzana Soukalová				PŘÍLOHA Č.:	
DATUM: 11/2021				SLOŽKA: D1.4	
VÝKRES: ZI- KANALIZACE-PŮDORYS I.NP				VČ.: 2	
MĚŘÍTKO: 1:50				ČÍSLO: 56/2021	
FORMÁT: 8x A4				ČÁST DOKUMENTACE: Technika prostředí staveb	