


čp.1616

čp.1615

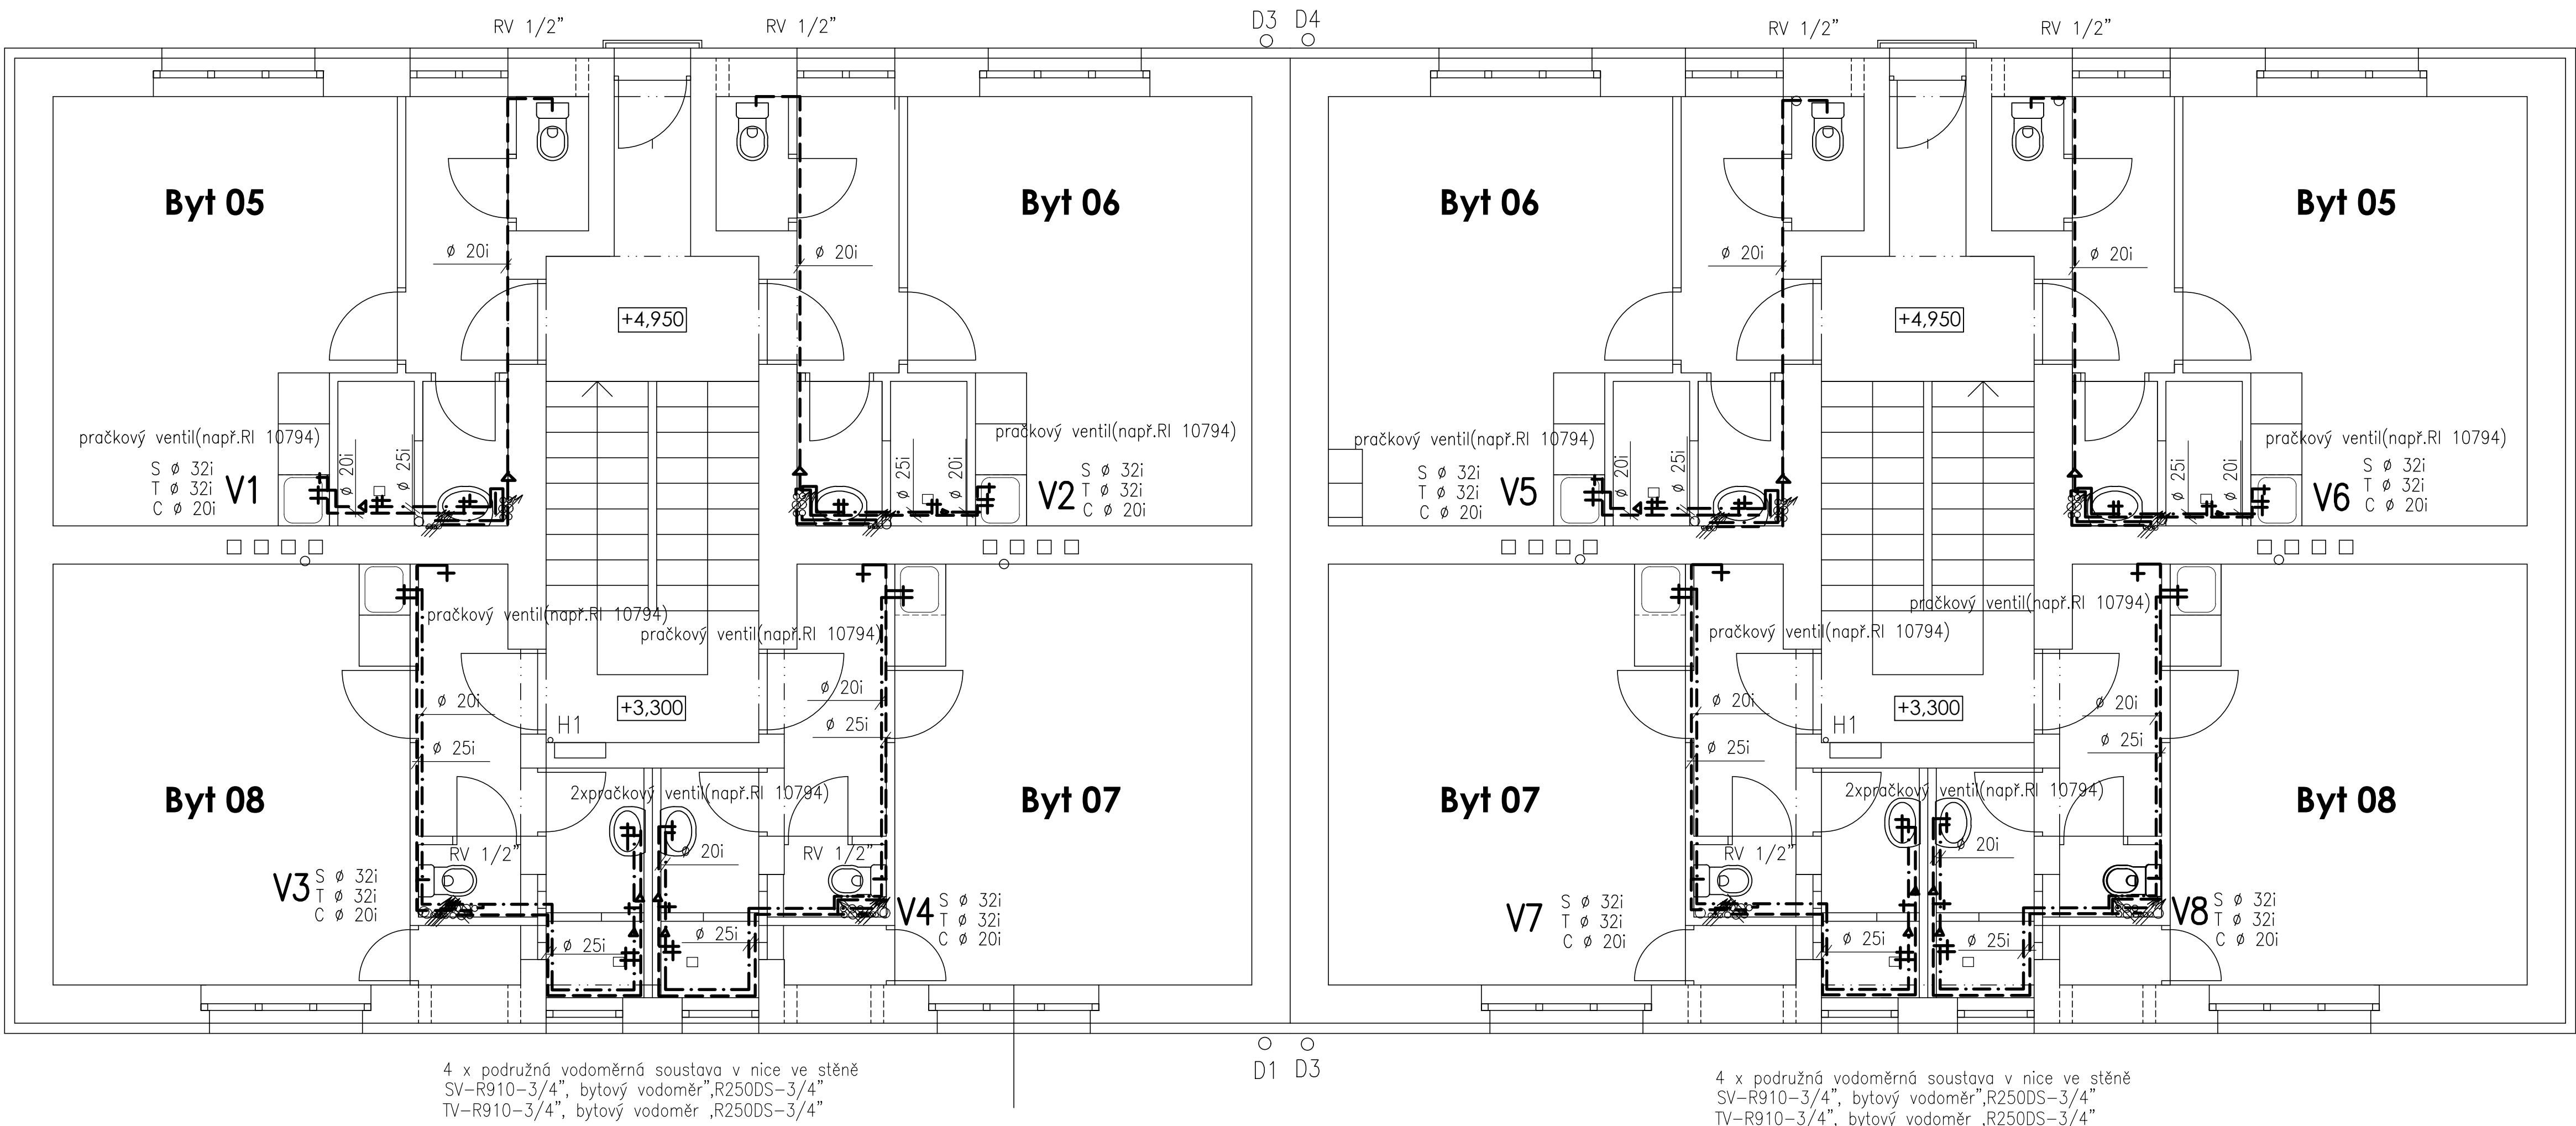

- Umývadlo– stoj.baterie s otoč.ramínkem např.POLAR LIFE PL–L15
- dřez– stojánková dřezová baterie např.POLAR LIFE PL–L05  
2xRV1314–1/2"
- sprcha–sprchová nástěn.baterie sprch.komplet s mýdelníkem  
např.POLAR LIFE PL–L80B+SK505
- Potrubí vícevrstvé PP–RCT( např. FIBER BALAST PLUS)

NÁZEV: VÝMĚNA ROZVODŮ ZTI, čp.1615 a 1616		PROJEKTOVÝ STUPEŇ: DZS	
INVESTOR: Město Nymburk Náměstí Přemyslovců 163, Nymburk IČ: 00239 500 DIČ: CZ00239 500 telefon: 325 501 111 e-mail: mmi@mey-ntbk.cz		PROJEKTANT: UBIQUIST Jaramkova 67 128 00 Praha 2 - Nusle IČ: 67298463 TEL.: 222 560 353 E-MAIL: ubiquest@ubiquest.cz	
AUTORIZAČNÍ RAZÍTKO:		PŘÍKAZNÍK:	
ZODP. PROJEKT: Ing. David Ruter		SLOŽKA:	
VYPRACOVAL: Ing. Zuzana Soukalová		D1.4	
DATUM: 11/2021		VČ:	
MĚŘÍTKO: 1:50		7	
Č. ZAKÁZKY: 56/2021		ČÁST DOKUMENTACE:	
FORMÁT: Bx A4		Technika prostředí staveb	
VÝKRES:		ZTI- VODOVOD-PŮDORYS 2.NP	