



### SEZNAM PŘÍLOH:

- D.1.1.1 Půdorys umývárny
- D.1.1.2 Vizualizace umývárny
- D.1.4.1.1 Půdorys umývárny - vodovod
- D.1.4.1.2 Půdorys umývárny - kanalizace
- D.1.4.2.1 Půdorys umývárny - elektroinstalace

akce:  
**Projektové práce - návrh přemístění umývárny**  
na oddělení chirurgie Nemocnice Nymburk, s.r.o.

datum:  
08/2020

stupeň dokumentace:  
DPS

  
**Web:** <https://architektpetrak.cz>



investor:  
Nemocnice Nymburk s.r.o.  
Boleslavská třída 425/9, 288 01 Nymburk

vypracoval:  
Marek Roch




odpovědný projektant:  
Ing. arch. Pavel Petrák

**Adresa:** Hlavní třída 279/7  
35301 Mariánské Lázně  
**Tel.:** +420 737 984 812  
**E-mail:** pav.petrak@gmail.com
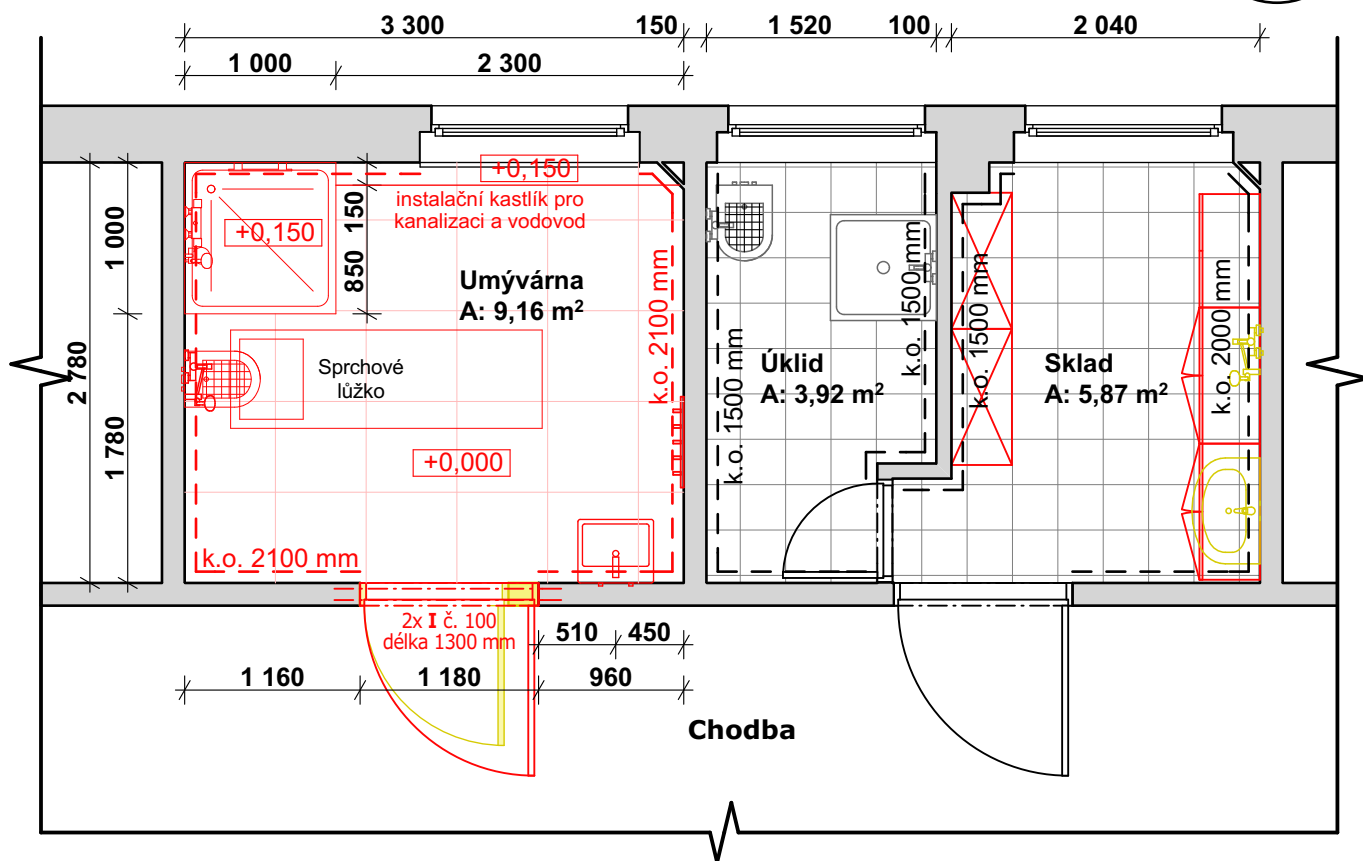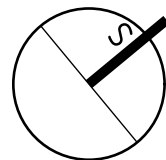
# DOKUMENTACE PRO REALIZACI STAVBY



## LEGENDA

-  Stávající konstrukce
-  Bourané konstrukce
-  Navrhované konstrukce

### Poznámka:

Stávající keramická dlažba v místnosti umývárny bude sejmuta spolu s podkladním lepidlem, až na betonový podklad. Stejně tak stávající obklad stěn.

Bude provedena nová nátěrová izolace podlahy a stěn. V místě sprchového koutu do výšky 2100 mm a stěny u sprchového lůžka do výšky 1500 mm. Dále je navrženo položení nové keramické dlažby a obkladových dlaždiček do výšky 2100 mm.

Instalační kaslík pro rozvod kanalizace a vodovodu bude vyzděn z tvárnic pro obezdívky Ytong tl. 50 mm a zaklopen deskou cetris tl. 20 mm. Tvárnice i deska budou natřeny nátěrovou hydroizolací a obloženy obkladem a sjednoceny tak s povrchem stěn.

akce:  
**Projektové práce - rekonstrukce místnosti umývárny**  
Oddělení Chirurgie Nymburk, s.r.o.

datum: 08/2020  
stupeň dokumentace: DPS



**Web:** <https://architektpetrak.cz>  
**Adresa:** Hlavní třída 279/7  
35301 Mariánské Lázně  
**Tel.:** +420 737 984 812  
**E-mail:** pav.petrak@gmail.com

investor:  
Nemocnice Nymburk s.r.o.  
Boleslavská třída 425/9, 288 01 Nymburk

vypracoval:  
Marek Roch


odpovědný projektant:  
Ing. arch. Pavel Petrák

část:  
D.1.1. Architektonicko-stavební část

měřítko: 1:50  
název výkresu: **Půdorys umývárny**

číslo výkresu:  
**D.1.1.1**

## PŮDORYS ŘEŠENÉ MÍSTNOSTI - M 1:50

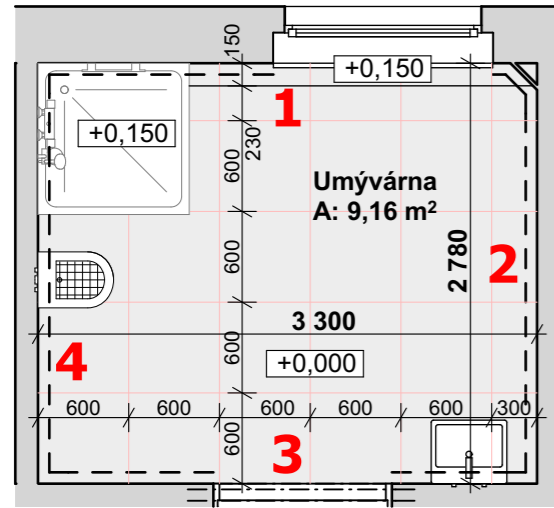

## ZAŘIZOVACÍ PŘEDMĚTY

### Umyvadlo



Značka: Roca  
Typ: The Gap  
Rozměry: 50x42x17 cm

### Umyvadlová baterie




Značka: Optima  
Typ: Valeta  
Materiál: chrom lesklý

### Výlevka závěsná



Značka: Jika  
Typ: Mira  
Materiál: keramika bílá  
Rozměry: 51x43,5x40,7 cm

### Sprchový kout

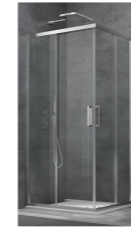

Značka: Siko  
Typ: Tex  
Rozměry: 100x100x190 cm  
Materiál: Chrom lesklý  
Sklo: čiré  
Otevírání: otvíravé

### Sprchová vanička



Značka: Roth  
Typ: Flat Kvadro  
Rozměry: 100x100 cm  
Materiál: akrylát bílý

### Sprchová baterie



Značka: Optima  
Typ: Valeta  
Materiál: chrom lesklý


### Sprchový set



Značka: Optima  
Typ: Comfort OPS070  
Materiál: chrom lesklý

## MATERIÁLOVÉ ŘEŠENÍ

### Dlažba

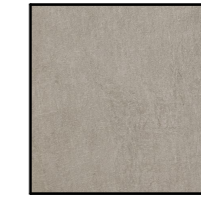


Keramická dlažba  
- výměra podlaha: 9,16 m<sup>2</sup>  
- výměra stěny: 3,8 m<sup>2</sup>  
- rozměr dlaždice: 60x60x2 cm  
- typ: Peak Pearl

### Obklady



Keramický obklad z dlaždic  
- výměra: 16,86 m<sup>2</sup>  
- rozměr dlaždice: 60x30x2 cm  
- typ: Chald Bianco


### Stěny

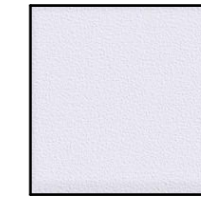


Vnitřní štuková sádrová omítka  
- výměra: 13,25 m<sup>2</sup>  
- výmalba: bílá barva

## INTERIÉROVÉ POHLEDY - M 1:50


### POHLED 1

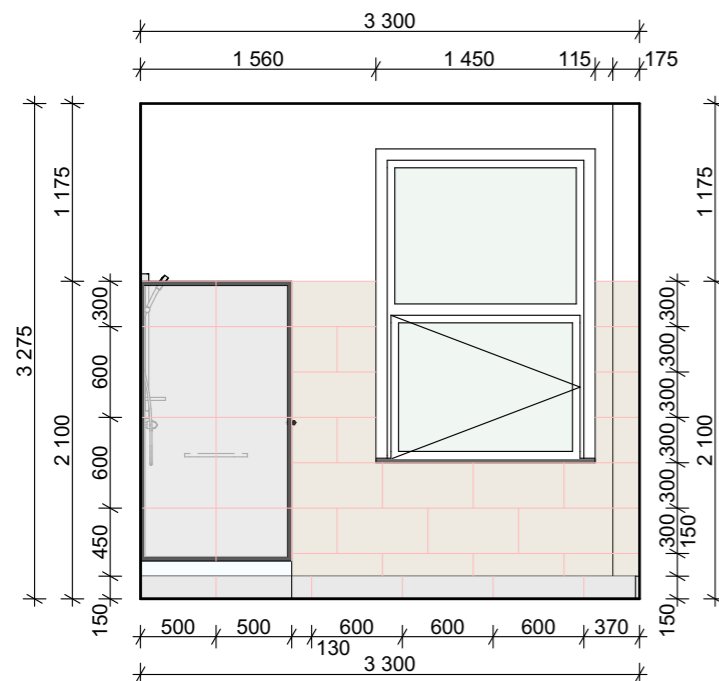


### POHLED 2

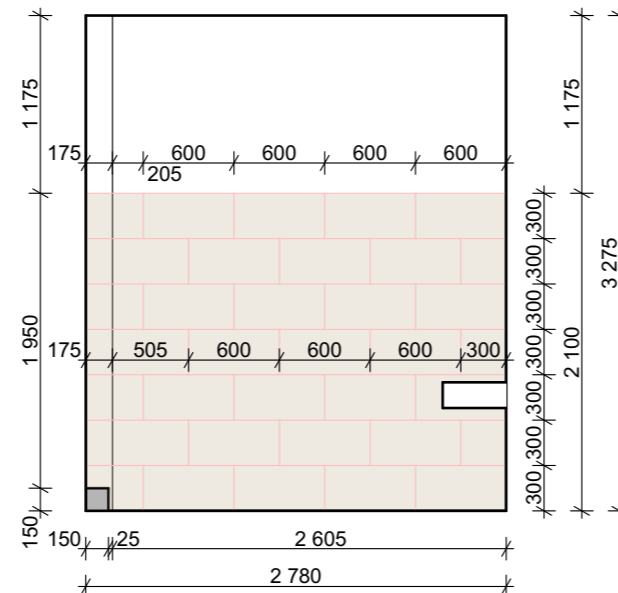

### POHLED 3

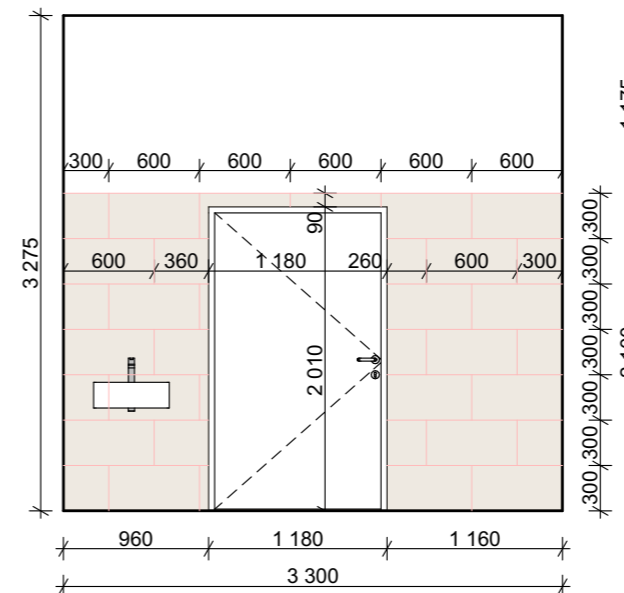

### POHLED 4

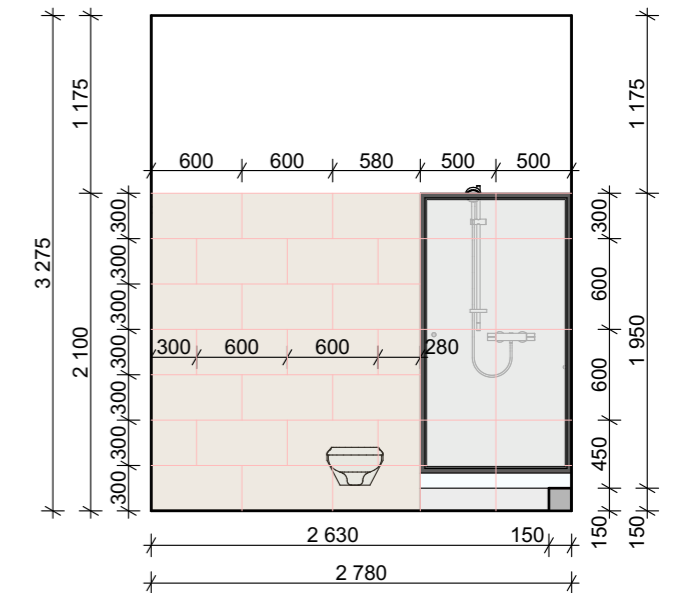

### Poznámka:

Veškeré rozměry nutno ověřit na stavbě

akce:  
**Projektové práce - rekonstrukce místnosti umývárny**  
Oddělení Chirurgie Nymburk, s.r.o.

datum:  
08/2020

stupeň dokumentace:  
DPS

**Web:** <https://architektpetrak.cz>  
**Adresa:** Hlavní třída 279/7  
35301 Mariánské Lázně  
**Tel.:** +420 737 984 812  
**E-mail:** pav.petrak@gmail.com

investor:  
Nemocnice Nymburk s.r.o.  
Boleslavská třída 425/9, 288 01 Nymburk


vypracoval:  
Marek Roch

odpovědný projektant:  
Ing. arch. Pavel Petrák

část:  
D.1.1. Architektonicko-stavební část

měřítko: **1:50**  
název výkresu: **Půdorys a inter. pohledy se spárořezem**

číslo výkresu: **D.1.1.2**

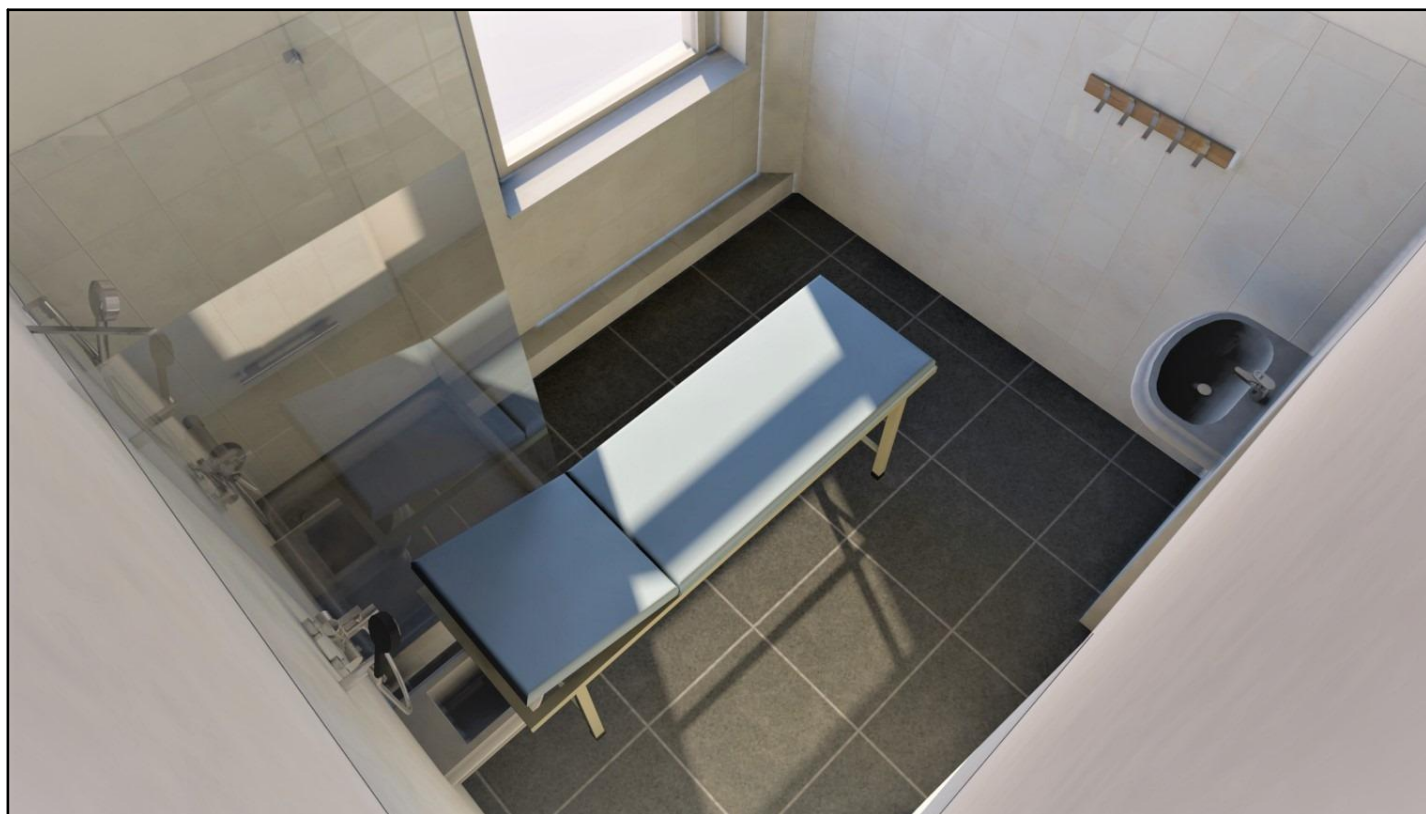

akce:  
**Projektové práce - rekonstrukce místnosti umývárny**  
Oddělení Chirurgie Nymburk, s.r.o.

datum:  
08/2020

stupeň dokumentace:  
DPS



**Web:** <https://architektpetrak.cz>  
**Adresa:** Hlavní třída 279/7  
35301 Mariánské Lázně  
**Tel.:** +420 737 984 812  
**E-mail:** pav.petrak@gmail.com

investor:  
Nemocnice Nymburk s.r.o.  
Boleslavská třída 425/9, 288 01 Nymburk

vypracoval:  
Marek Roch



odpovědný projektant:  
Ing. arch. Pavel Petrák

část:  
D.1.1. Architektonicko-stavební část





měřítko:      název výkresu:

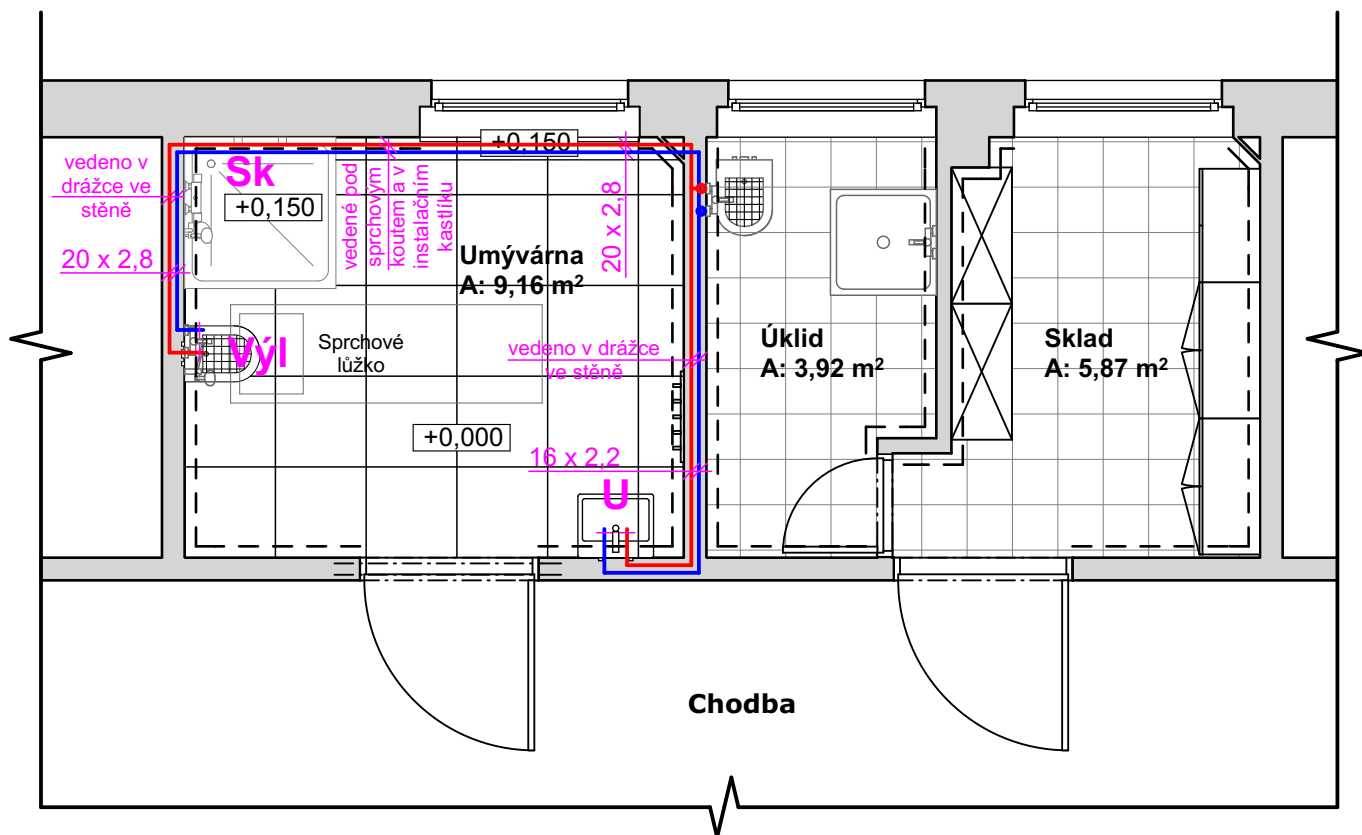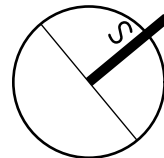**Vizualizace umývárny**

číslo výkresu:  
**D.1.1.3**



## LEGENDA PRVKŮ

-  Ležaté vedení vodovodu, PVC
  - vedené v drážce ve stěně
  - vedené pod vaničkou sprchového koutu
  - a v instalačním kastlíku podél stěny
-  Umyvadlo
-  Sprchový kout
-  Výlevka pro vývod odtoku ze sprchového lůžka
  - nad výlevkou je navržena sprchová baterie

akce:  
**Projektové práce - rekonstrukce místnosti umývárny**  
Oddělení Chirurgie Nymburk, s.r.o.

datum:  
08/2020

stupeň dokumentace:  
DPS



**Web:** <https://architektpetrak.cz>  
**Adresa:** Hlavní třída 279/7  
35301 Mariánské Lázně  
**Tel.:** +420 737 984 812  
**E-mail:** pav.petrak@gmail.com

investor:  
Nemocnice Nymburk s.r.o.  
Boleslavská třída 425/9, 288 01 Nymburk

vypracoval:  
Marek Roch



odpovědný projektant:  
Ing. arch. Pavel Petrák

část:  
D.1.4.1. Zdravotně technické instalace





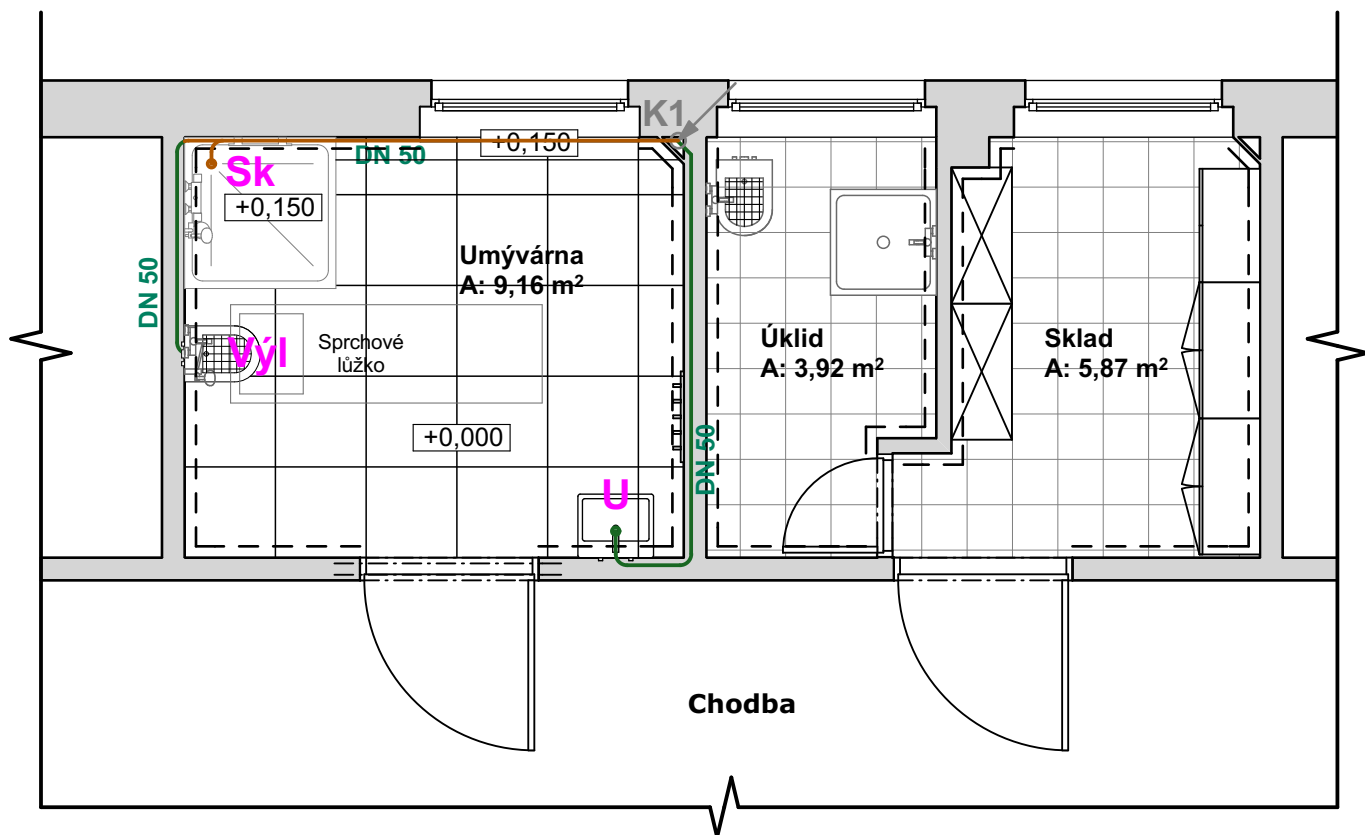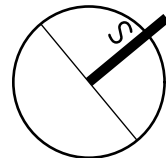

měřítko: **1:50** | název výkresu:  
**Půdorys umývárny - vodovod**

číslo výkresu:  
**D.1.4.1.1**





### LEGENDA PRVKŮ

-  Ležaté vedení kanalizace, PVC DN 50  
- v drážce ve stěně
-  Ležaté vedení kanalizace, PVC DN 50  
- vedené pod vaničkou sprchového koutu  
a v instalačním kastlíku podél stěny
-  U Umyvadlo
-  Sk Sprchový kout
-  SI Výlevka pro vývod odtoku ze sprchového lůžka  
- nad výlevkou je navržena sprchová baterie
-  K1 Stávající stoupací potrubí DN 100 mm

akce:  
**Projektové práce - rekonstrukce místnosti umývárny**  
Oddělení Chirurgie Nymburk, s.r.o.

datum:  
08/2020

stupeň dokumentace:  
DPS



**Web:** <https://architektpetrak.cz>  
**Adresa:** Hlavní třída 279/7  
35301 Mariánské Lázně  
**Tel.:** +420 737 984 812  
**E-mail:** pav.petrak@gmail.com

investor:  
Nemocnice Nymburk s.r.o.  
Boleslavská třída 425/9, 288 01 Nymburk



vypracoval:  
Marek Roch

odpovědný projektant:  
Ing. arch. Pavel Petrák





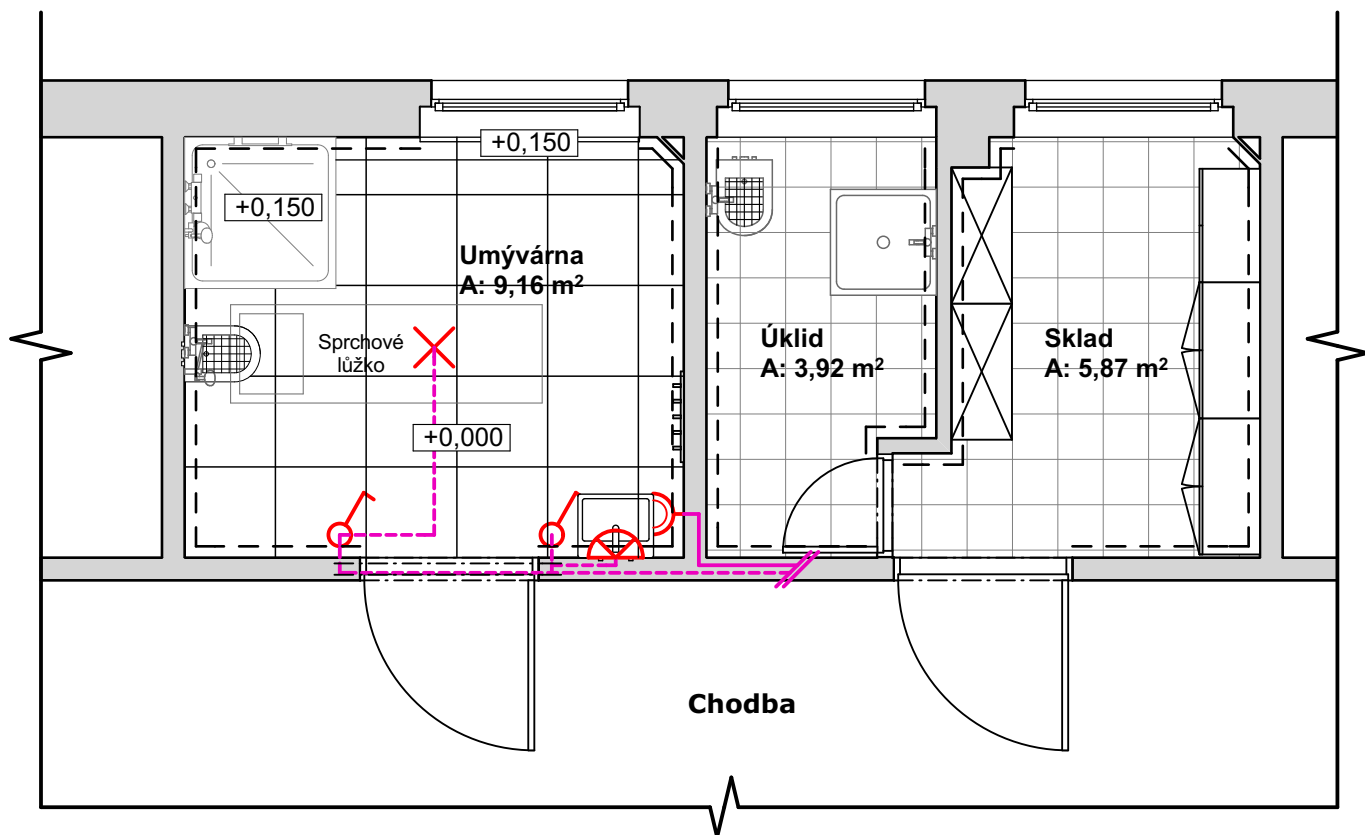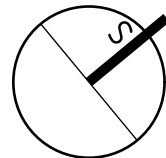

část:  
D.1.4.1. Zdravotně technické instalace

měřítko: **1:50** | název výkresu:  
**Půdorys umývárny - kanalizace**

číslo výkresu:  
**D.1.4.1.2**



### LEGENDA PRVKŮ

-  Rozvody zásuvkového okruhu  
- napojeno na stávající zásuvkový okruh
-  Rozvody světelného okruhu  
- napojeno na stávající světelný okruh
-  LED svítidlo stropní, 24 W
-  LED svítidlo nástěnné, 9 W
-  Vypínač jednopólový
-  Dvozásuvka 10/16A, 230 V

Elektroinstalace bude napojena na stávající rozvod elektroinstalace v prostoru místnosti úklidu.

akce:  
**Projektové práce - rekonstrukce místnosti umývárny**  
Oddělení Chirurgie Nymburk, s.r.o.

datum:  
08/2020

stupeň dokumentace:  
DPS



**Web:** <https://architektpetrak.cz>  
**Adresa:** Hlavní třída 279/7  
35301 Mariánské Lázně

investor:  
Nemocnice Nymburk s.r.o.  
Boleslavská třída 425/9, 288 01 Nymburk

vypracoval:  
Marek Roch

odpovědný projektant:  
Ing. arch. Pavel Petrák

**Tel.:** +420 737 984 812  
**E-mail:** pav.petrak@gmail.com

část:  
D.1.4.3. Silnoproudé elektroinstalace

měřítko: | název výkresu:

**1:50**

**Půdorys umývárny - elektroinstalace**

číslo výkresu:

**D.1.4.2.1**