 




Rozdělovač/sběrač
dle původního projektu



Předávací stanice CZT
Systherm
půdorys



| | |
|---------------|----------------------|
| těleso | 030 |
| specifikace | 11-050080-50 |
| ventil | V exact II s hlavicí |
| dim.ventilu | 10 |
| prov.ventilu | R |
| nast.ventilu | 5,3 |
| šroubení | Regulux |
| dim.šroubení | 10 |
| prov.šroubení | R |
| nast.šroubení | 1,2 |
| hlavice | B 2500 |

Otopné těleso - půdorys, popis

031
15°C

Značení vytápěné místnosti
návrhová teplota dle původního projektu



Potrubí otopné větve A-D
původní, beze změny



Potrubí otopné větve A-D
nové propojení



Potrubí otopné větve B-C
původní, beze změny



Potrubí otopné větve B-C
nové propojení



Potrubí plastové, vedené v podlaze
napojení otopných těles
převzato z původní projektové dokumentace



Dimenze potrubí


CO





Skříň bytového rozdělovače
- značení
- půdorys
- pohled (schéma)




Stoupační potrubí
- značení
- půdorys
- kóta


| | | | | |
|---|----------------------------------|---|------------------------|----------------------|
| ZODPOVĚDNÝ PROJEKTANT Ing. Pavel Javůrek | VYPRACOVAL Ing. Pavel Javůrek |  Ing. Pavel Javůrek U Závor 1667 288 02 Nymburk telefon +420 603 179 542 | | |
| PODPIS | PODPIS | | | |
| INVESTOR Město Nymburk Náměstí Přemyslovců 163, Nymburk 288 02 | | | DATUM červenec 2020 | |
| AKCE ADAPTACE OTOPNÉHO SYSTÉMU PANORAMA NYMBURK SOUDNÍ 21 | | | STUPEŇ DPS | |
| | | | ČÍSLO ZAKÁZKY 20012 | |
| MÍSTO Soudní 21 Nymburk 288 02 | | | OBJEKT 21 | |
| ČÁST VYTÁPĚNÍ | | | MĚŘÍTKO ----- | ČÍSLO VÝKRESU 000 |
| OBSAH LEGENDA K VÝKRESOVÉ DOKUMENTACI | | | | PARE XX |

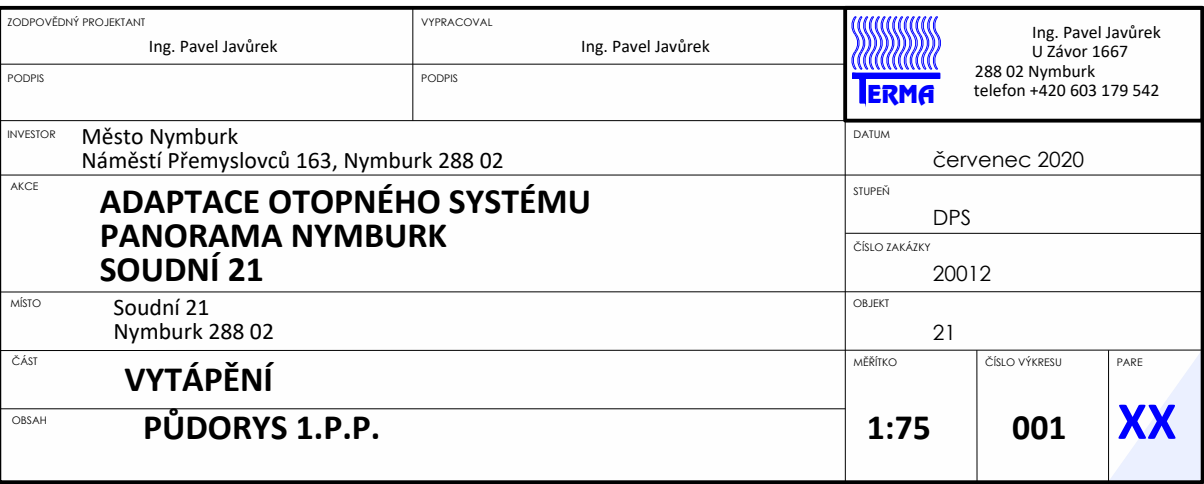

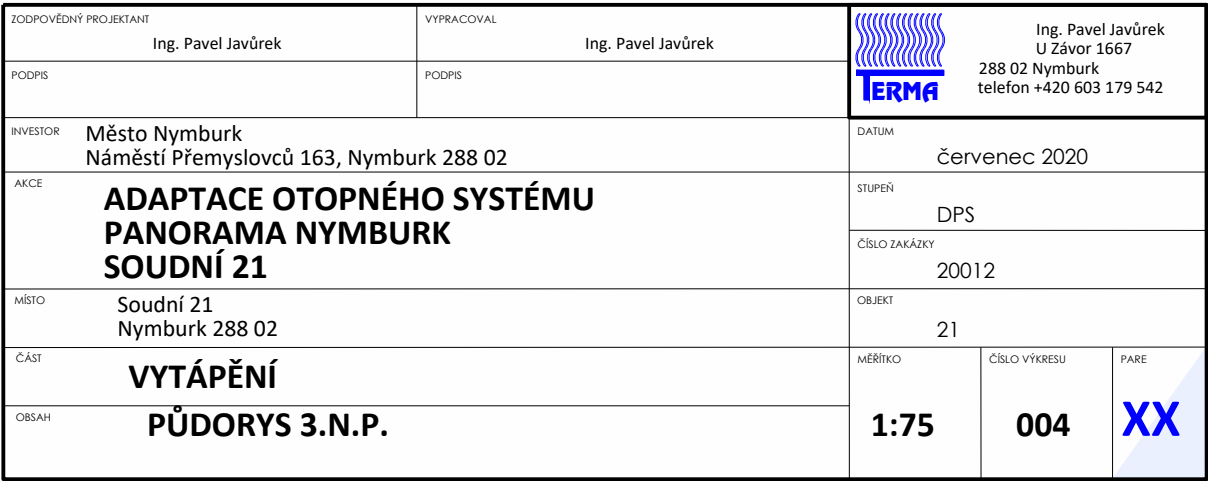
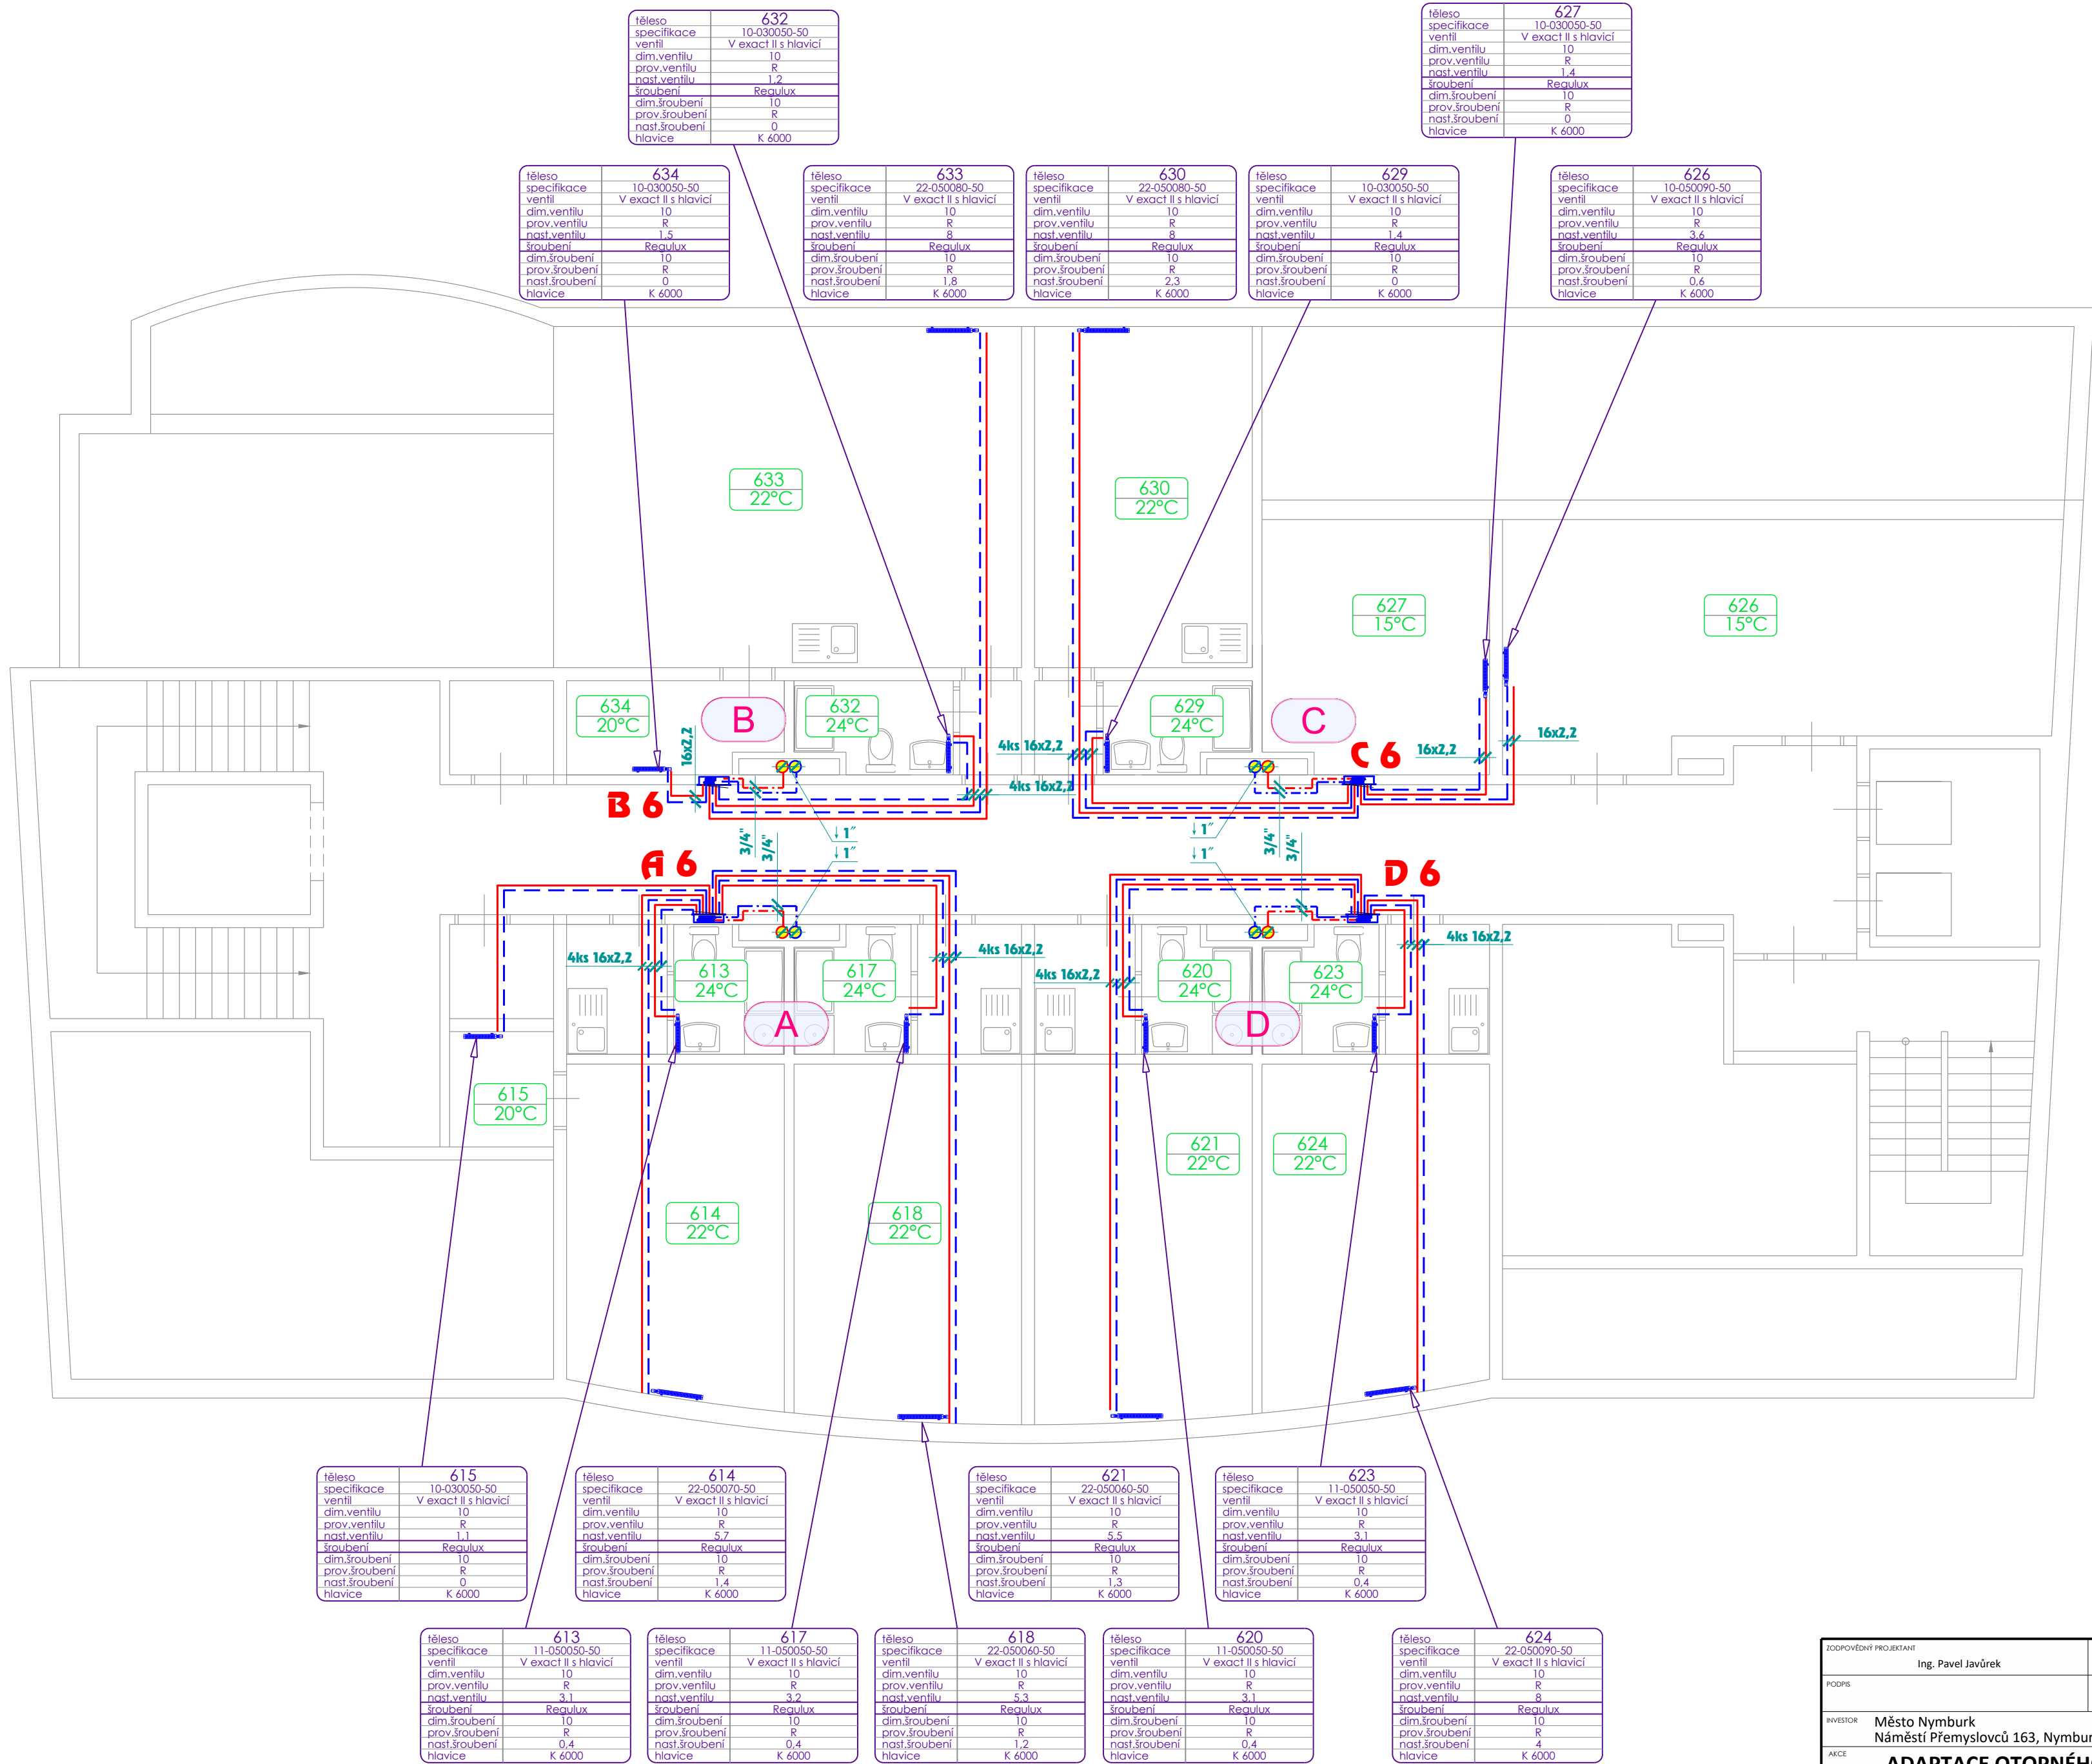


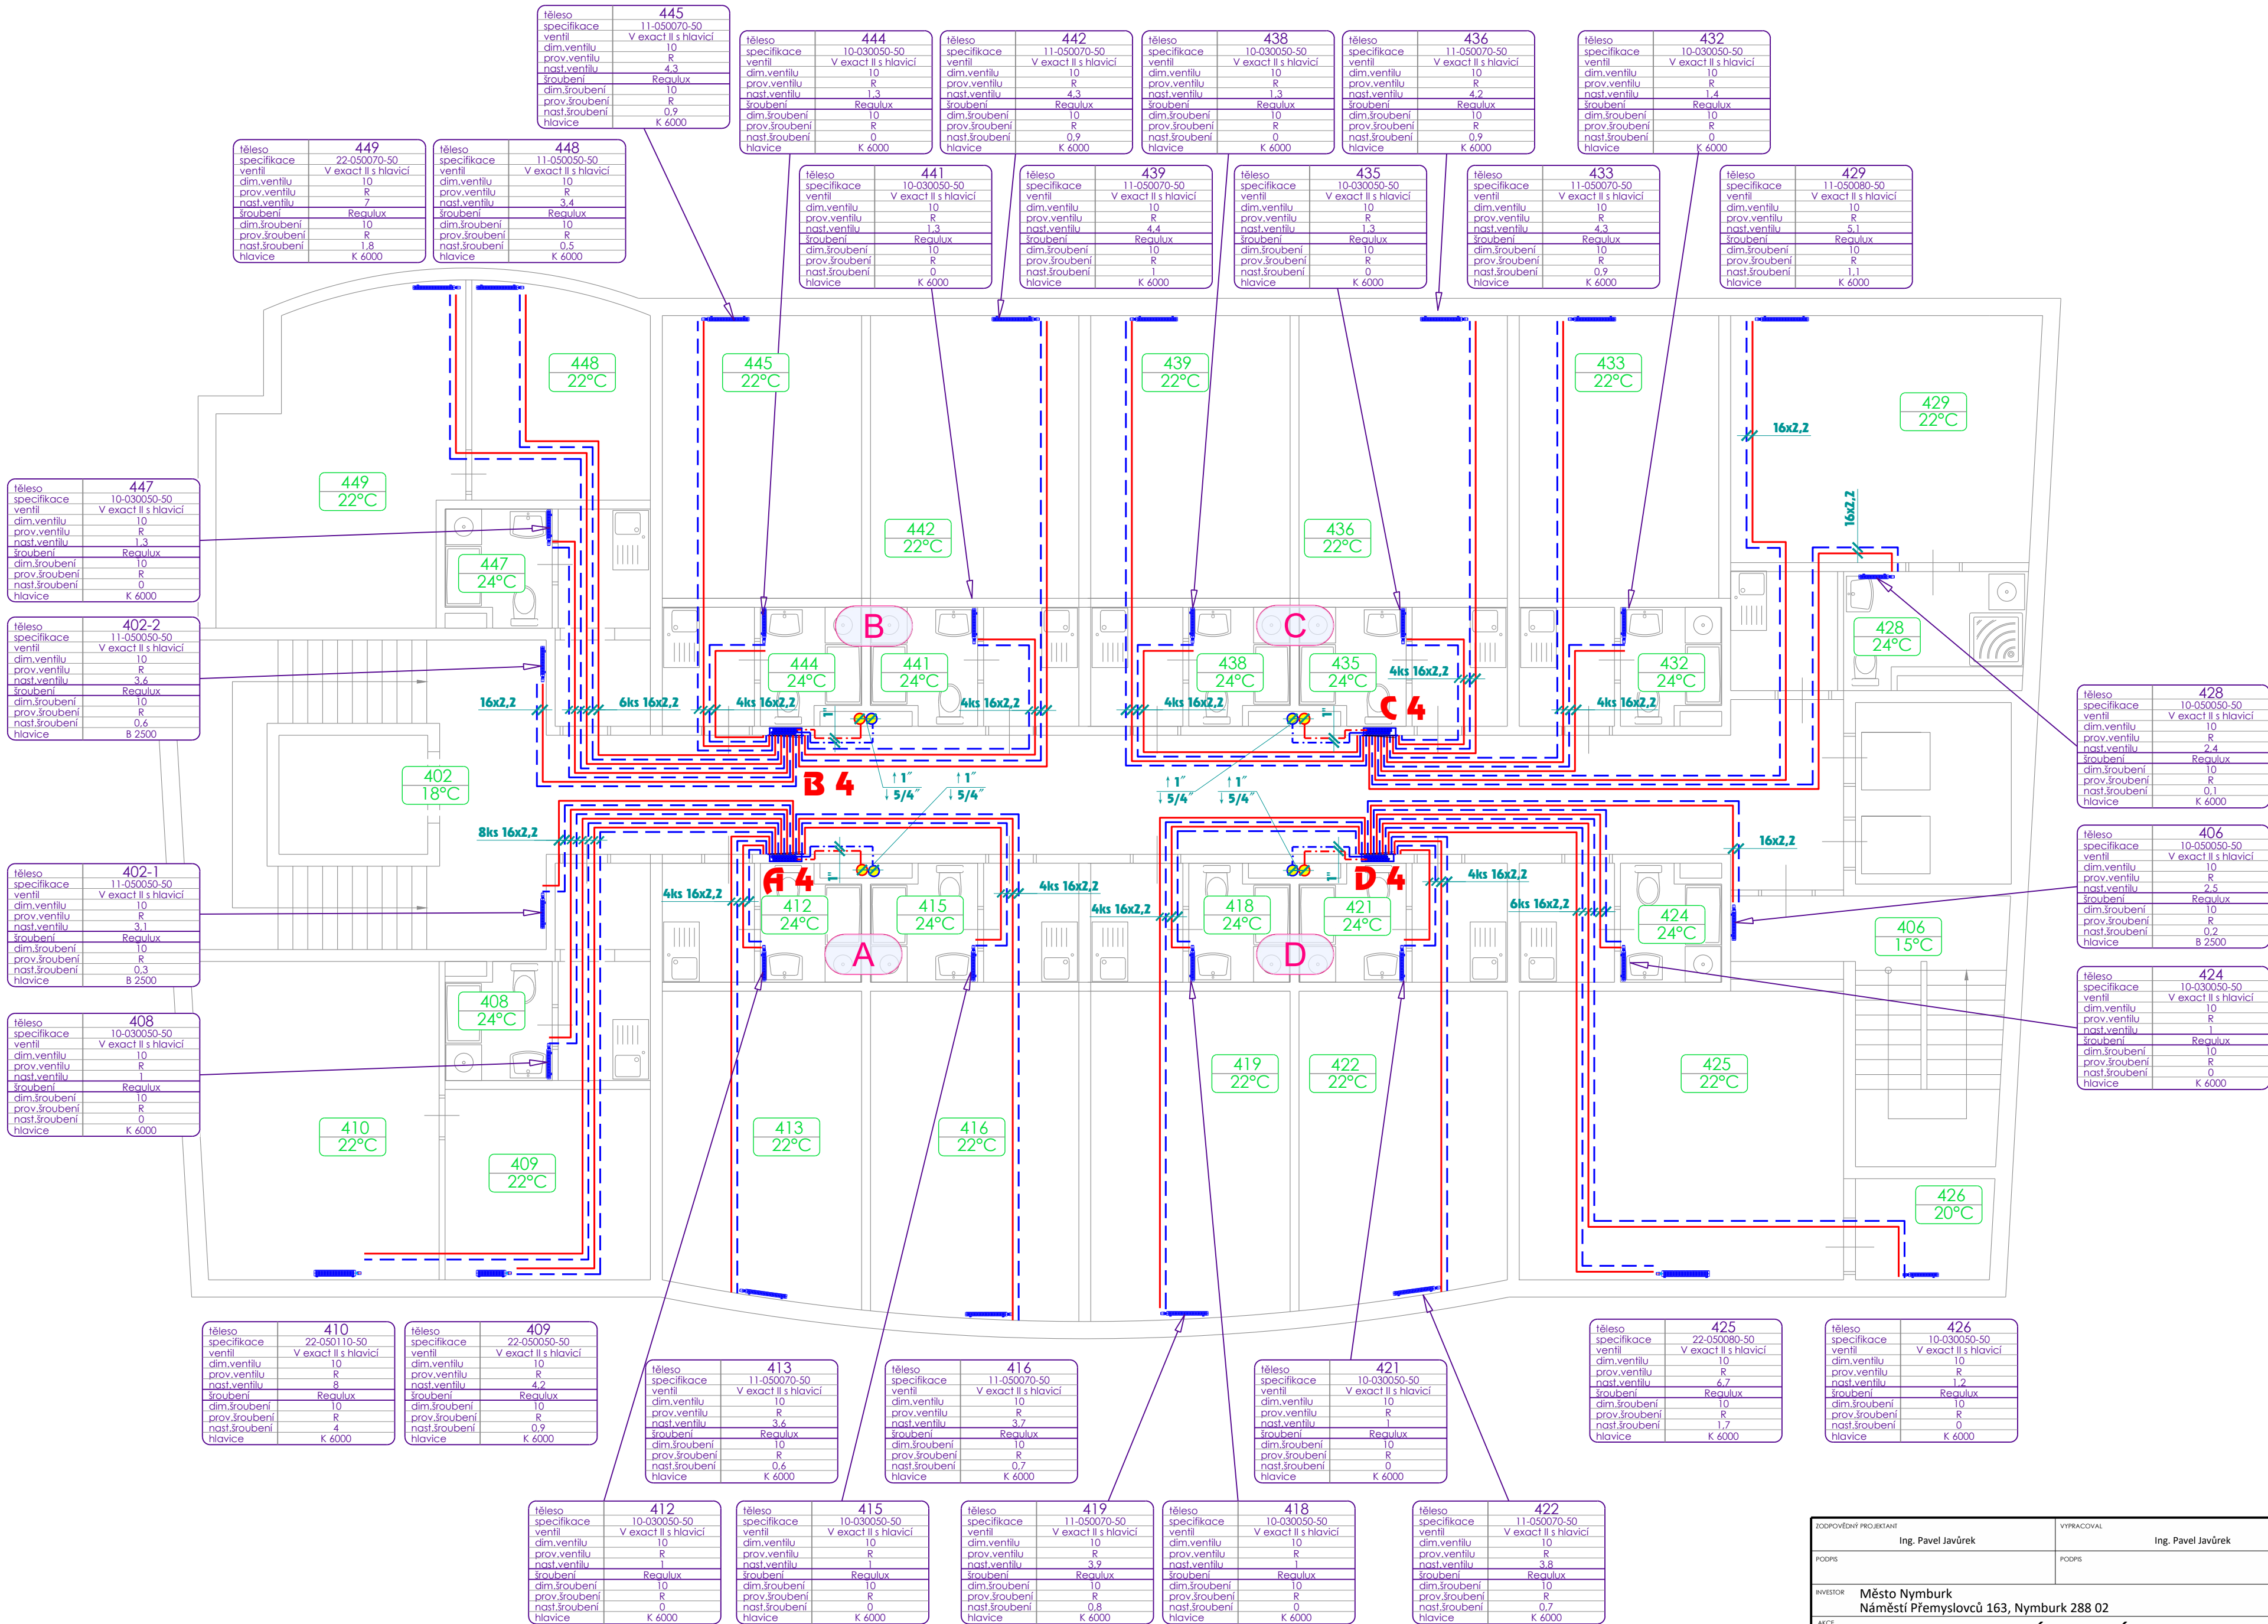


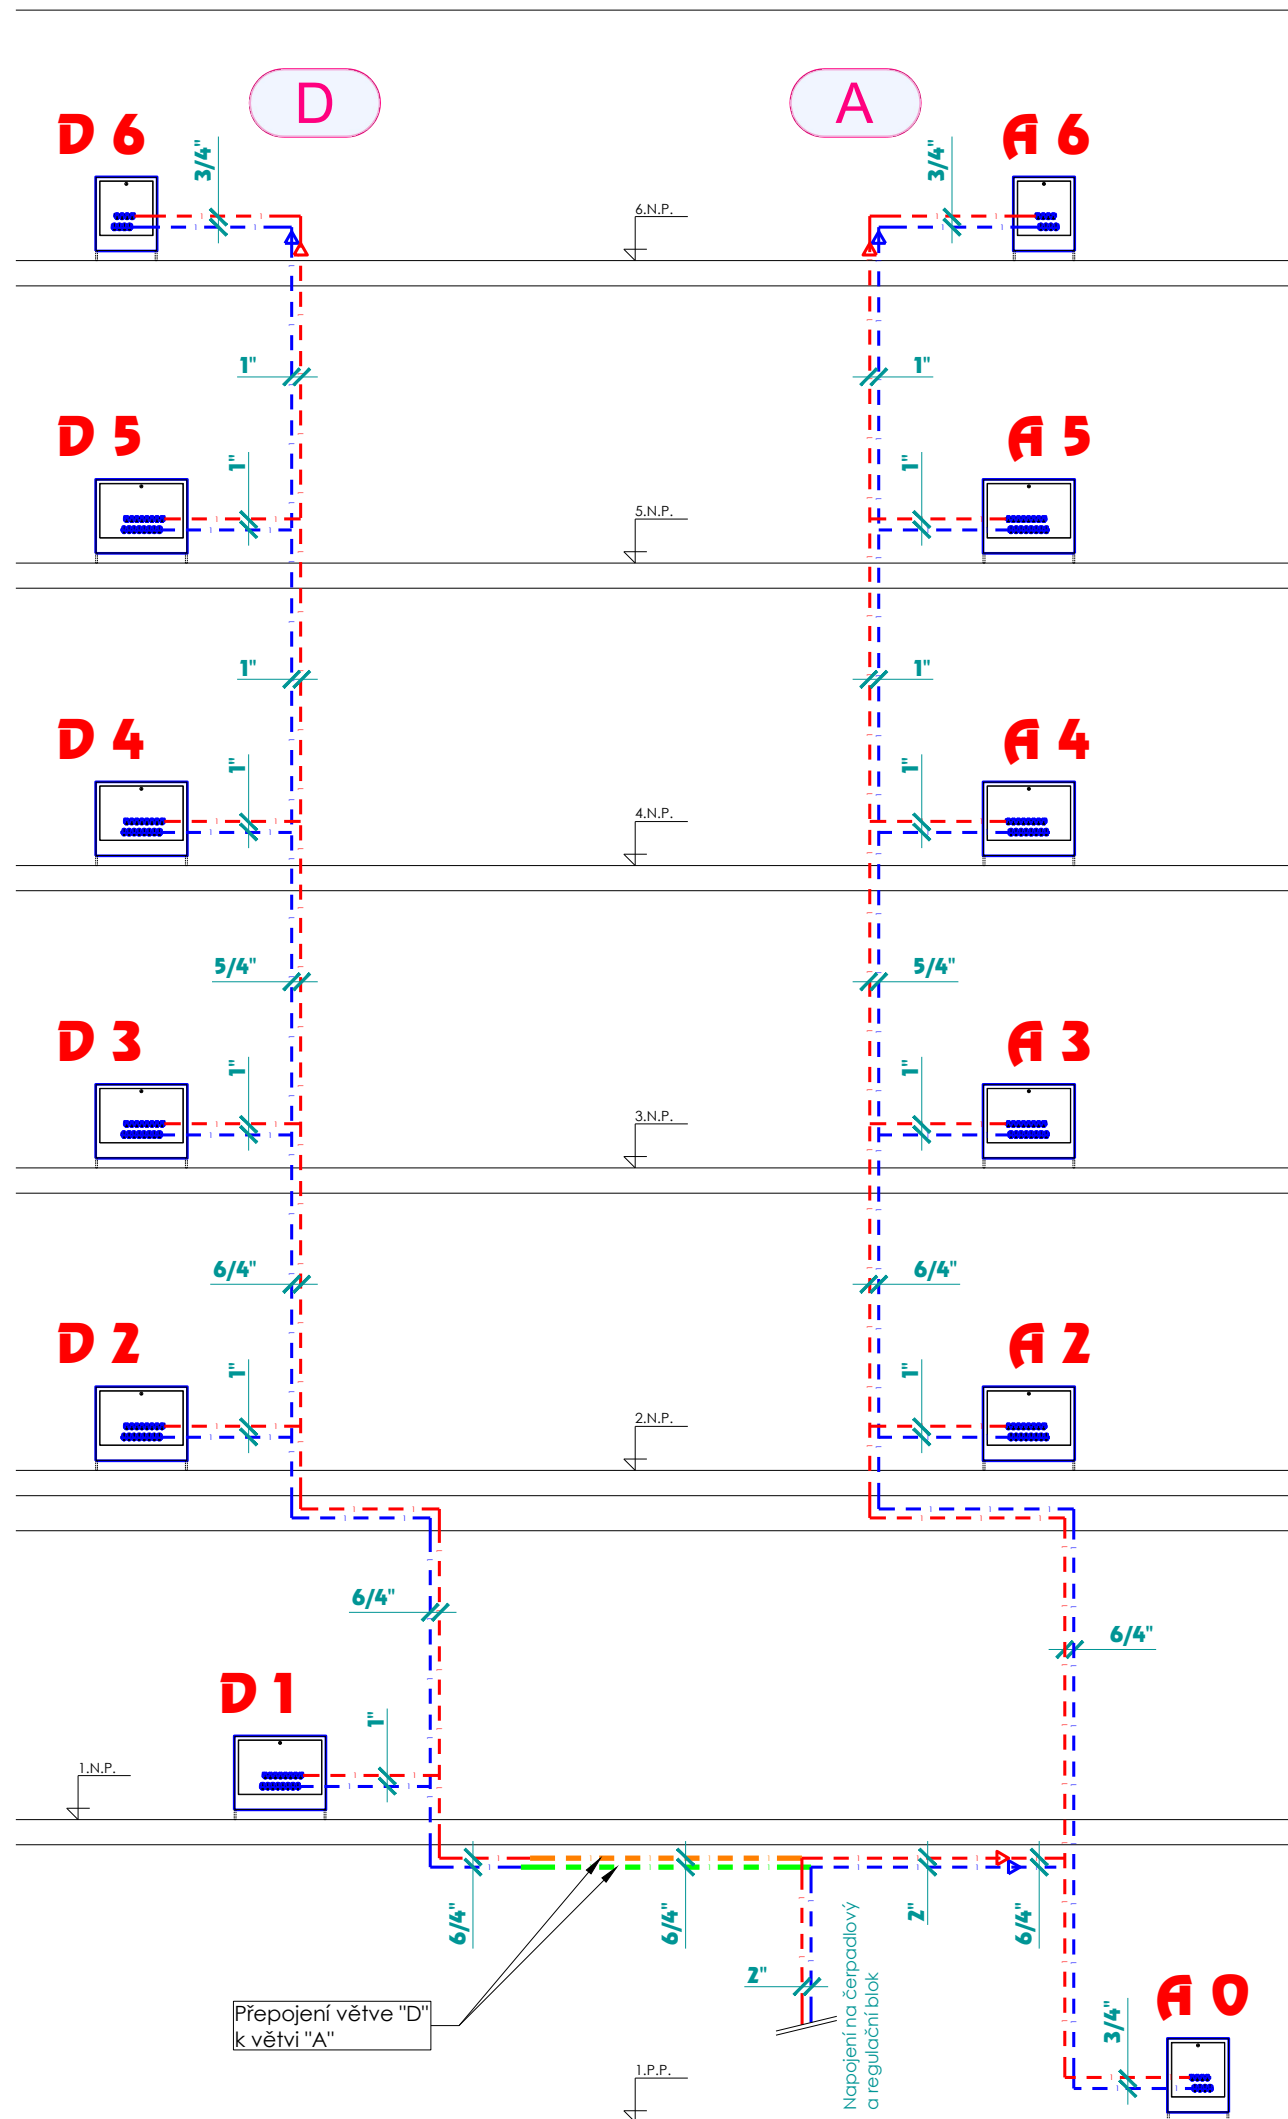
| | | | |
|---|--|----------------------------------|--|
| ZODPOVĚDNÝ PROJEKTANT Ing. Pavel Javůrek | | VYPRACOVAL Ing. Pavel Javůrek | <div><div></div><div>Ing. Pavel Javůrek U Závru 1667 288 02 Nymburk telefon +420 603 179 542</div></div> |
| PODPIS | | PODPIS | |
| INVESTOR | Město Nymburk Náměstí Přemyslovců 163, Nymburk 288 02 | DATUM | |
| AKCE | ADAPTAČNÍ OTOPNÉHO SYSTÉMU PANORAMA NYMBURK SODNÍ 21 | STUPEŇ | |
| MÍSTO | Soudní 21 Nymburk 288 02 | ČÍSLO ZAKÁZKY | |
| CASŤ | VYTÁPĚNÍ | OBJEKT | 21 |
| OBŤAH | PŮDORYS 4.N.P. | MĚRÍTKO | 1:75 |
| | | ČÍSLO VÝKRESU | 005 |
| | | PÁRE | XX |

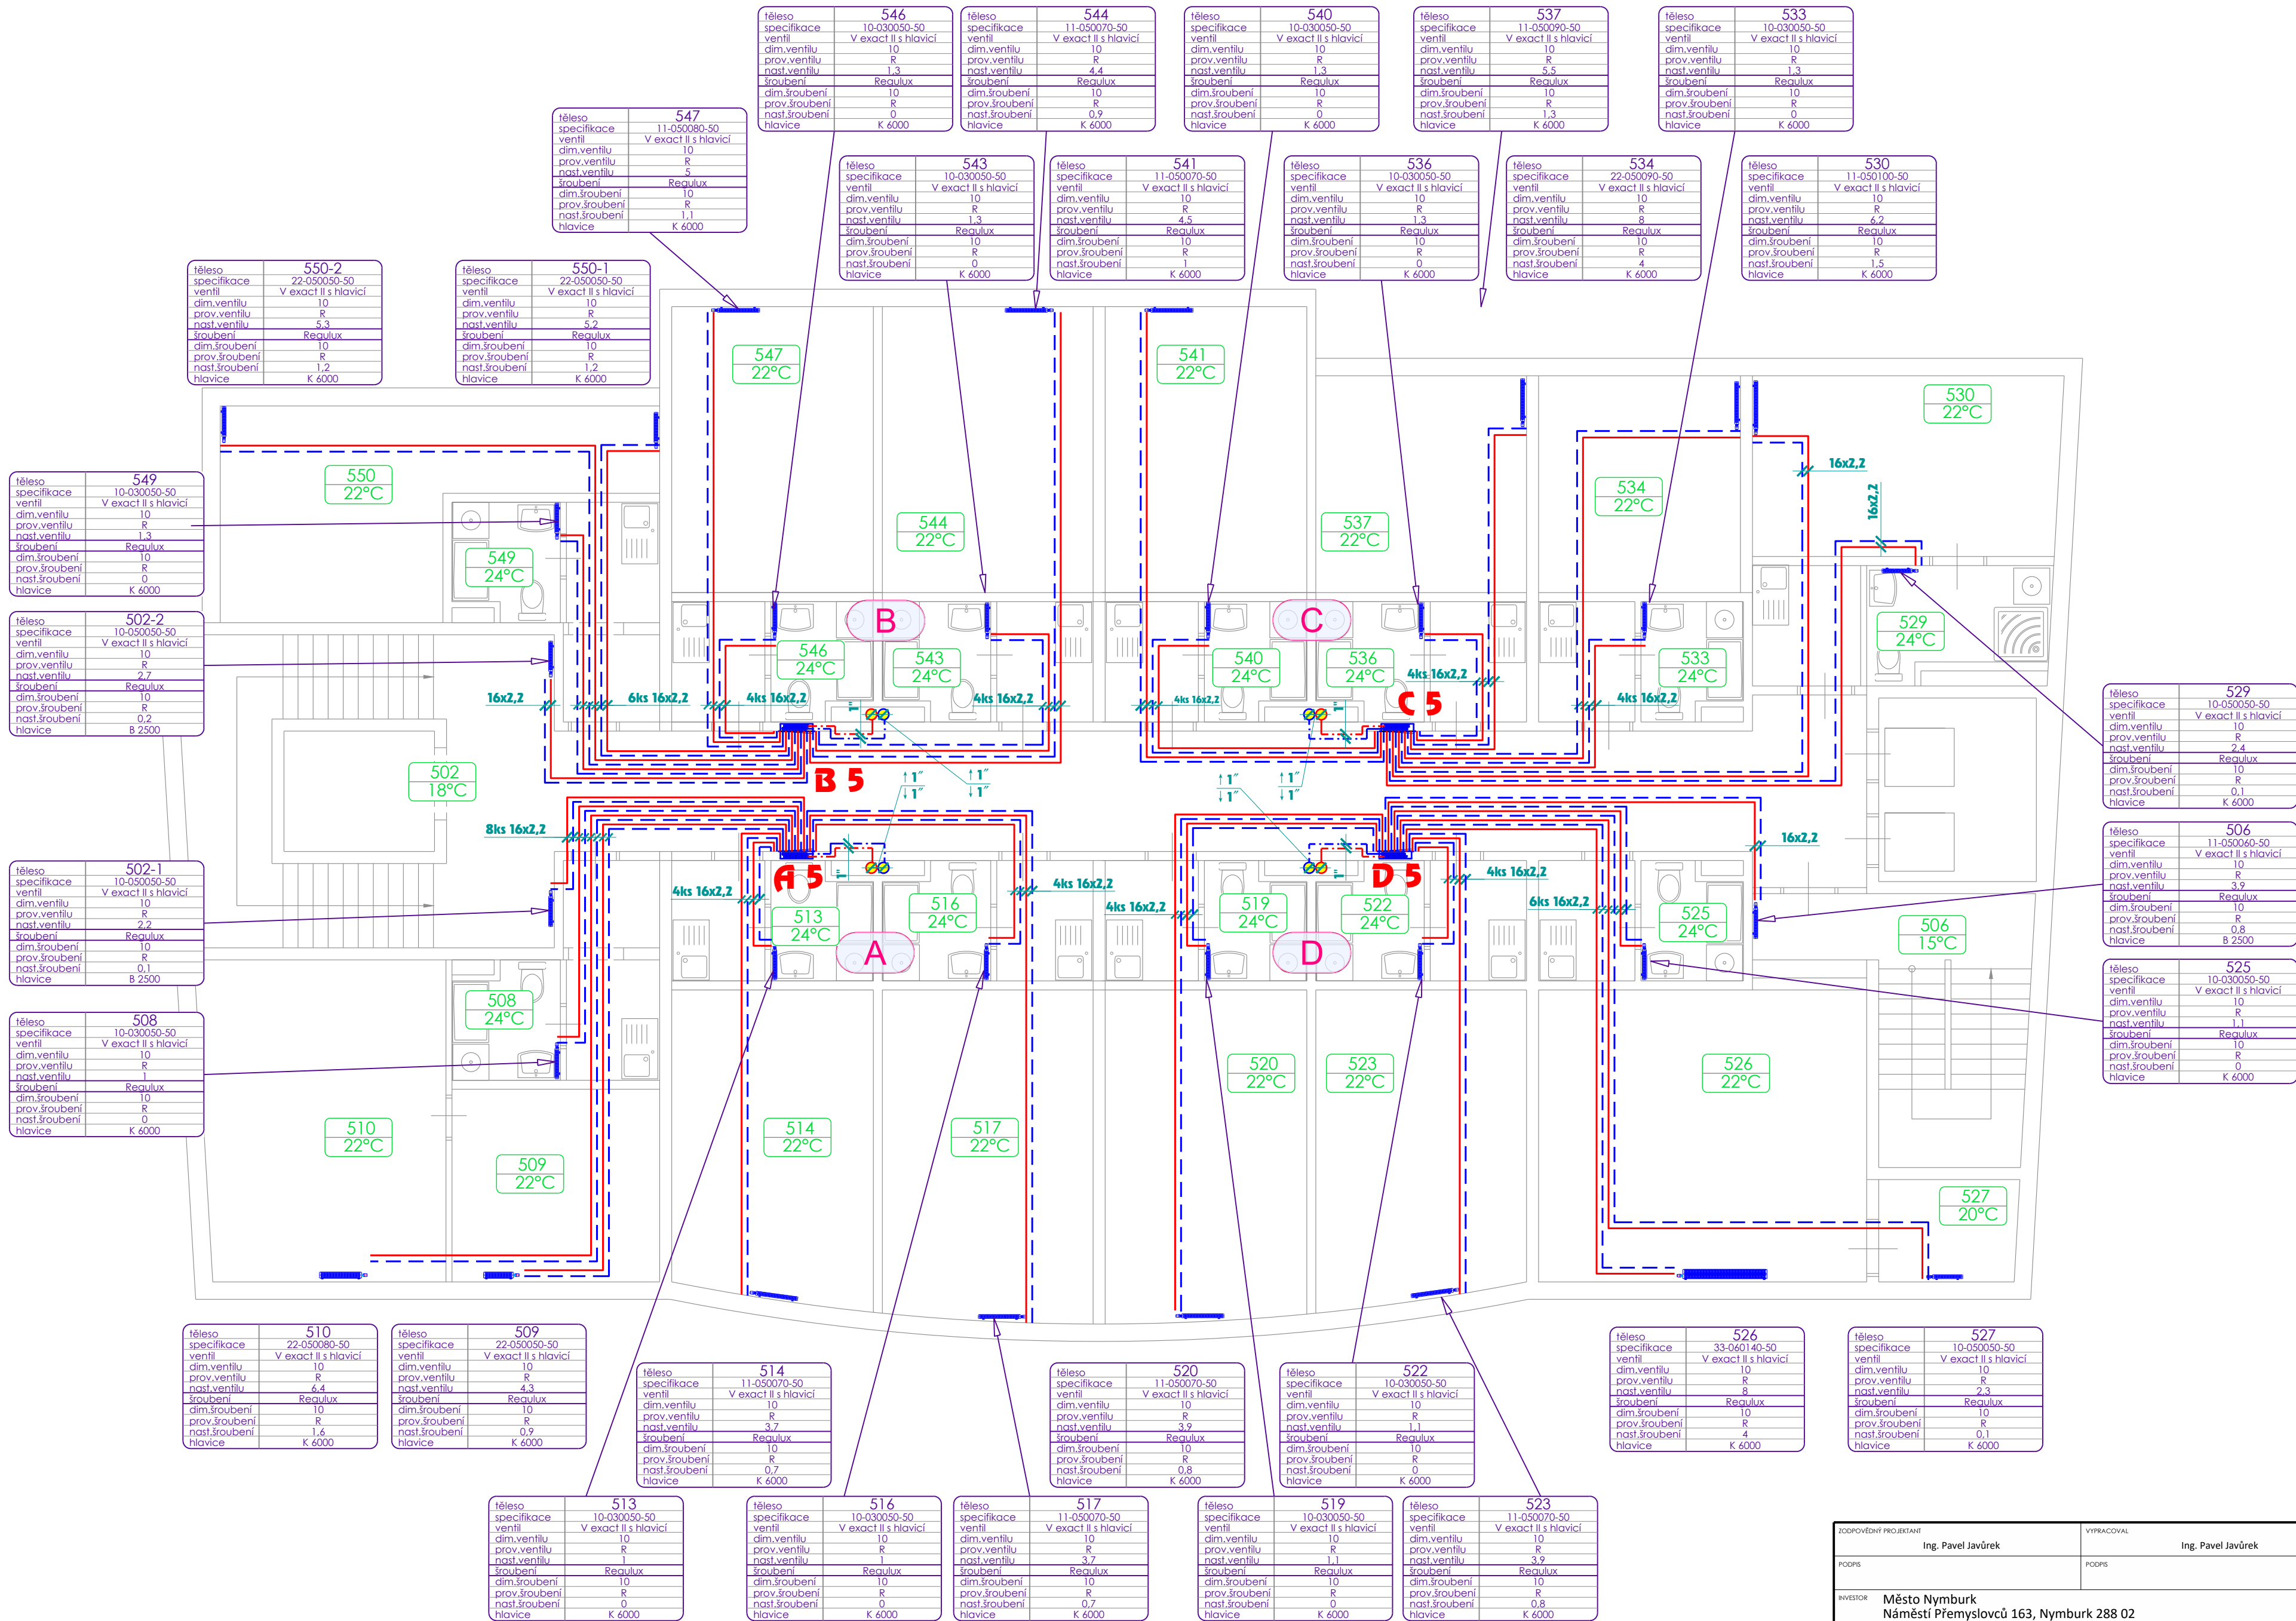


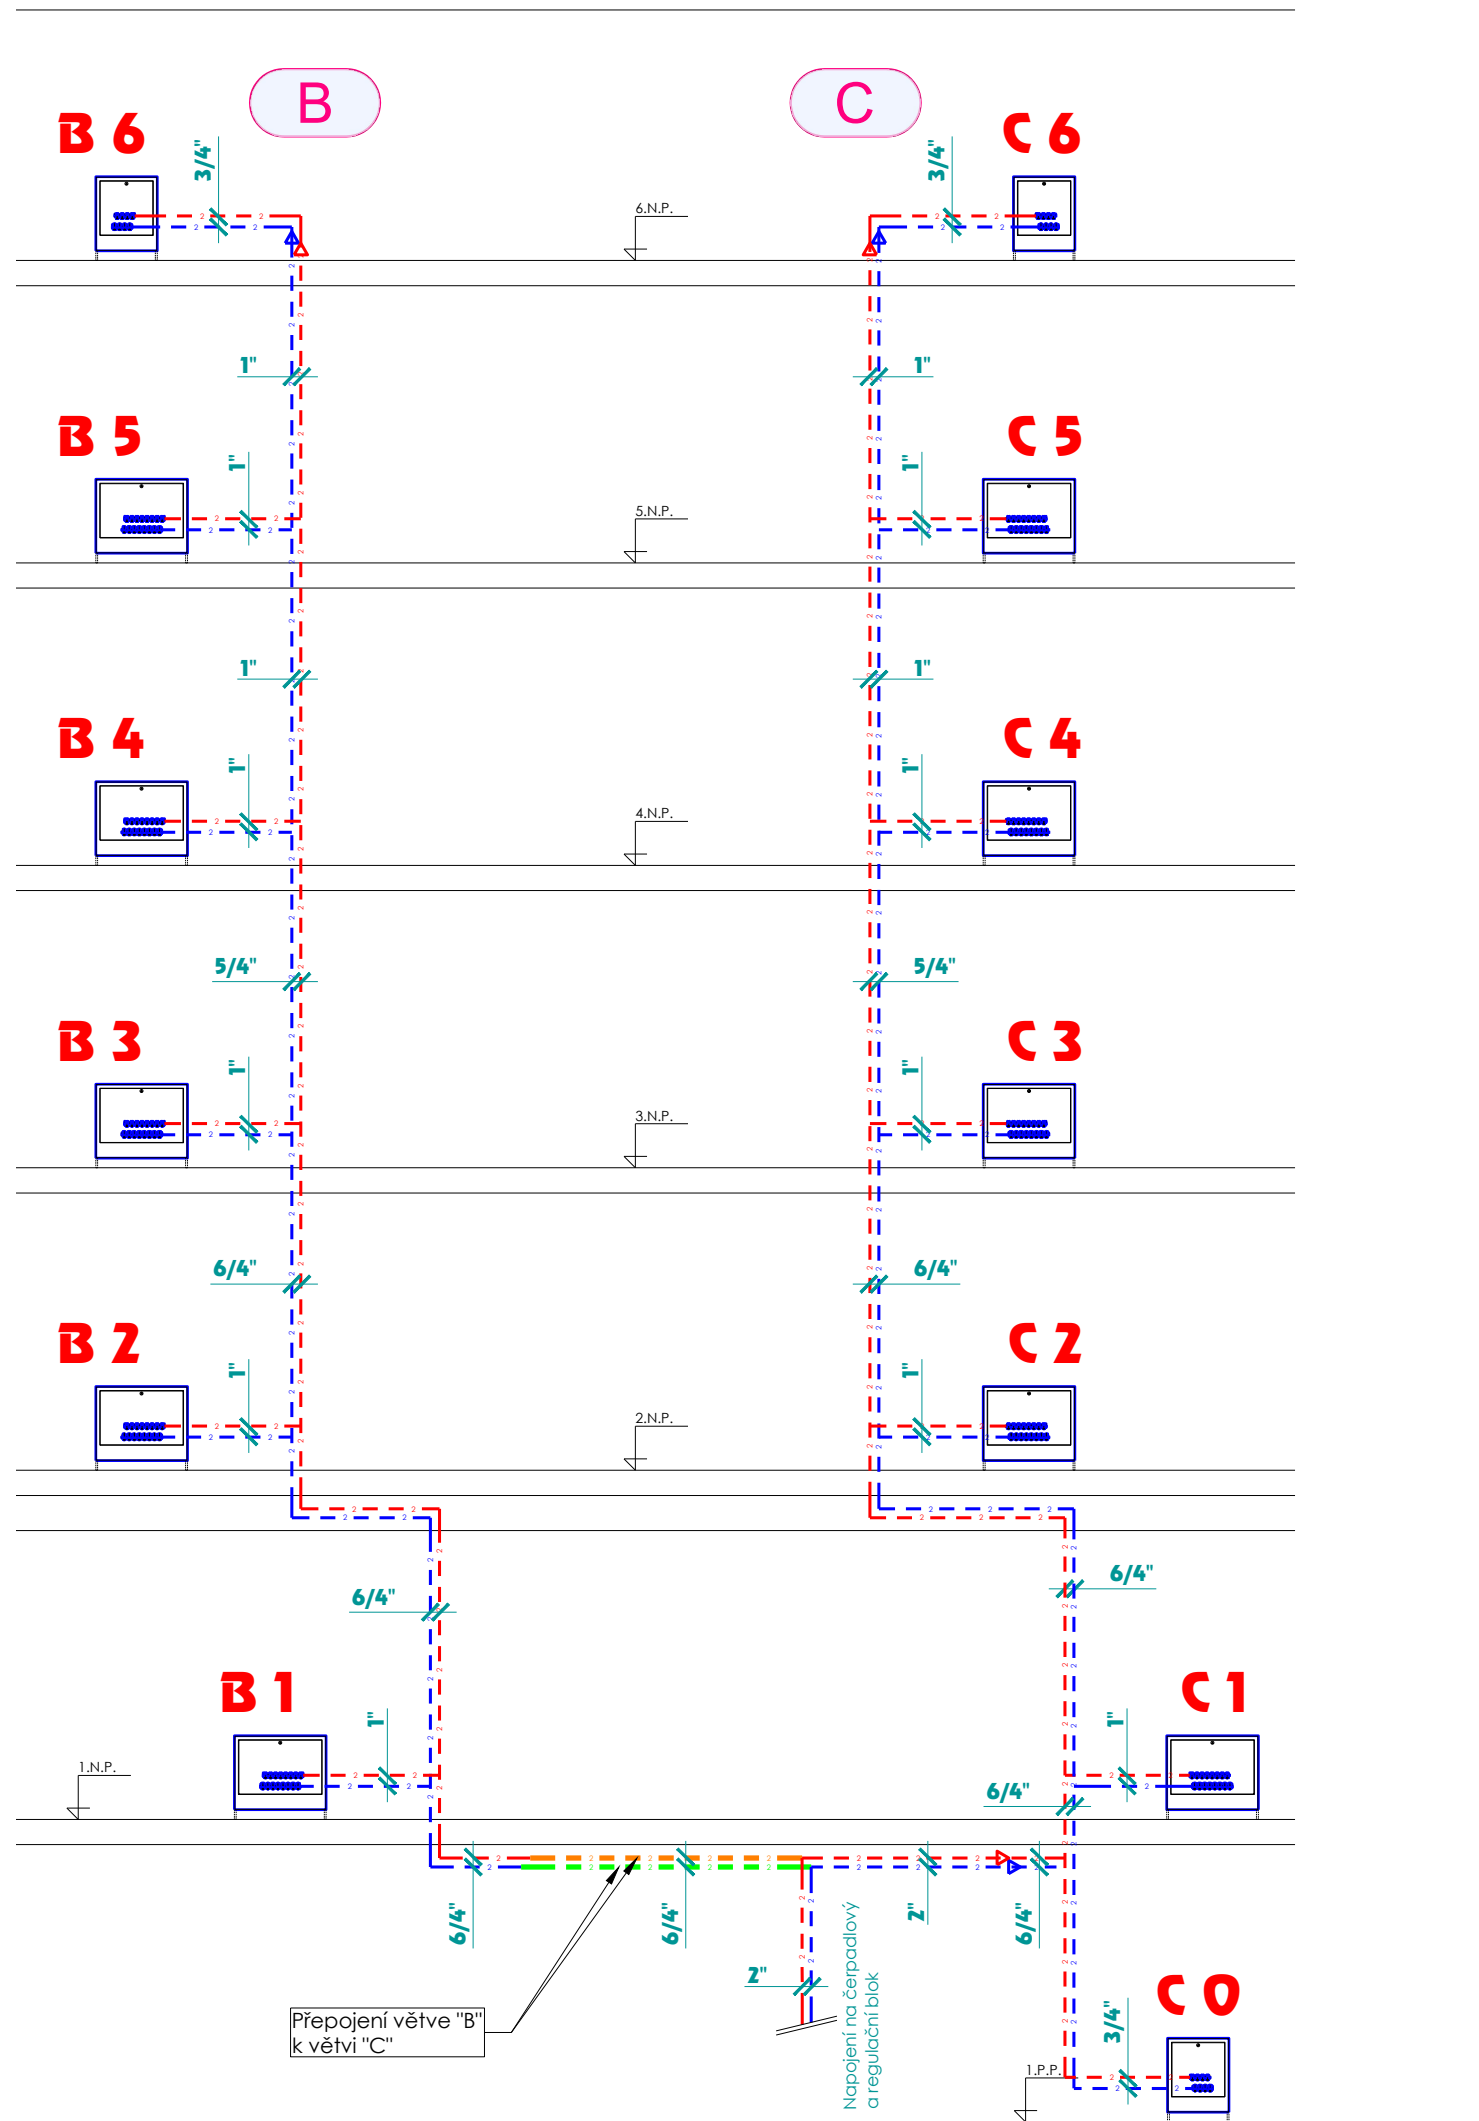
| | | | |
|--|--|----------------------------------|---|
| ZODPOVĚDNÝ PROJEKTANT Ing. Pavel Javůrek | | VYPRACOVAL Ing. Pavel Javůrek |  Ing. Pavel Javůrek U Závru 1667 288 02 Nymburk telefon +420 603 179 542 |
| PODPIS | | PODPIS | |
| INVESTOR Město Nymburk Náměstí Přemyslovců 163, Nymburk 288 02 | | | DATUM červenec 2020 |
| AKCE ADAPTACE OTOPNÉHO SYSTÉMU PANORAMA NYMBURK SODNÍ 21 | | | STUPEŇ DPS |
| MÍSTO Soudní 21 Nymburk 288 02 | | | ČÍSLO ZAKÁZKY 20012 |
| ČAST VYTÁPĚNÍ | | | OBJEKT 21 |
| OBSAH PŮDORYS 5.N.P. | | | MĚŘÍTKO 1:75 |
| | | | ČÍSLO VÝKRESU 006 |
| | | | PRŮV XX |




| | | | |
|--|--|----------------------------------|--|
| ZODPOVĚDNÝ PROJEKTANT Ing. Pavel Javůrek | | VYPRACOVAL Ing. Pavel Javůrek |  <div>Ing. Pavel Javůrek U Závor 1667 288 02 Nymburk telefon +420 603 179 542</div> |
| PODPIS | | PODPIS | |
| INVESTOR Město Nymburk Náměstí Přemyslovců 163, Nymburk 288 02 | | DATUM červenec 2020 | |
| AKCE ADAPTAČE OTOPNÉHO SYSTÉMU PANORAMA NYMBURK SOUDNÍ 21 | | STUPEŇ DPS | |
| MÍSTO Soudní 21 Nymburk 288 02 | | ČÍSLO ZAKÁZKY 20012 | OBJEKT 21 |
| ČAST VYTÁPĚNÍ | | MĚŘÍTKO 1:75 | |
| OBSAH PŮDORYS 6.N.P. | | ČÍSLO VÝKRESU 007 | |
| | | PÁRE XX | |



| | | | | | | |
|---|--|----------------------------------|--|--|-----------------------------|-------------------|
| ZODPOVĚDNÝ PROJEKTANT Ing. Pavel Javůrek | | VYPRACOVAL Ing. Pavel Javůrek | |  <div>Ing. Pavel Javůrek U Závorky 1667 288 02 Nymburk telefon +420 603 179 542</div> | | |
| PODPIS | | PODPIS | | | | |
| INVESTOR Město Nymburk Náměstí Přemyslovců 163, Nymburk 288 02 | | | | DATUM červenec 2020 | | |
| AKCE ADAPTACE OTOPNÉHO SYSTÉMU PANORAMA NYMBURK SOUDNÍ 21 | | | | STUPEŇ DPS | | |
| | | | | ČÍSLO ZAKÁZKY 20012 | | |
| MÍSTO Soudní 21 Nymburk 288 02 | | | | OBJEKT 21 | | |
| ČÁST VYTÁPĚNÍ | | | | MĚŘÍTKO ----- | ČÍSLO VÝKRESU 008 | PARE XX |
| OBSAH SVISLÉ SCHÉMA A-D | | | | | | |



| | | | | | |
|--|--|---|--|--|--|
| ZODPOVĚDNÝ PROJEKTANT Ing. Pavel Javůrek | | VYPRACOVAL Ing. Pavel Javůrek | |  Ing. Pavel Javůrek U Závor 1667 288 02 Nymburk telefon +420 603 179 542 | |
| PODPIS | | PODPIS | | DATUM červenec 2020 | |
| INVESTOR Město Nymburk Náměstí Přemyslovců 163, Nymburk 288 02 | | AKCE ADAPTACE OTOPNÉHO SYSTÉMU PANORAMA NYMBURK SOUDNÍ 21 | | STUPEŇ DPS | |
| MÍSTO Soudní 21 Nymburk 288 02 | | ČÍSLO ZAKÁZKY 20012 | | OBJEKT 21 | |
| ČÁST VYTÁPĚNÍ | | MĚŘÍTKO ----- | | ČÍSLO VÝKRESU 009 | |
| OBSAH SVISLÉ SCHÉMA B-C | | | | PARE XX | |



Čerpadlová a regulační sestava

- původně **A-B**
- nově **A-D**


přeznačit - vyměnit štítky!

Čerpadlová a regulační sestava

- původně **C-D**
- nově **B-C**

přeznačit - vyměnit štítky!



| | | | | | | |
|-----------------------|---|------------|--------------------|--|---------------|---------------|
| ZODPOVĚDNÝ PROJEKTANT | Ing. Pavel Javůrek | VYPRACOVAL | Ing. Pavel Javůrek |  <div>Ing. Pavel Javůrek U Závor 1667 288 02 Nymburk telefon +420 603 179 542</div> | | |
| PODPIS | | PODPIS | | DATUM | červenec 2020 | |
| INVESTOR | Město Nymburk Náměstí Přemyslovců 163, Nymburk 288 02 | | | STUPEŇ | DPS | |
| AKCE | ADAPTACE OTOPNÉHO SYSTÉMU PANORAMA NYMBURK SOUDNÍ 21 | | | ČÍSLO ZAKÁZKY | 20012 | |
| MÍSTO | Soudní 21 Nymburk 288 02 | | | OBJEKT | 21 | |
| ČÁST | VYTÁPĚNÍ | | | MĚŘÍTKO | ----- | ČÍSLO VÝKRESU |
| OBSAH | PŘEDÁVACÍ STANICE - ÚPRAVY - POHLED | | | | | PARE |
| | | | | | 010 | XX |

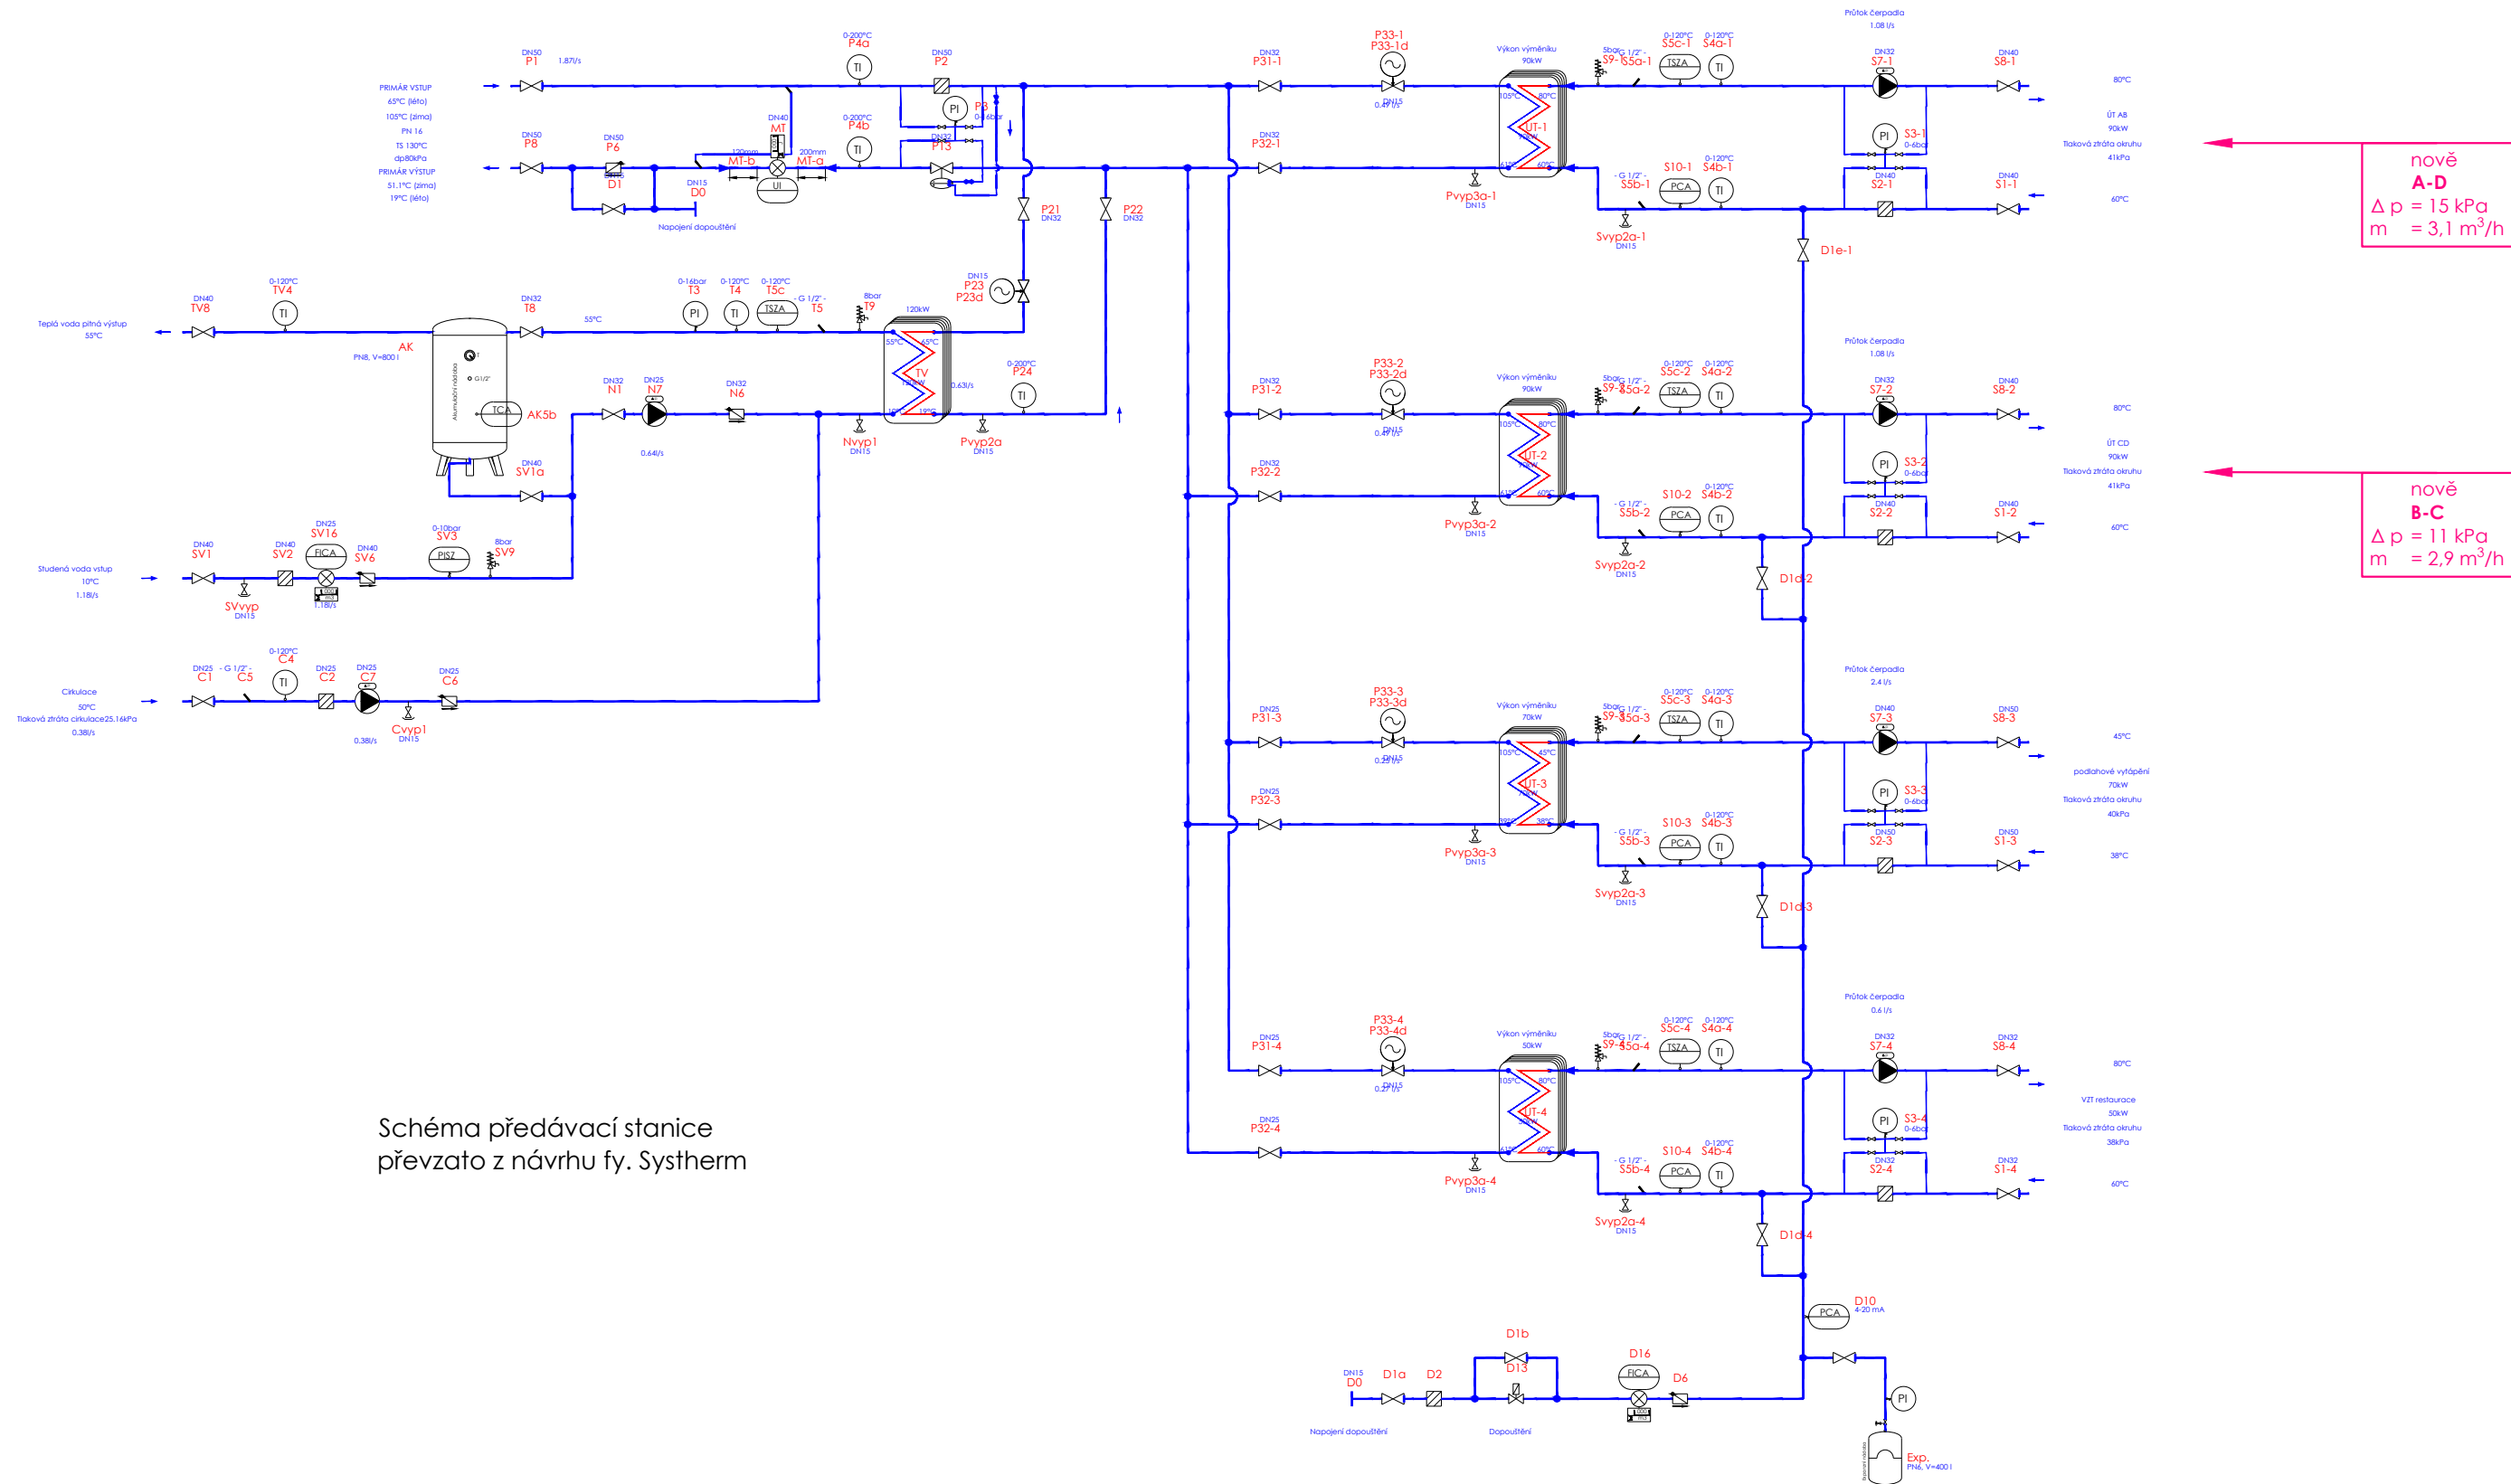



Schéma předávací stanice
převzato z návrhu fy. Systherm

| | | | | |
|---|----------------------------------|--|-----------------------------|--|
| ZODPOVĚDNÝ PROJEKTANT Ing. Pavel Javůrek | VYPRACOVAL Ing. Pavel Javůrek |  Ing. Pavel Javůrek U Závorky 1667 288 02 Nymburk telefon +420 603 179 542 | | |
| PODPIS | PODPIS | DATUM červenec 2020 | | |
| INVESTOR Město Nymburk Náměstí Přemyslovců 163, Nymburk 288 02 | STUPEŇ DPS | | ČÍSLO ZAKÁZKY 20012 | |
| AKCE ADAPTAČE OTOPNÉHO SYSTÉMU PANORAMA NYMBURK SOUDNÍ 21 | OBJEKT 21 | | MĚŘÍTKO ----- | |
| MÍSTO Soudní 21 Nymburk 288 02 | ČÁST VYTÁPĚNÍ | | ČÍSLO VÝKRESU 011 | |
| OBSAH PŘEDÁVACÍ STANICE - ÚPRAVY - SCHÉMA | PARE XX | | | |