




čp.1616

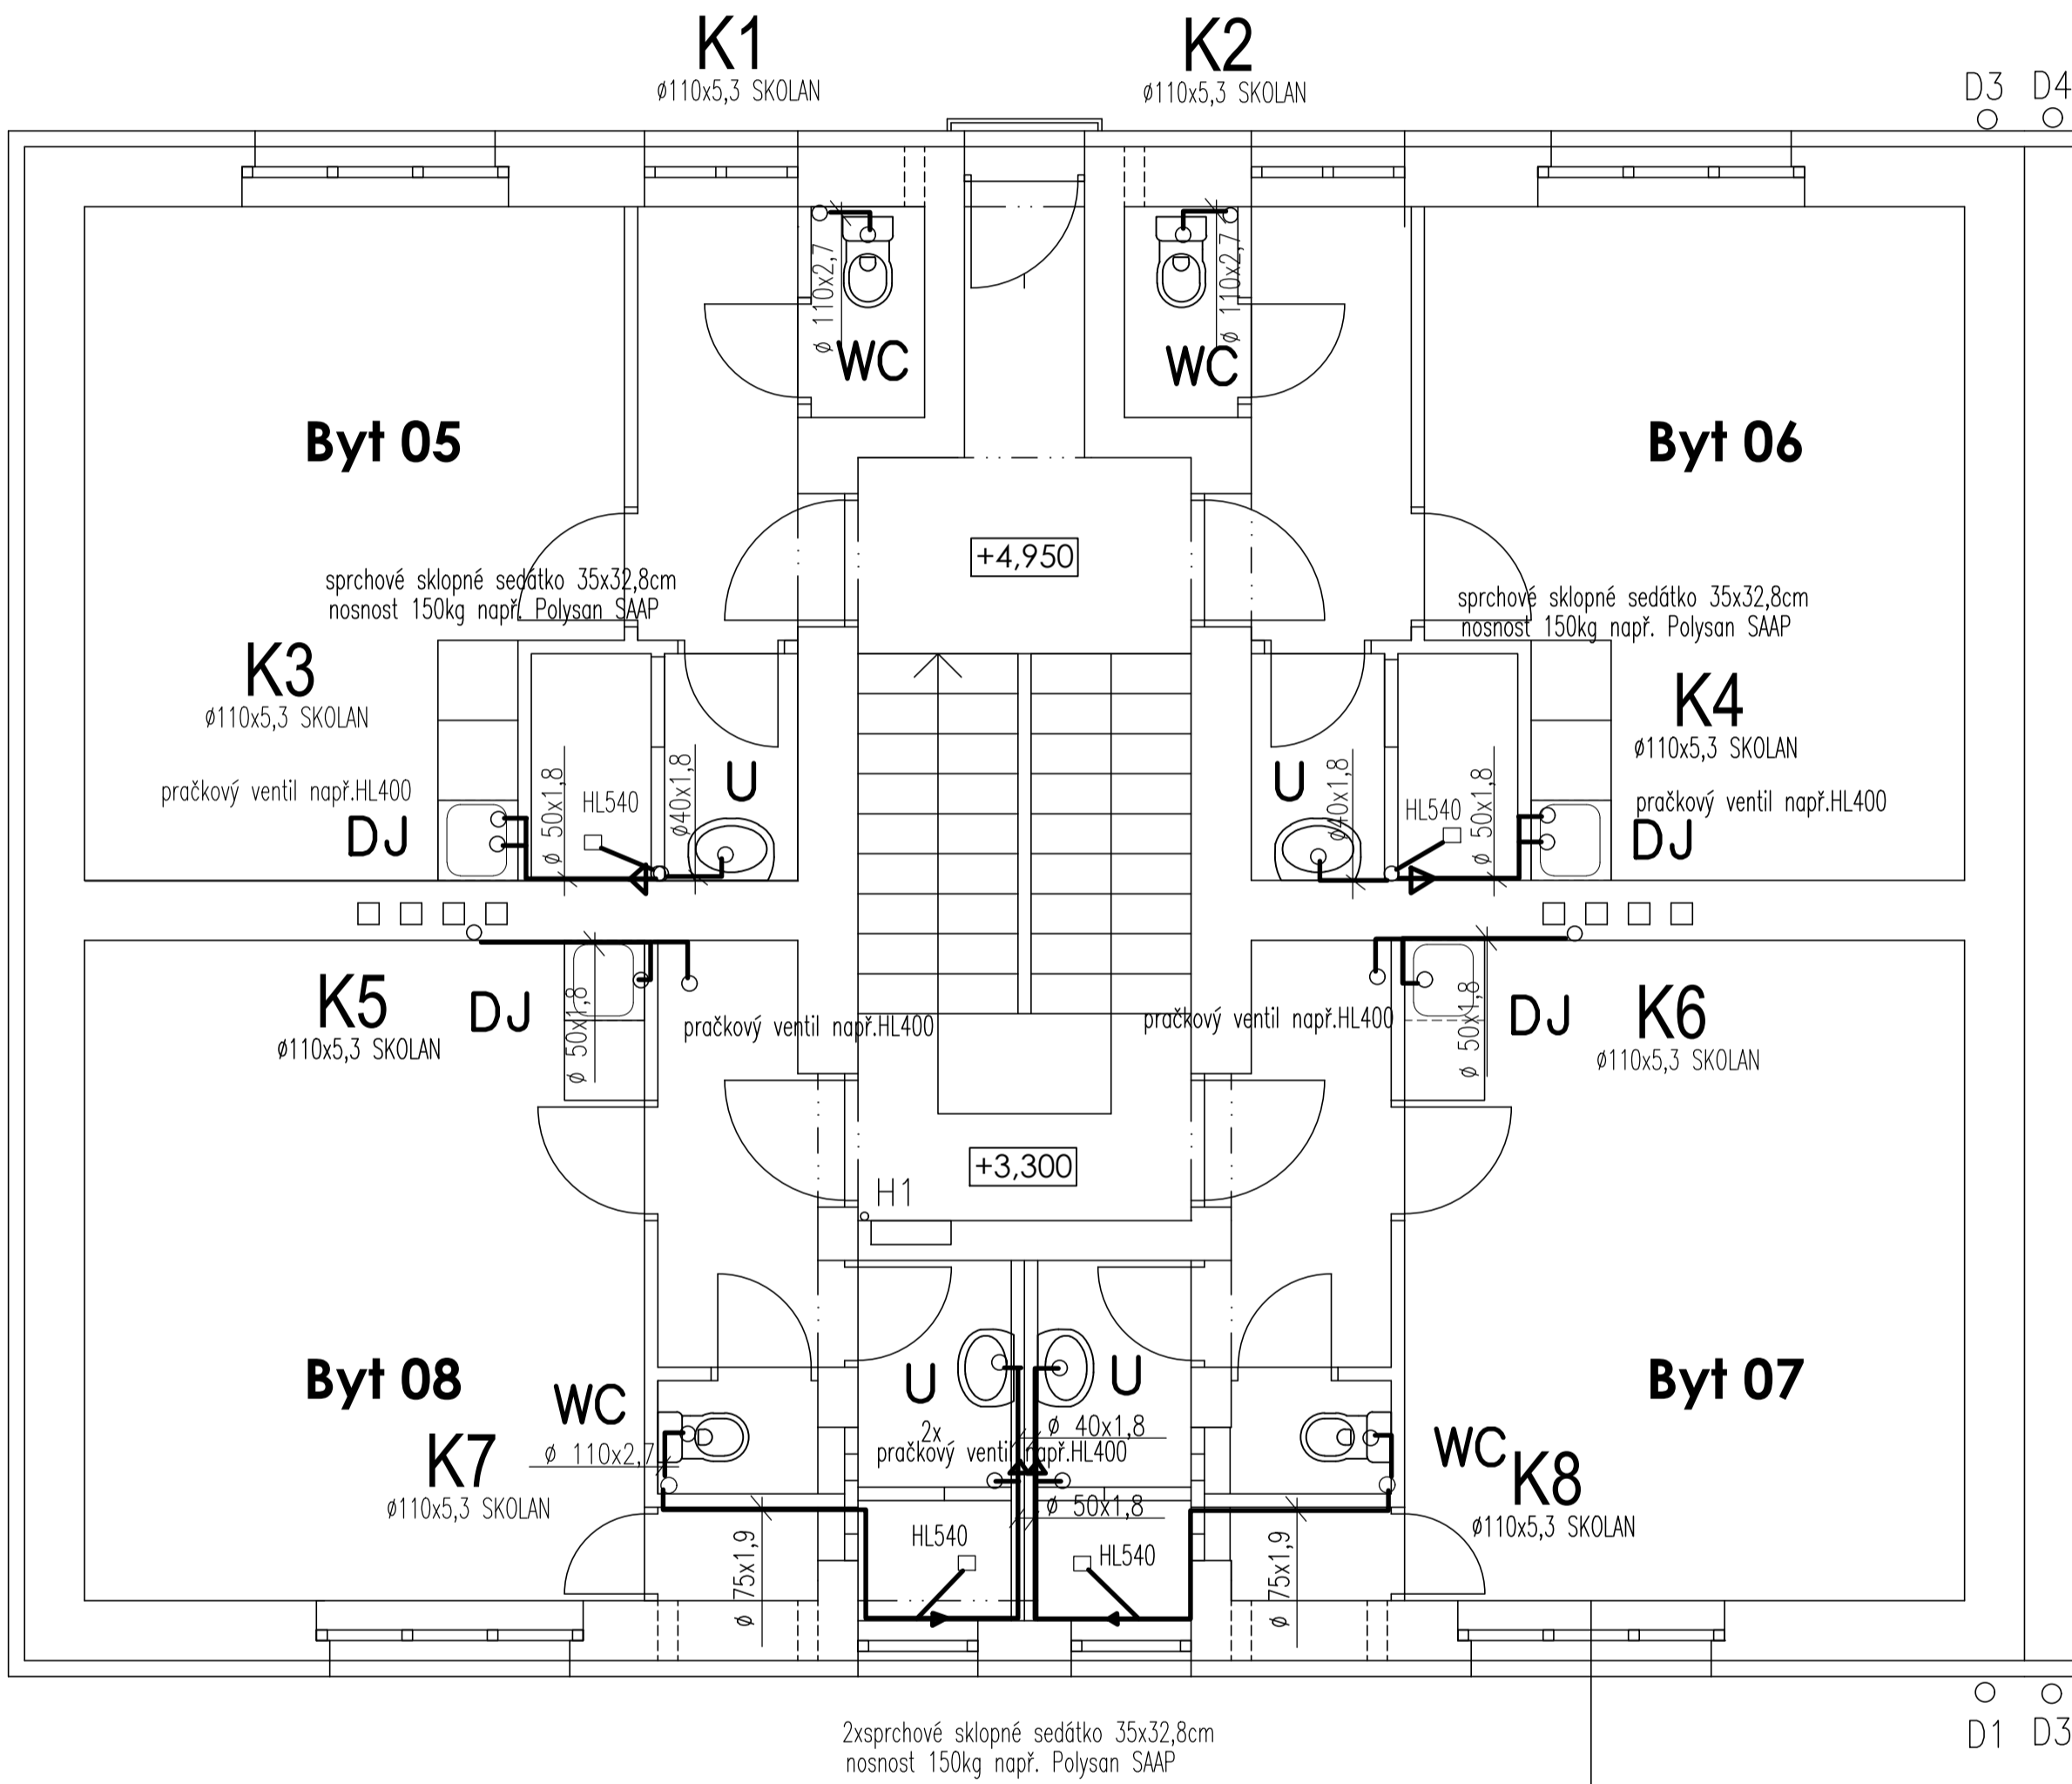

čp.1615

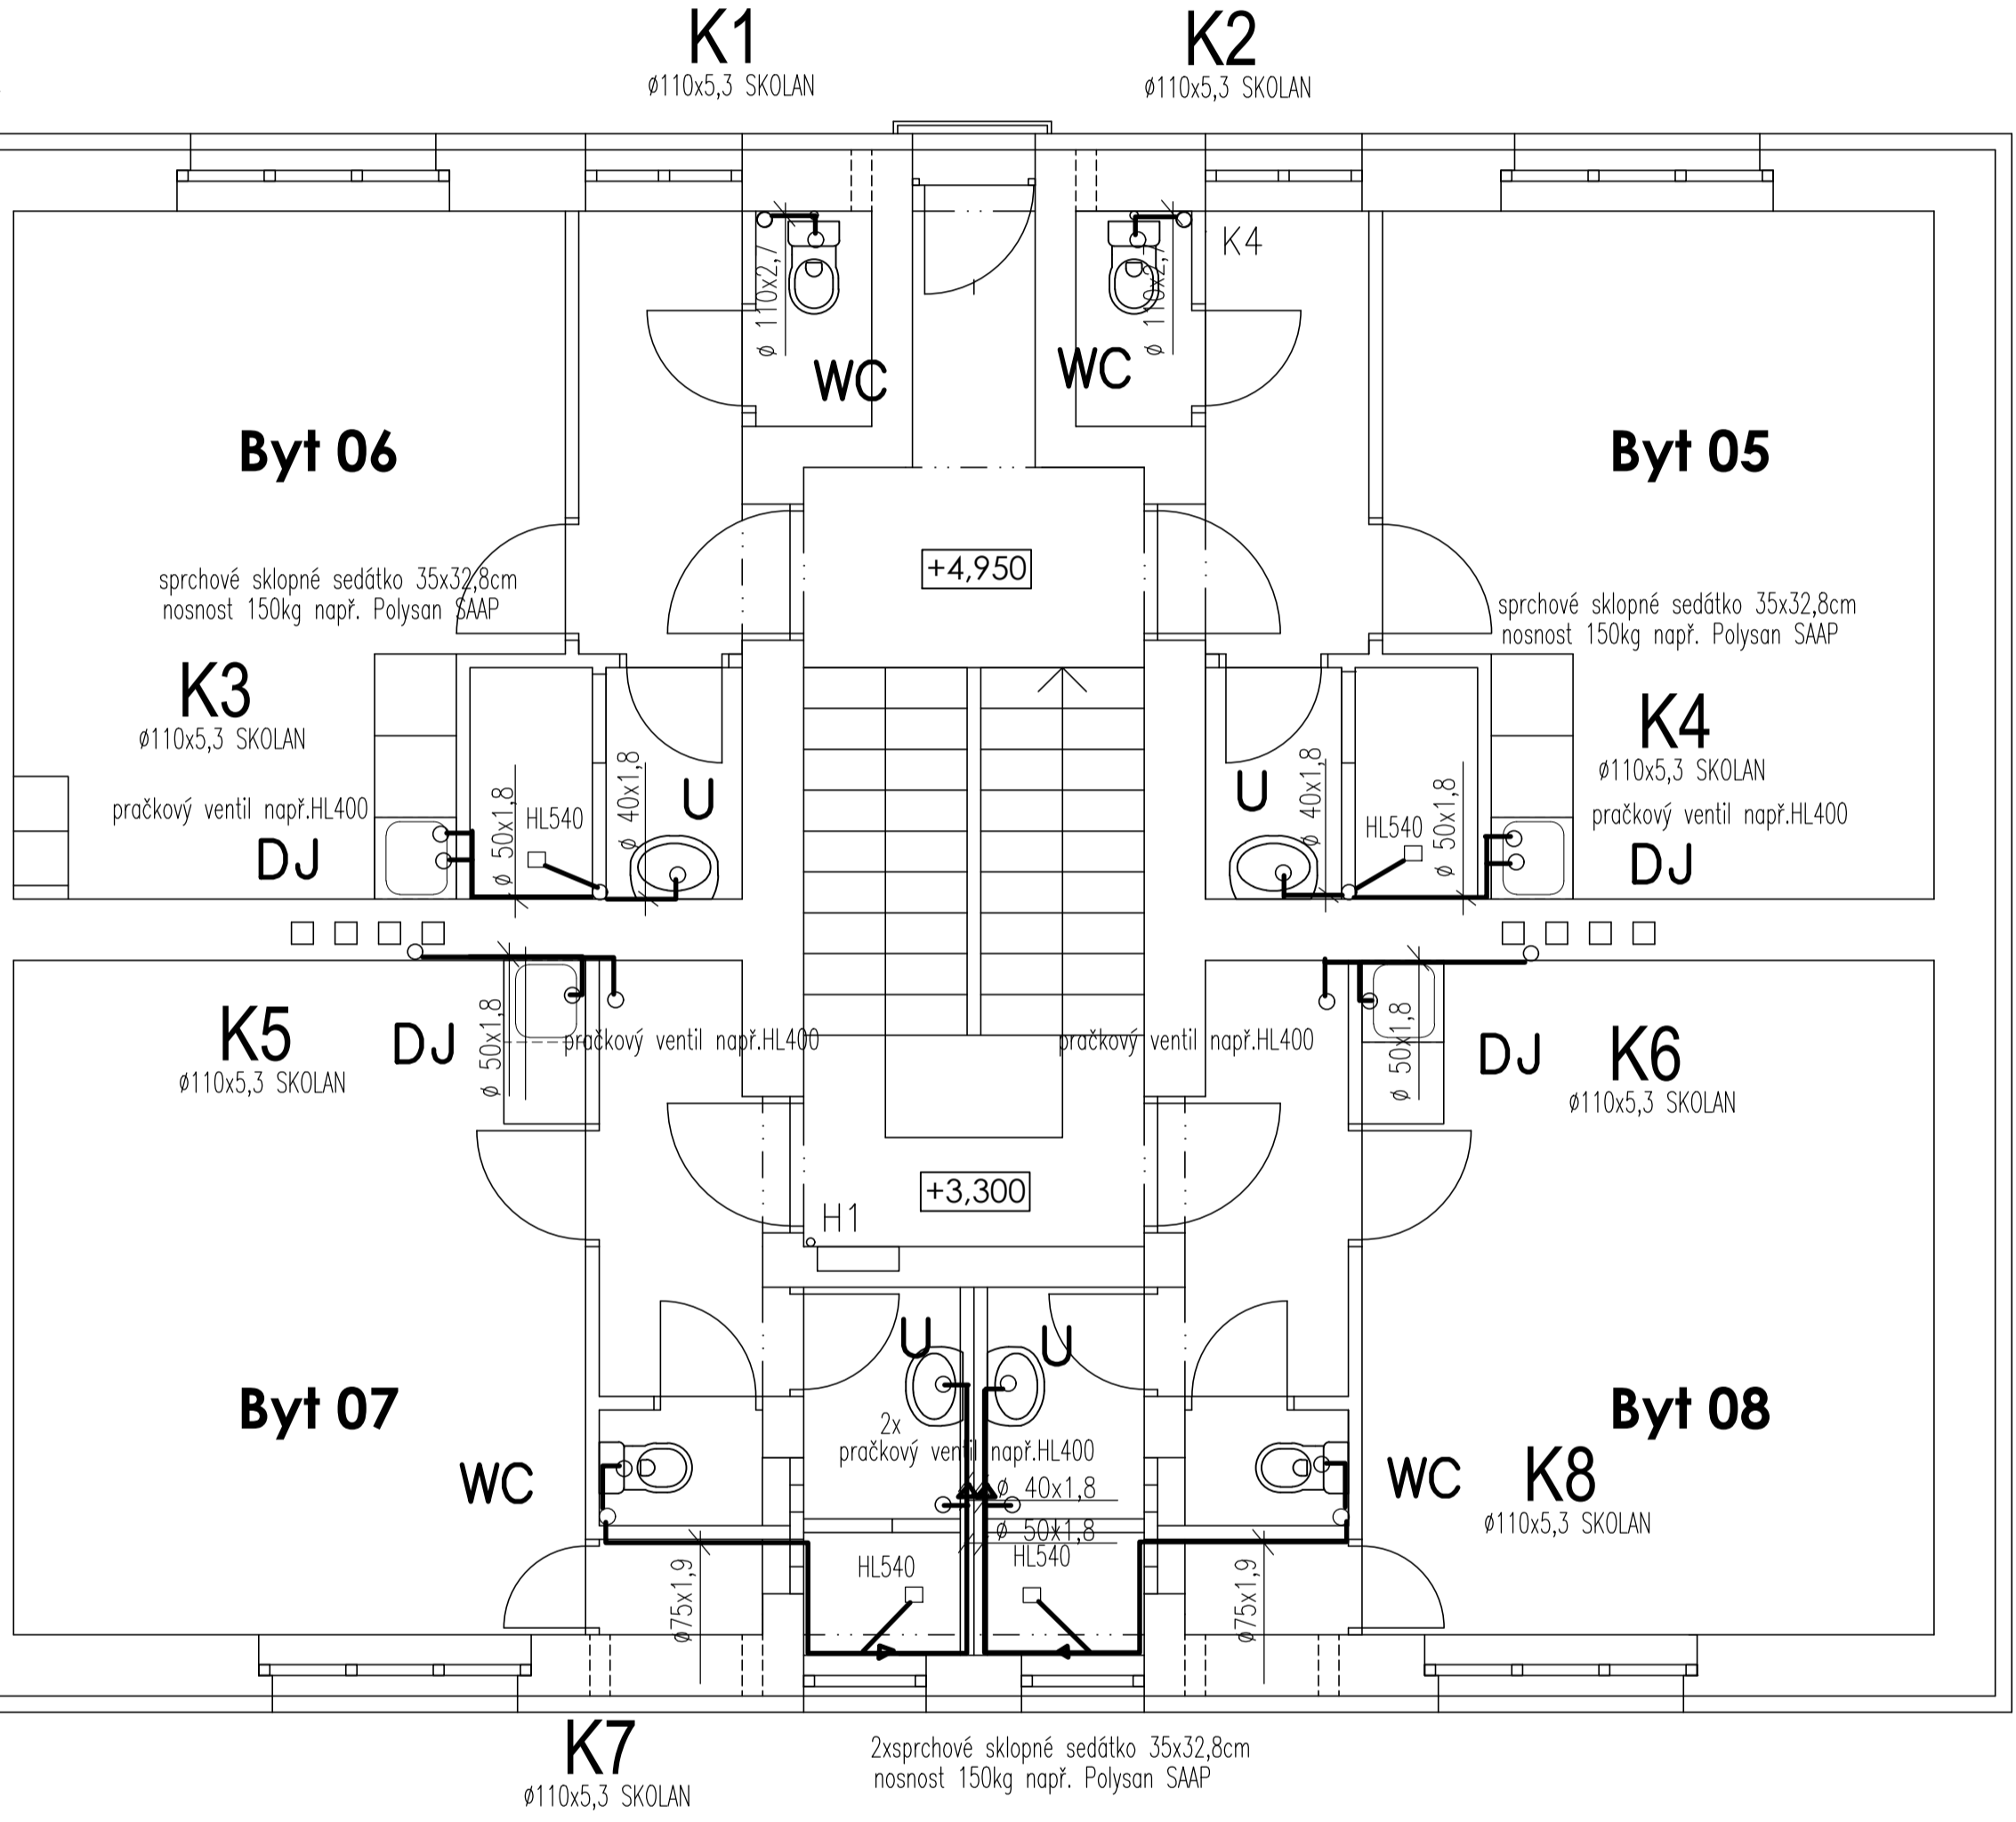

- LEGENDA:
- U umývadlo 55cm s krytem např.DEEP BY č.81261.2+81961.1
 - WC kombiWC se zvýšenou výškou vč.sedátka a nádržky, vodorov.odpad, např. DEEP BY 82361.6
 - DJ nerez.dřez – součást vybavení, ZU

| | | | |
|---|---------------|--|---------------|
| AKCE: VÝMĚNA ROZVODŮ ZTI, čp.1615 a 1616 Purkyňova ul., 288 02 Nymburk | | PROJEKTOVÝ STUPEŇ: DZS | |
| INVESTOR: Město Nymburk Náměstí Přemyslovců 163, Nymburk IČ: 00239 500 DIČ: CZ00239 500 telefon: 325 501 111 e-mail: molli@meu-nbk.cz | | PROJEKTANT: UBIQUIST  UBIQUIST VS Jaromírova 67 128 00 Praha 2 - Nusle IČ: 67268463 TEL: 222 540 353 E-MAIL: ubiquist@ubiquist.cz | |
| ZODP. PROJEKT: Ing. David Rufer | | AUTORIZAČNÍ RAZÍTKO: | |
| VYPRACOVAL: Ing. Zuzana Soukalová | | PÁŘE Č.: | |
| DATUM: 11/2021 | MĚŘÍTKO: 1:50 | Č.ZKAZKY: 56/2021 | FORMÁT: Bx A4 |
| VÝKRES: ZI- KANALIZACE-PŮDORYS 2.NP | | ČÁST DOKUMENTACE: Technika prostředí staveb | |
| | | SLOŽKA: D1.4 VČ.: 3 | |