


čp.1616


čp.1615

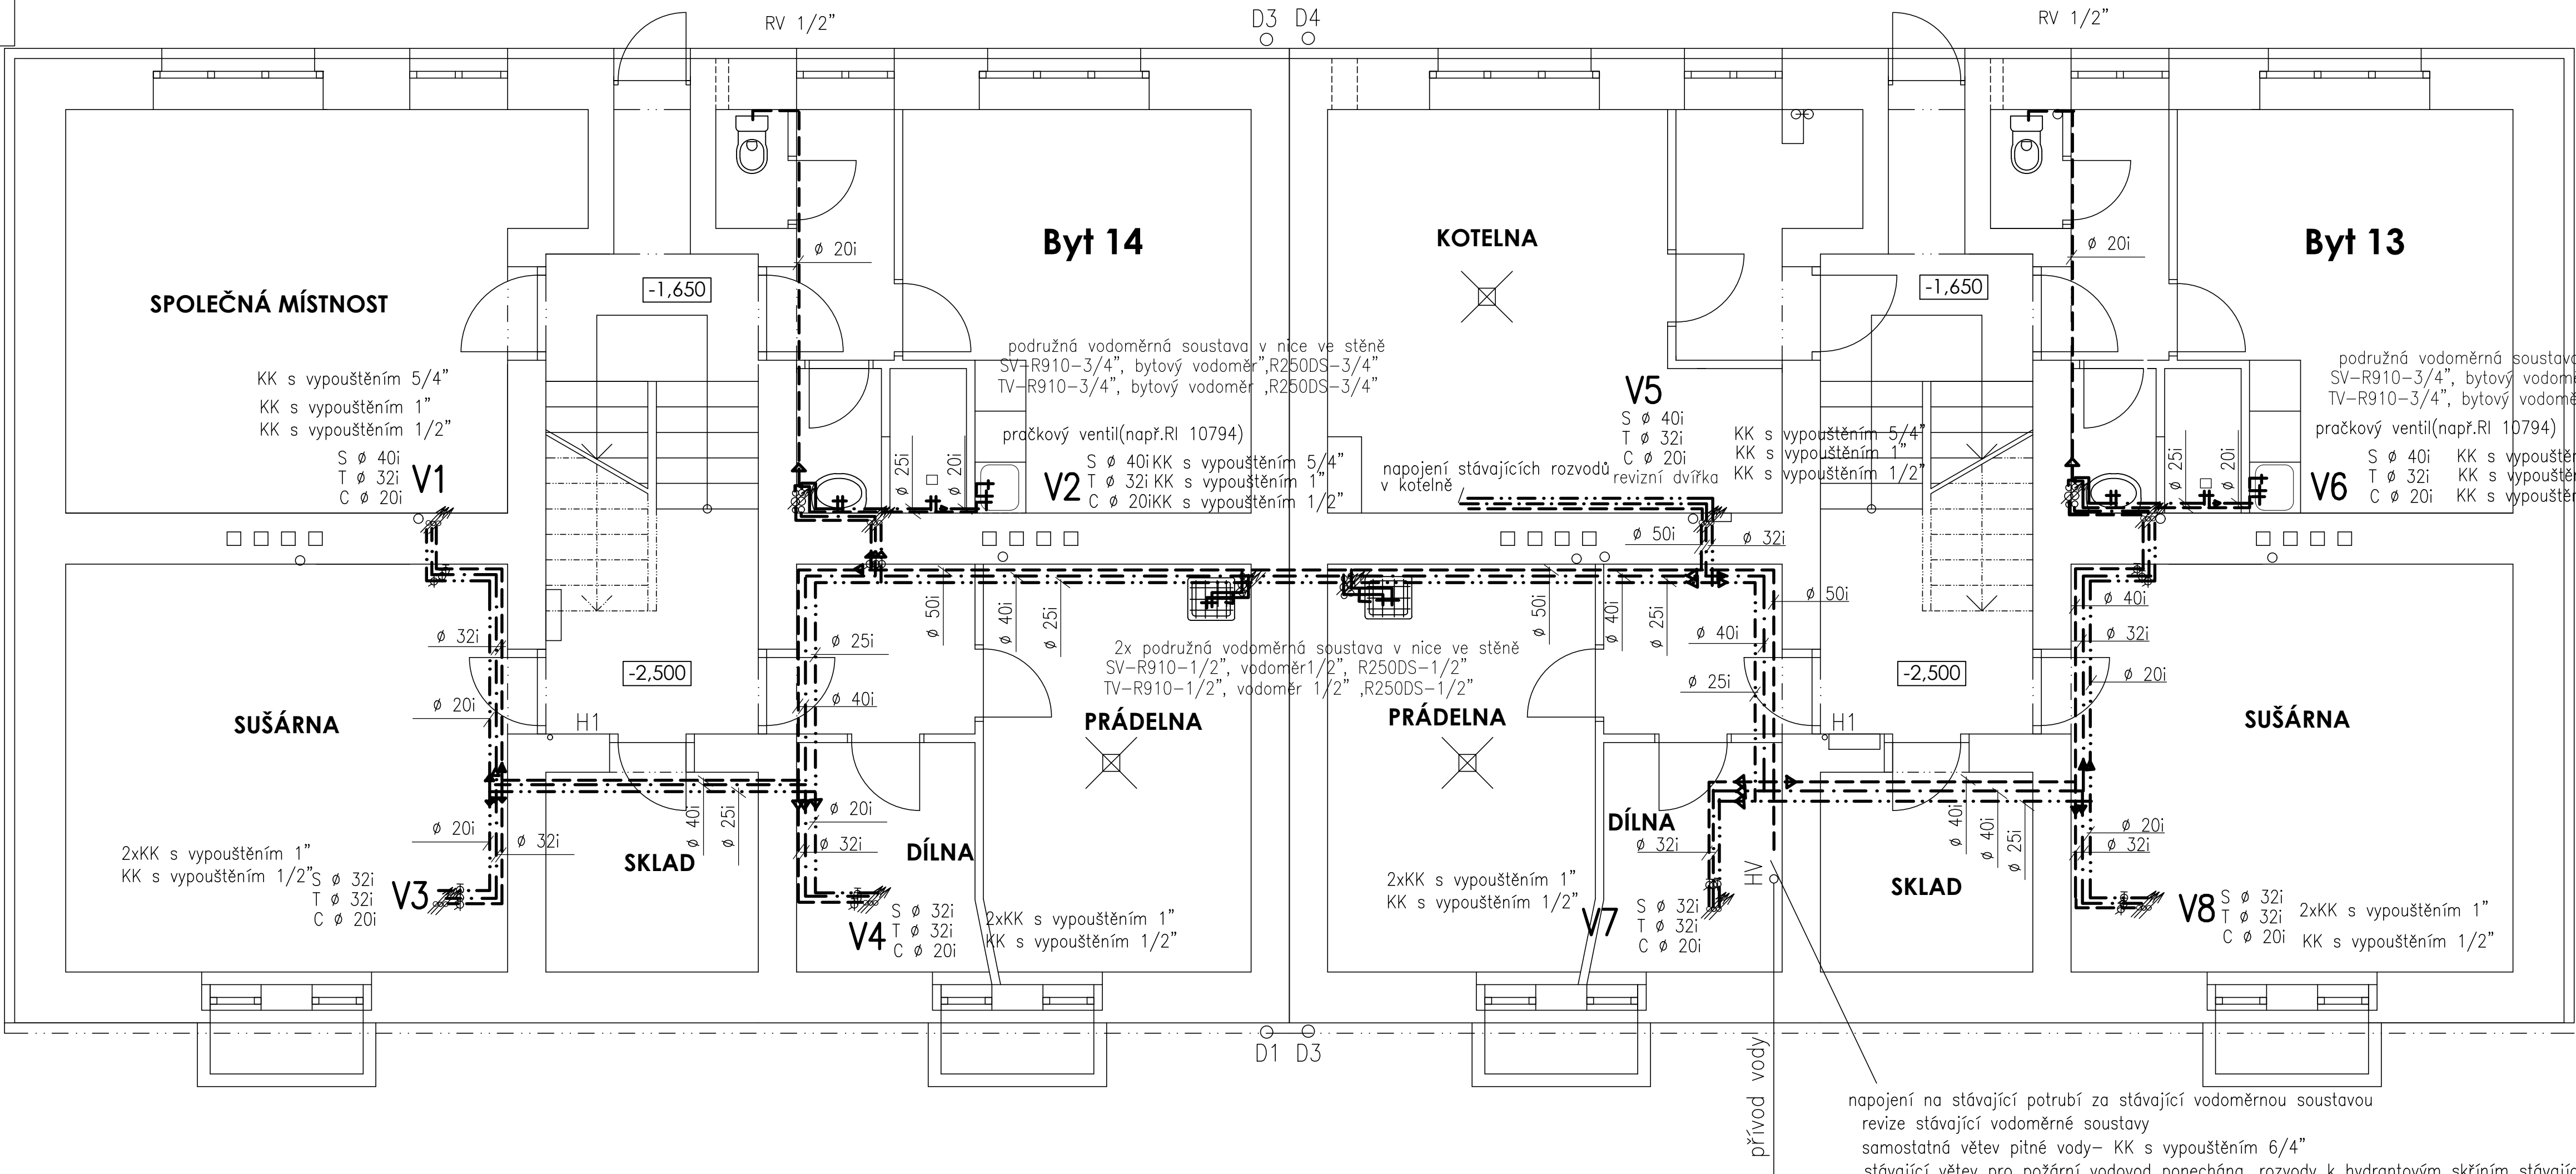

- Umývadlo– stoj.baterie s otoč.ramínkem např.POLAR LIFE PL–L15
- dřez– stojánková dřezová baterie např.POLAR LIFE PL–L05
2xRV1314–1/2"
- sprcha–sprchová nástěn.baterie sprch.komplet s mýdelníkem
např.POLAR LIFE PL–L80B+SK505
- výlevka– nástěnná dřezová baterie např. POLAR LIFE PL–L03B
+ RV 1/2" dopojení plast.splach.nádržky

Potrubí vícevrstvé PP–RCT(např. FIBER BALAST PLUS)

rozvody požární vody stávající– samostatná stávající větev

AKCE: VÝMĚNA ROZVODŮ ZTI, čp.1615 a 1616 Purkyňova ul., 288 02 Nymburk		PROJEKTOVÝ STUPEŇ: DZS	
INVESTOR: Město Nymburk Náměstí Přemyslovců 163, Nymburk IČ: 00239 500 DIČ: CZ00239 500 telefon: 325 501 111 e-mail: mal@meu-nbk.cz	PROJEKTANT: UBIQUIST  Jaramkova 47 128 00 Praha 2 - Nusle IČ: 27268463 TEL: 222 560 353 E-MAIL: ubiquist@ubiquist.cz	AUTORIZAČNÍ RAZÍTKO:	PARÉ Č.:
		ZODP. PROJEKT: Ing. David Rufer	
		VYPRACOVAL: Ing. Zuzana Soukalová	
		DATUM: 11/2021 MĚŘÍTKO: 1:50 Č. ZAKAZKY: 56/2021 FORMÁT: 8x A4	
VÝKRES: ZI-VODOVOD- PŮDORYS 1.PP		ČÁST DOKUMENTACE: Technika prostředí staveb	V.Č.: 5