
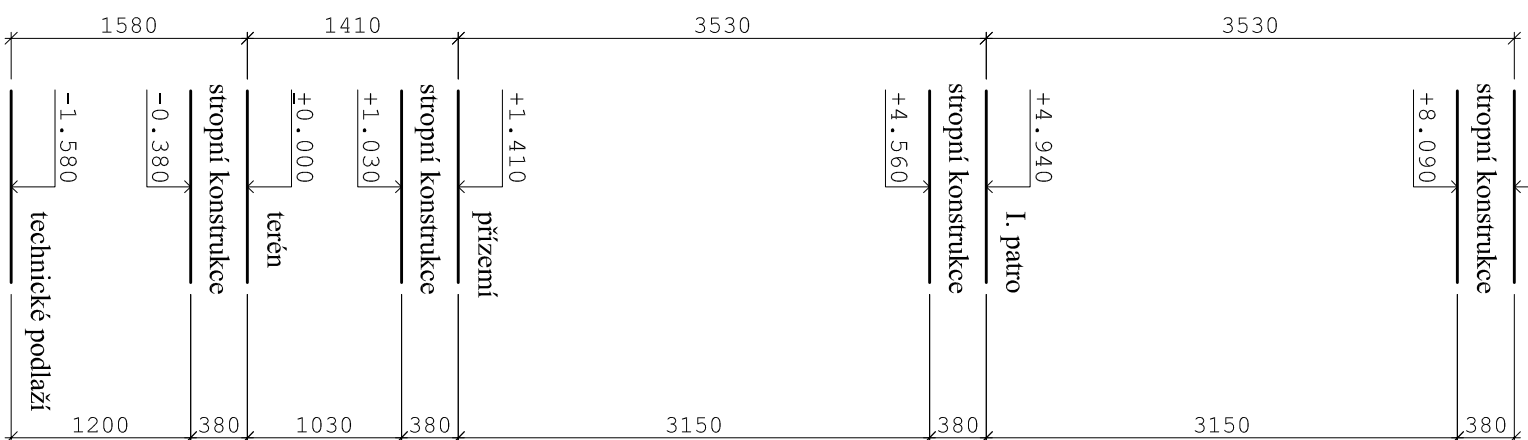
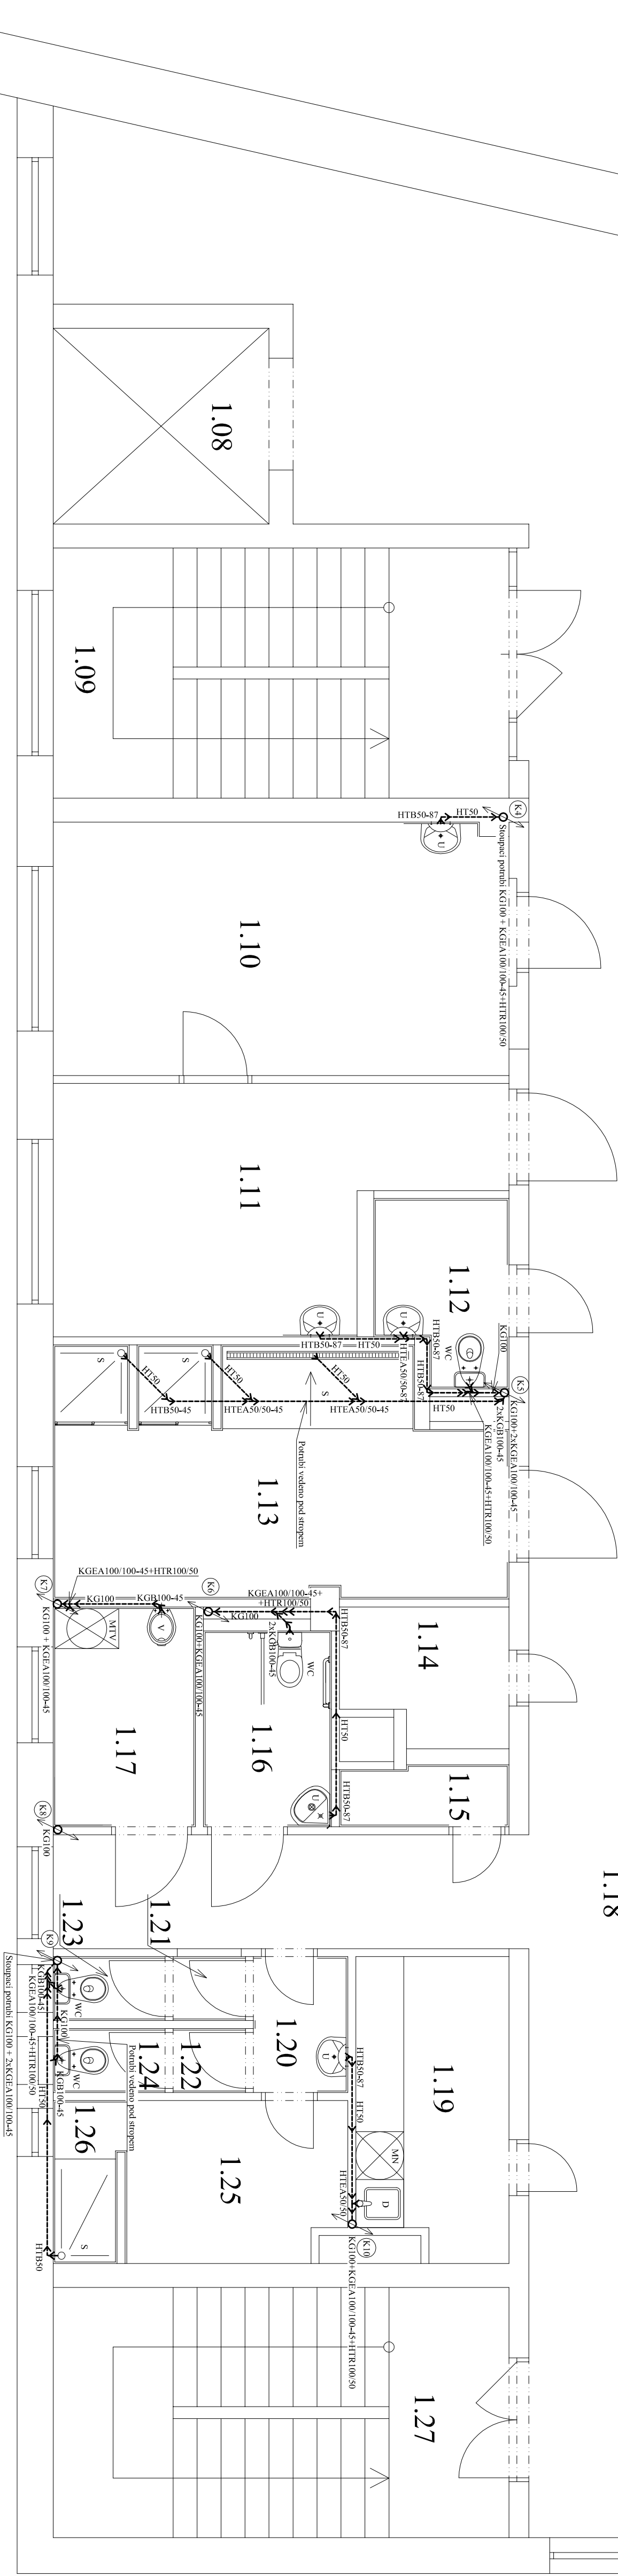
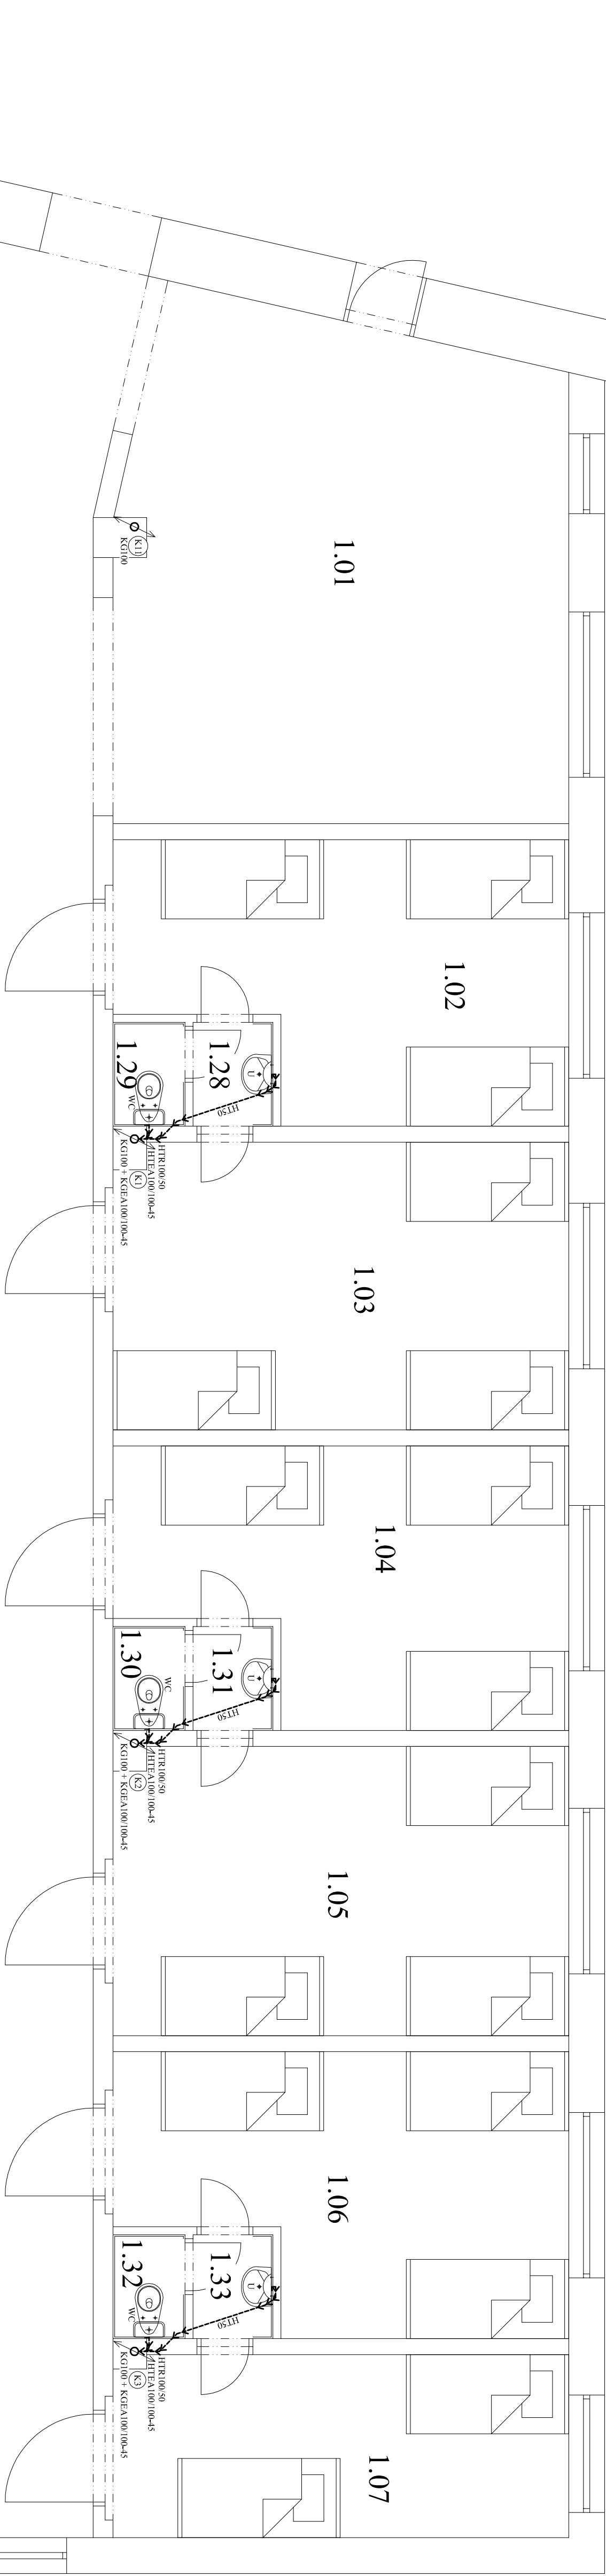


PŘÍZEMÍ

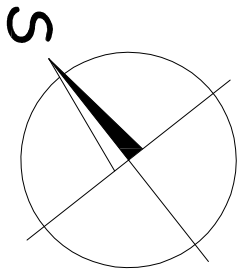


LEGENDA spíškové kanalizace:

- Kanalizace
- (N) Stoupací potrubí
- K0100

Základní údaje spíškové kanalizace:

- 1) Připojení a odvodnění spíškové kanalizace bude provedeno z PP HT systému, resp. PVC KG systému
- 2) Montáž potrubí bude provedena dle montážních předpisů výrobce potrubí
- 3) Montáž potrubí bude provedena dle montážních předpisů výrobce potrubí
- 4) Minimální spád veškeré spíškové kanalizace je 3‰
- 5) Spíšková kanalizace bude sváděna do kanalizačního řádu a napojena na stávající přípojku úzky svod provedený ze systému PVC KG systém

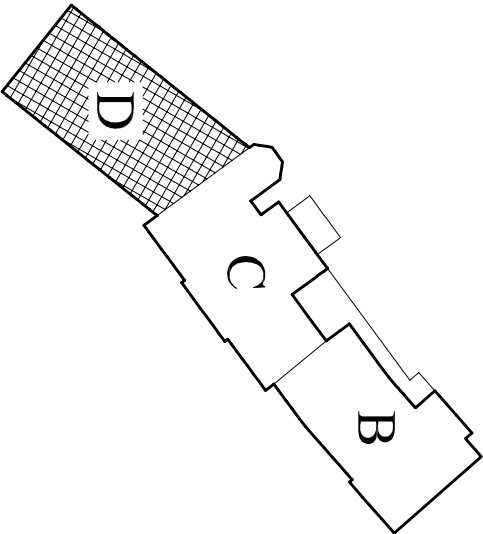

OPROJEVNÝ PROJEKTANT		PROJEKTANT	
ING. ZDENĚK KUBÁNEK		ONDŘEJ MUSIL	
INVESTOR		NEMOCNICE Nymburk, BOLESLAVSKÁ 425/3, Nymburk	
PÁVILON D		PROJEKCE STAVEB	
STAVEBNÍ ÚPRAVY NEMOCNICE Nymburk		www.projekty-musil.cz	
TECHNICKÁ PRŮSTŘEDÍ STAVEB		tel: 722 390 950	
PŮDORYS PŘÍZEMÍ - KANALIZACE		FORMÁT A1	
		DATUM LEDEN 2014	
		STUPEŇ DVZ	
		Č. ZAKÁZKY 192013	
		MĚŘÍTKO 1:50	
		Č. VÝKRESU RA.02	