

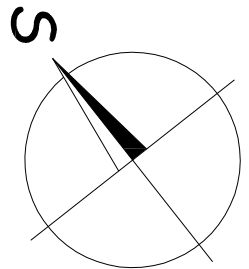


I. PATRO

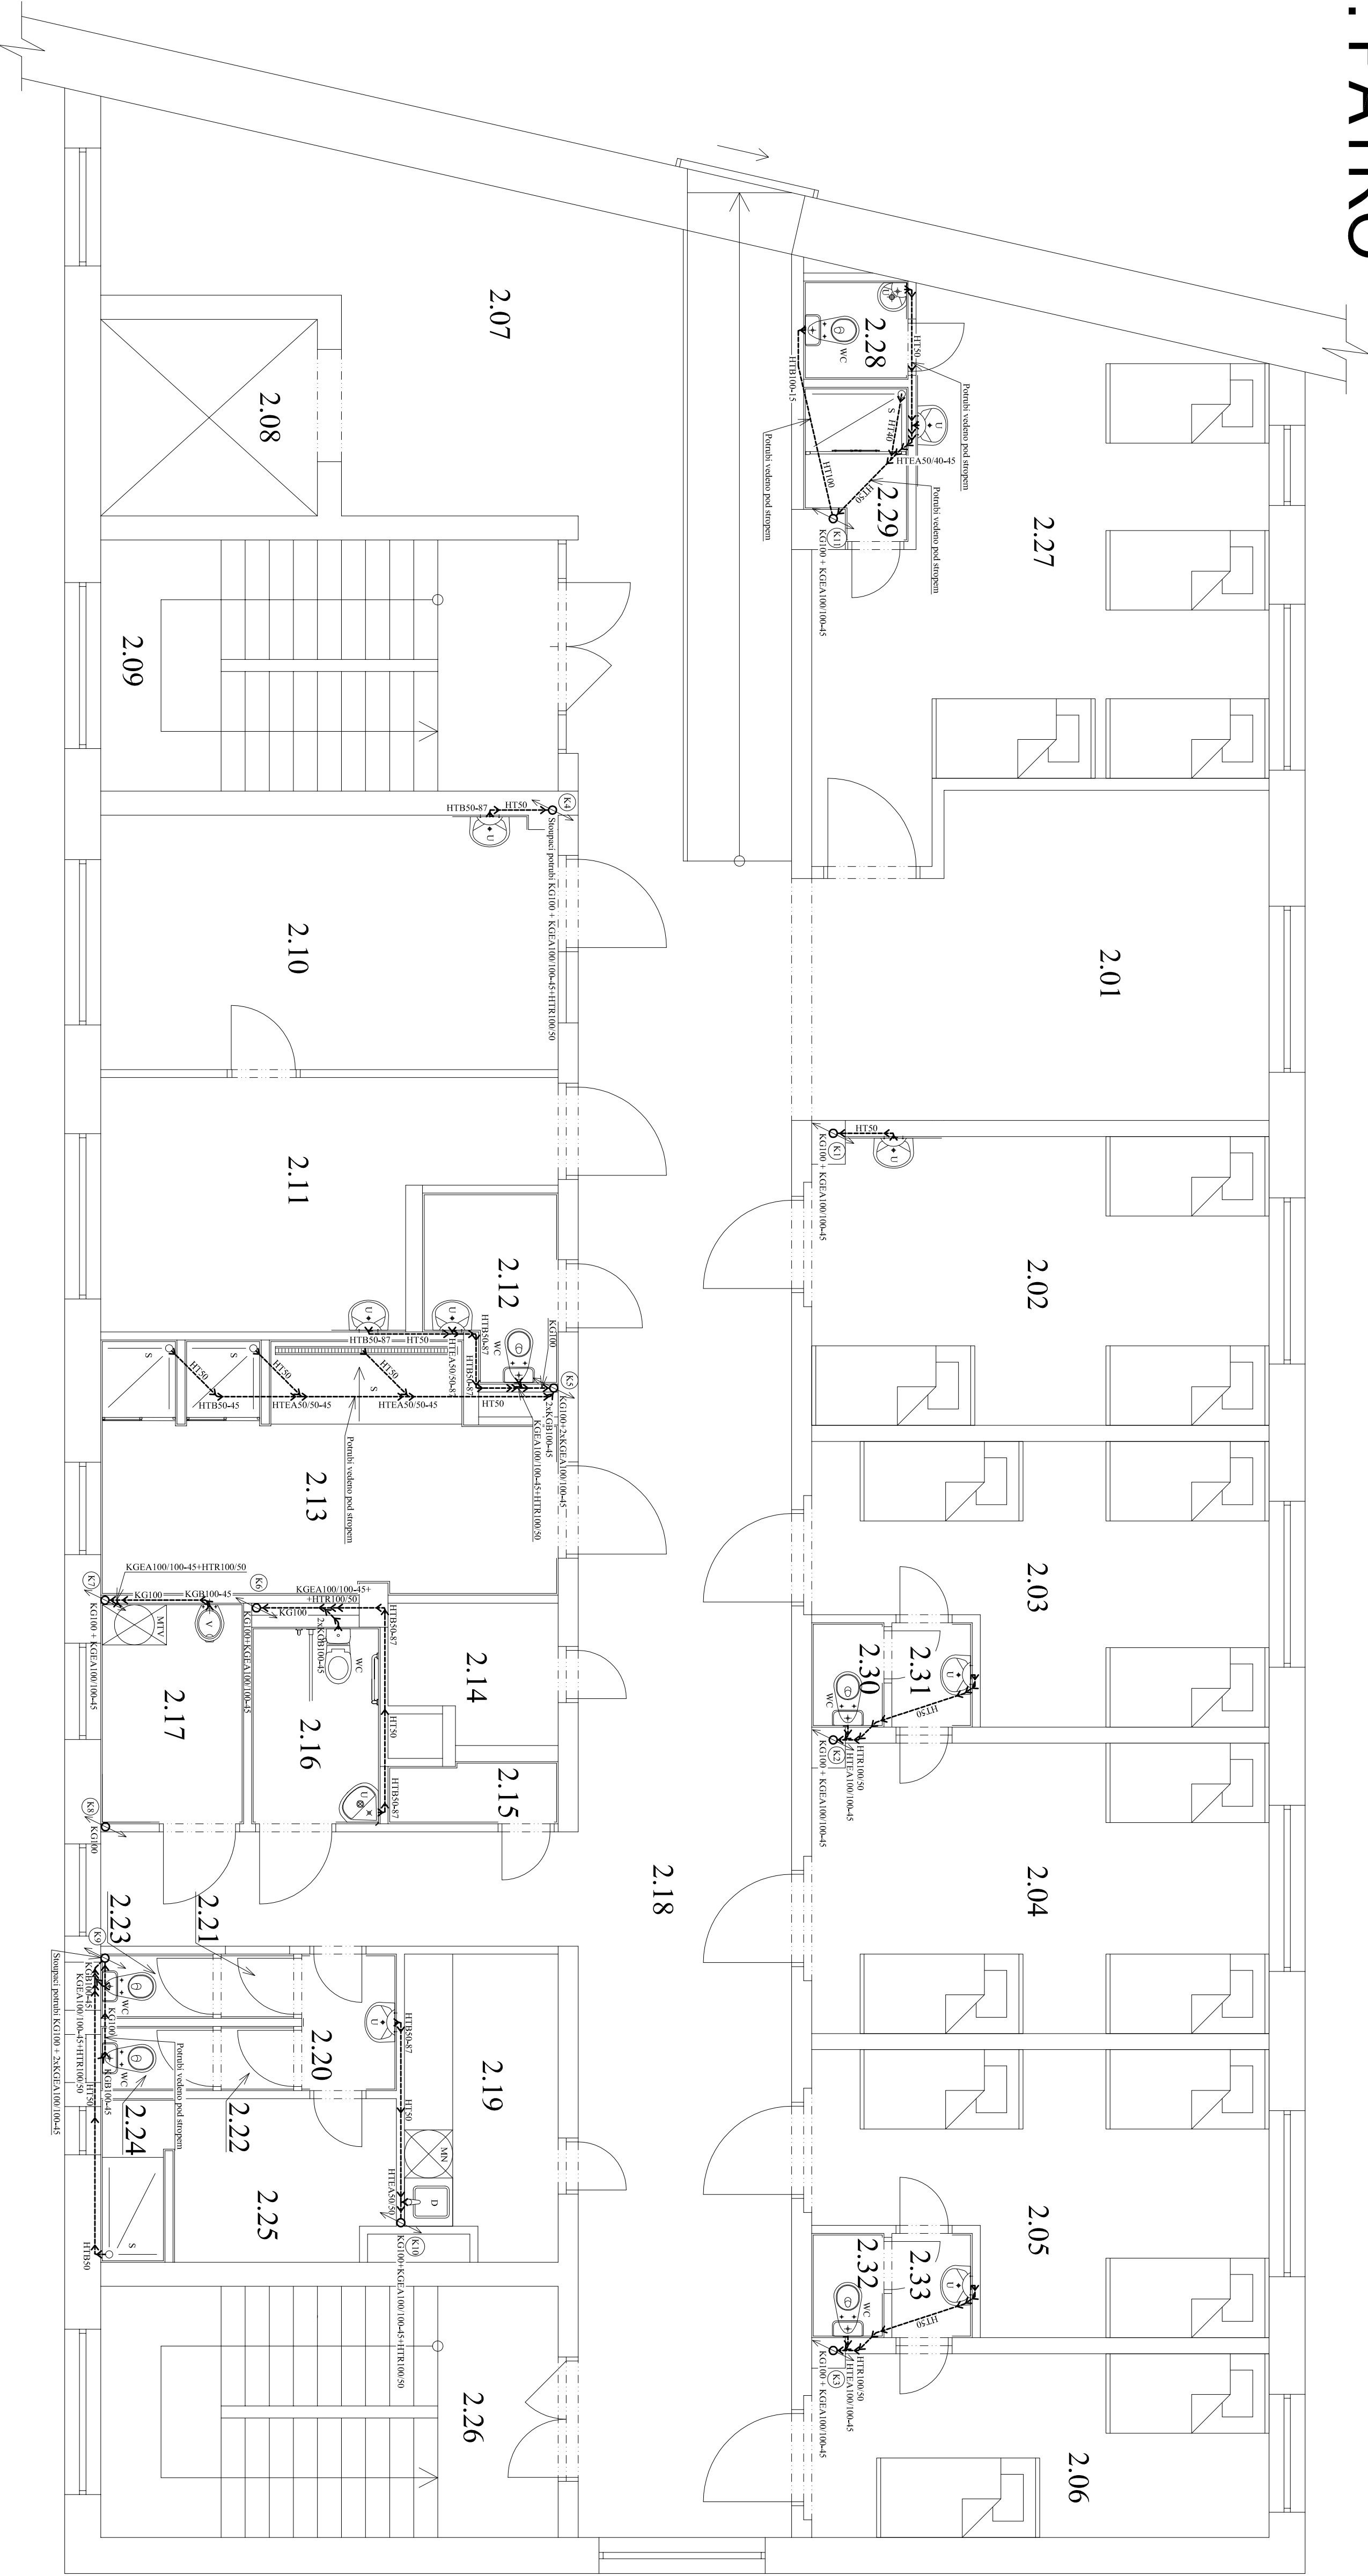

SCHEMATICKÝ ŘEZ

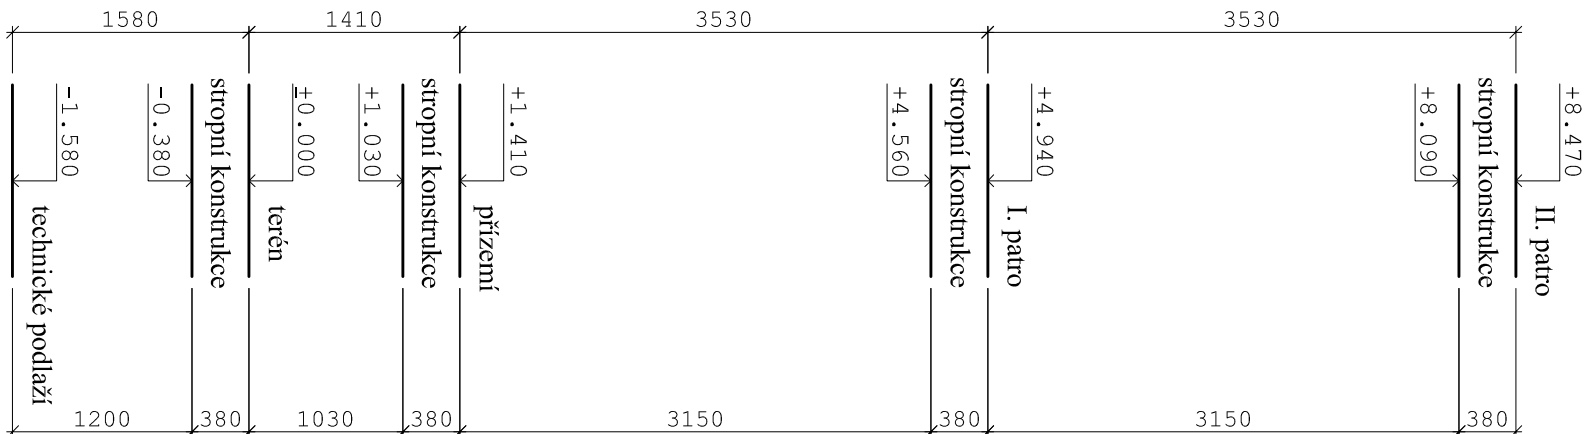


LEGENDA spíškové kanalizace:

- Kanalizace
- ⊗ Stoupací potrubí
- ⊗ Kolo

Základní údaje spíškové kanalizace:

- 1) přípojová a odpadní potrubí kanalizace bude provedena z PP HT systému, resp. PVC KG systém
- 2) montáž potrubí bude prováděna dle montážních předpisů výrobce potrubí
- 3) minimální spád veškeré spíškové kanalizace je 3‰
- 4) spíšková kanalizace bude sváděna do kanalizačního řádu a napojena na stávající přípojný území svod
- 5) potrubí ze systému PVC KG systém

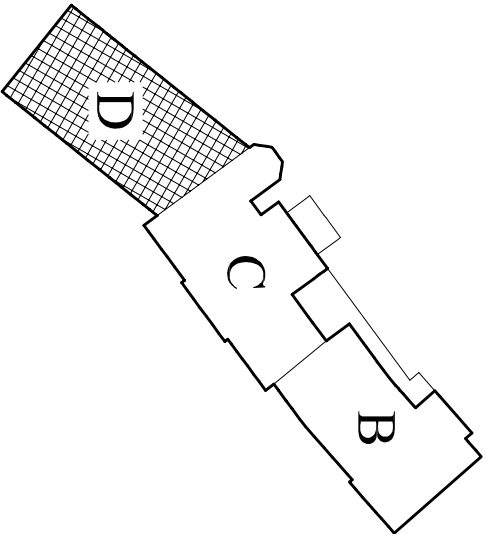

OPROJEVNÝ PROJEKTANT		PROJEKTANT	
ING. ZDENĚK KUBÁNEK		ONDŘEJ MUSIL	
INVESTOR		NEMOCNICE Nymburk, BOLESLAVSKÁ 429, Nymburk	
PÁVILON D		PROJEKCE STAVEB	
STAVEBNÍ ÚPRAVY NEMOCNICE Nymburk		www.projekty-musil.cz	
TECHNICKÁ PRŮSTŘEDÍ STAVEB		tel: 722 390 950	
PŮDORYS I. PATRO - KANALIZACE		FORMÁT A1	
		DATUM LEDEN 2014	
		STUŽEN DVZ	
		Č. ZÁKÁZKY 192013	
		MĚŘÍTKO 1:50	
		Č. VÝKRESU RD.03	