

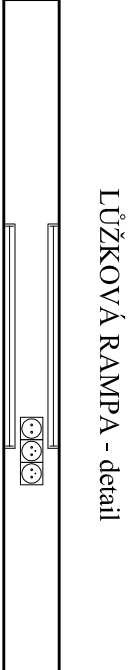


I. PATRO

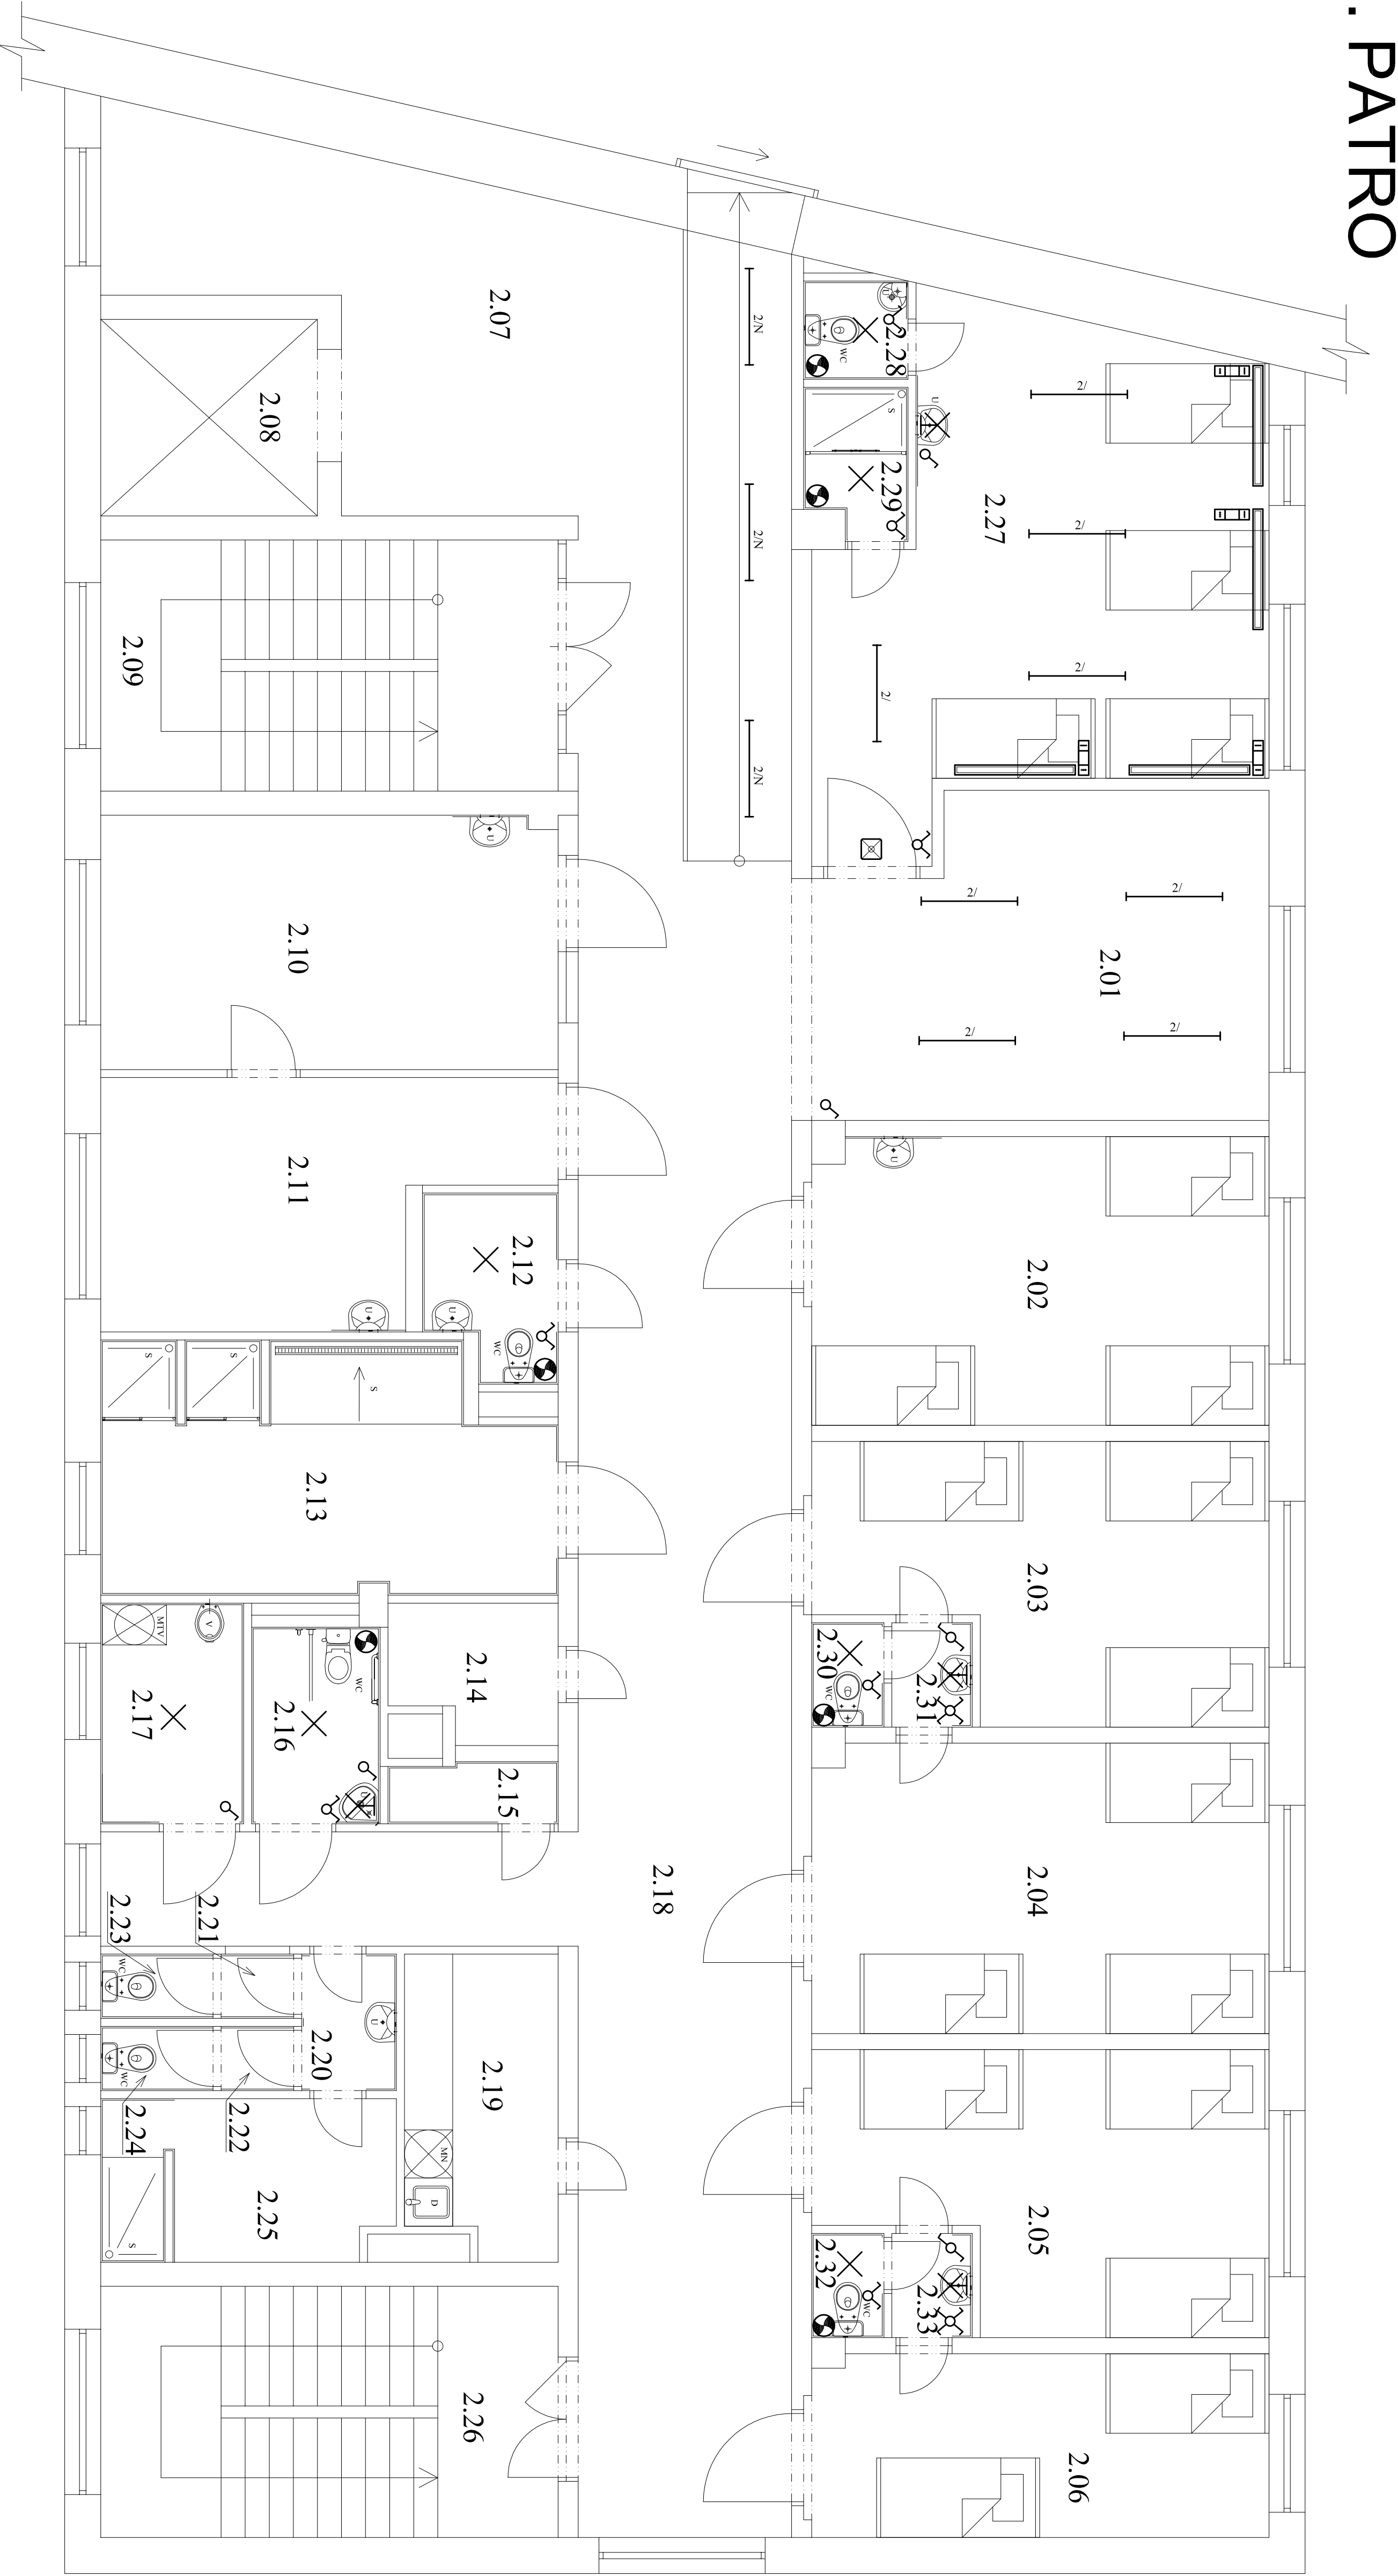

- 1) Označení nad ližkem, horní strana ve výšce 1,7 m, rozměr rampy 1500x123 mm
2) Zářítková svítidla 1x18W - ližkové, 1x36W - nepřímé
3) Nepřímé osvětlení spínáno od dveří, ližkové osvětlení spínáno tlačovým spínačem
4) Zásuvky 230V/16A, bezpečí zrcení pro zřetav přístroje, tlačítko barva pro všeobecné použití

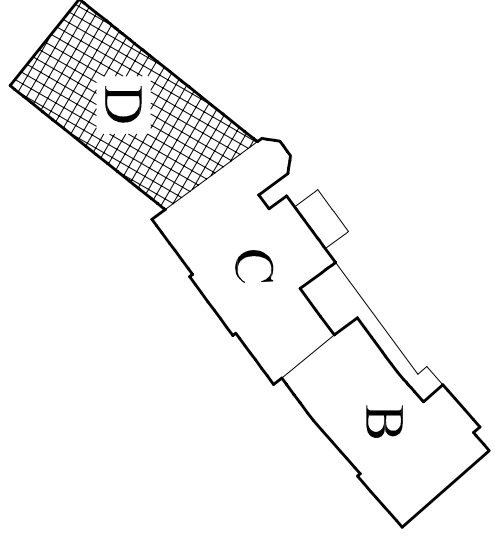

OPROJEVOVÝ PROJEKTANT		PROJEKTANT	
ING. ZDENĚK KUBÁNEK		ONDŘEJ MUSIL	
INVESTOR		NEMOJNICE NYMBURK, BOLSĚANSKÁ 425/3, NYMBURK	
PÁVILION D		FORMÁT A 1	
STAVEBNÍ ÚPRAVY NEMOJNICE NYMBURK		DATUM LEDEN 2014	
TECHNICKÁ PROSTŘEDÍ STAVĚB		STUŽEN DVZ	
PŮDORYS I. PATRO - ELEKTROINSTALACE		Č. ZÁKÁZKY 192013	
		MĚŘÍTKO 1:50	
		Č. VÝKRESU R04.09	

POZNÁMKY:

- 1) Před elektro montáží poslouží provést důkladné vyšetření stávajících elektrických rozvodů
indukčním přístrojem
2) Stavající el. rozvody po úpravě a dle možnosti začlenit do nových navržených elektrických rozvodů
3) Provedení elektroinstalací firma musí provést prováděcí projekt

LEGENDA:

- ⌚ Spínací 1 pol. (230V/10A), kompletní
⌚ Spínací sériový (230V/10A), kompletní
⌚ Přep. křížový jednofázový (230V/10A), kompletní
⌚ Přep. třířadový (230V/10A), kompletní
⌚ Zářítka přisazena 230V, 2x36W, el. předtlačník, píseň bývá (typu IP20, IP40)
⌚ Zářítka pod kuchyňskou linku 230V, 1x36W
⌚ Ližková rampa se zásuvkou
⌚ Svítidlo vlobové 230V, spínáno samostatně
⌚ Ventilátor 230V s kabelkem
⌚ Svítidlo rozsvět 230V, 11W/3bod.
⌚ Svítidlo žiarovkové nastenné
⌚ Dávkovač zásuvka
⌚ Dávkovač zásuvka
⌚ Dávkovač zásuvka

