


Potrubí UT

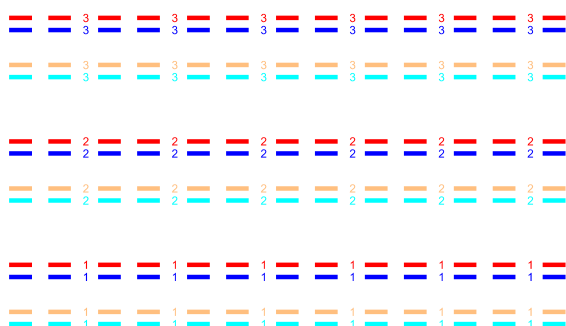

potrubí UT (vytápění) navrhované (V3)

potrubí UT (vytápění) stávající (V3)

 
potrubí UT (vytápění) navrhované (V2)

potrubí UT (vytápění) stávající (V2)

potrubí UT (vytápění) navrhované (V1)

potrubí UT (vytápění) stávající (V1)

Otopná tělesa



V 1
Kalor 20/ 900/ 160


otopné těleso - půdorysné zobrazení

popis otopného tělesa

Regulace vytápění




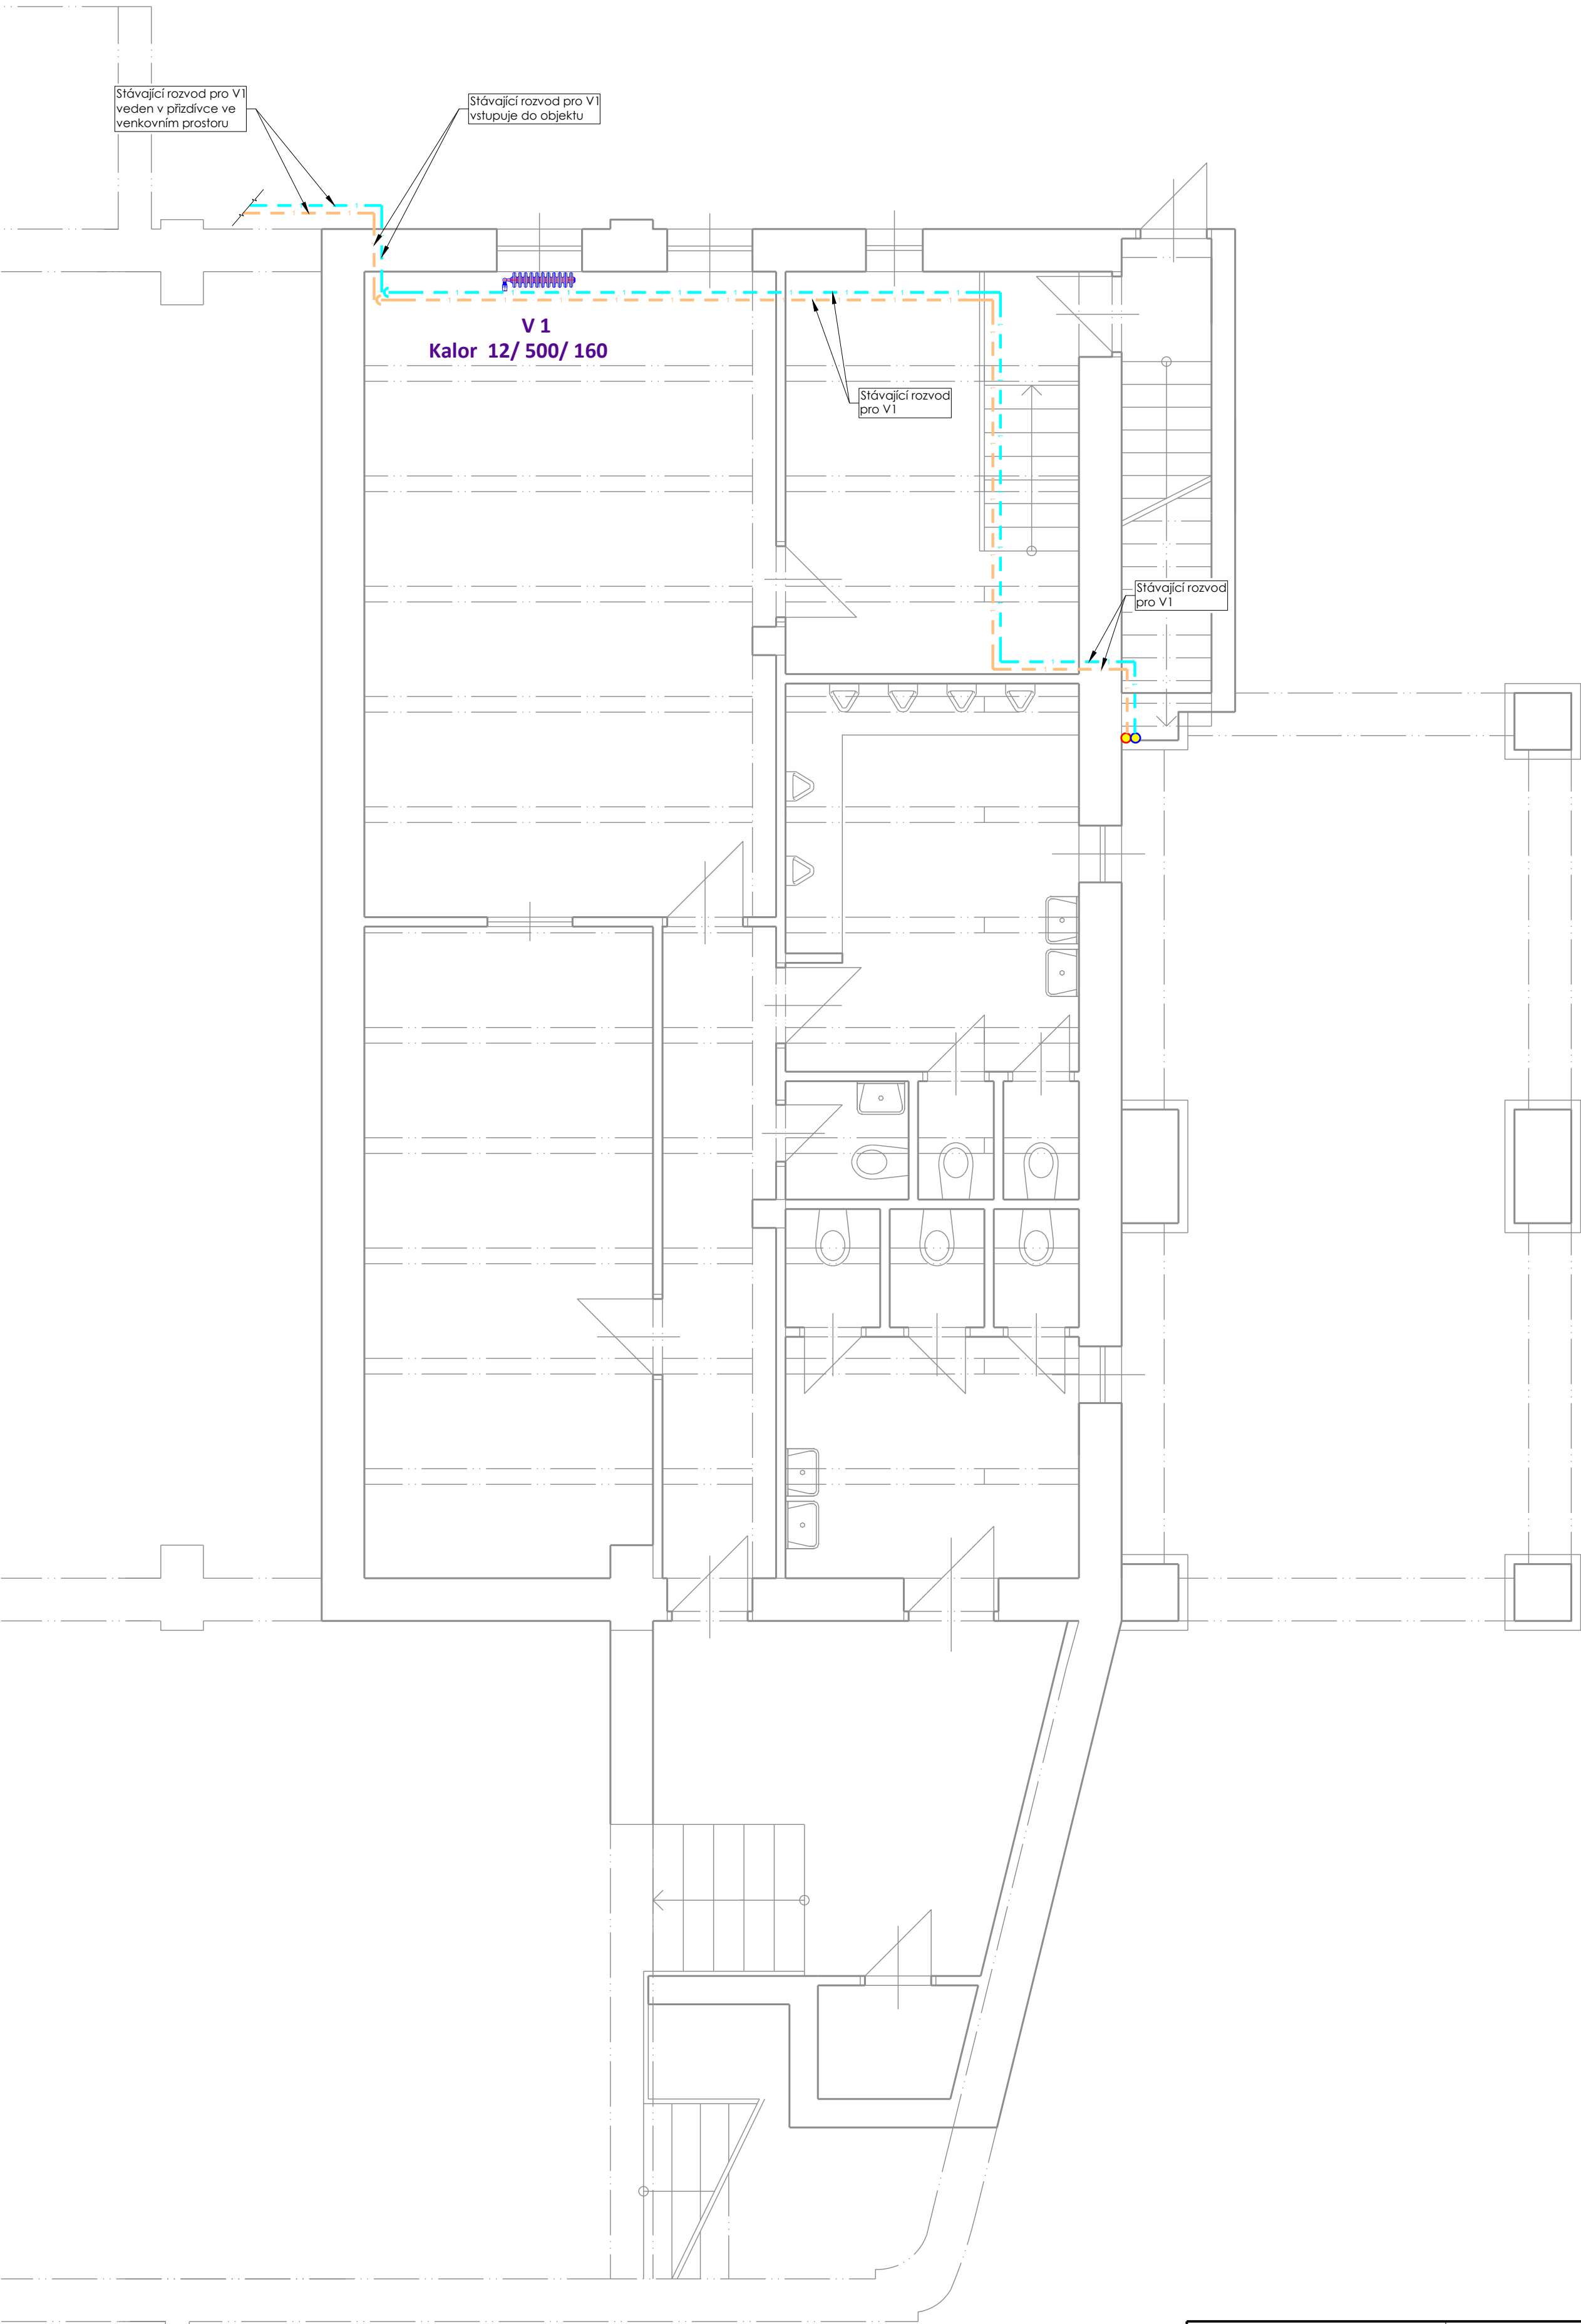
MaR (trasa regulační kabeláže)

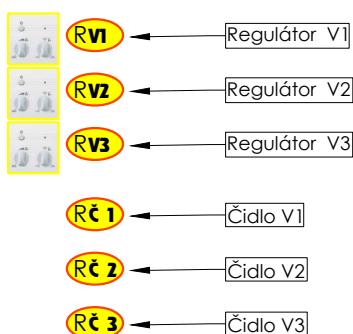


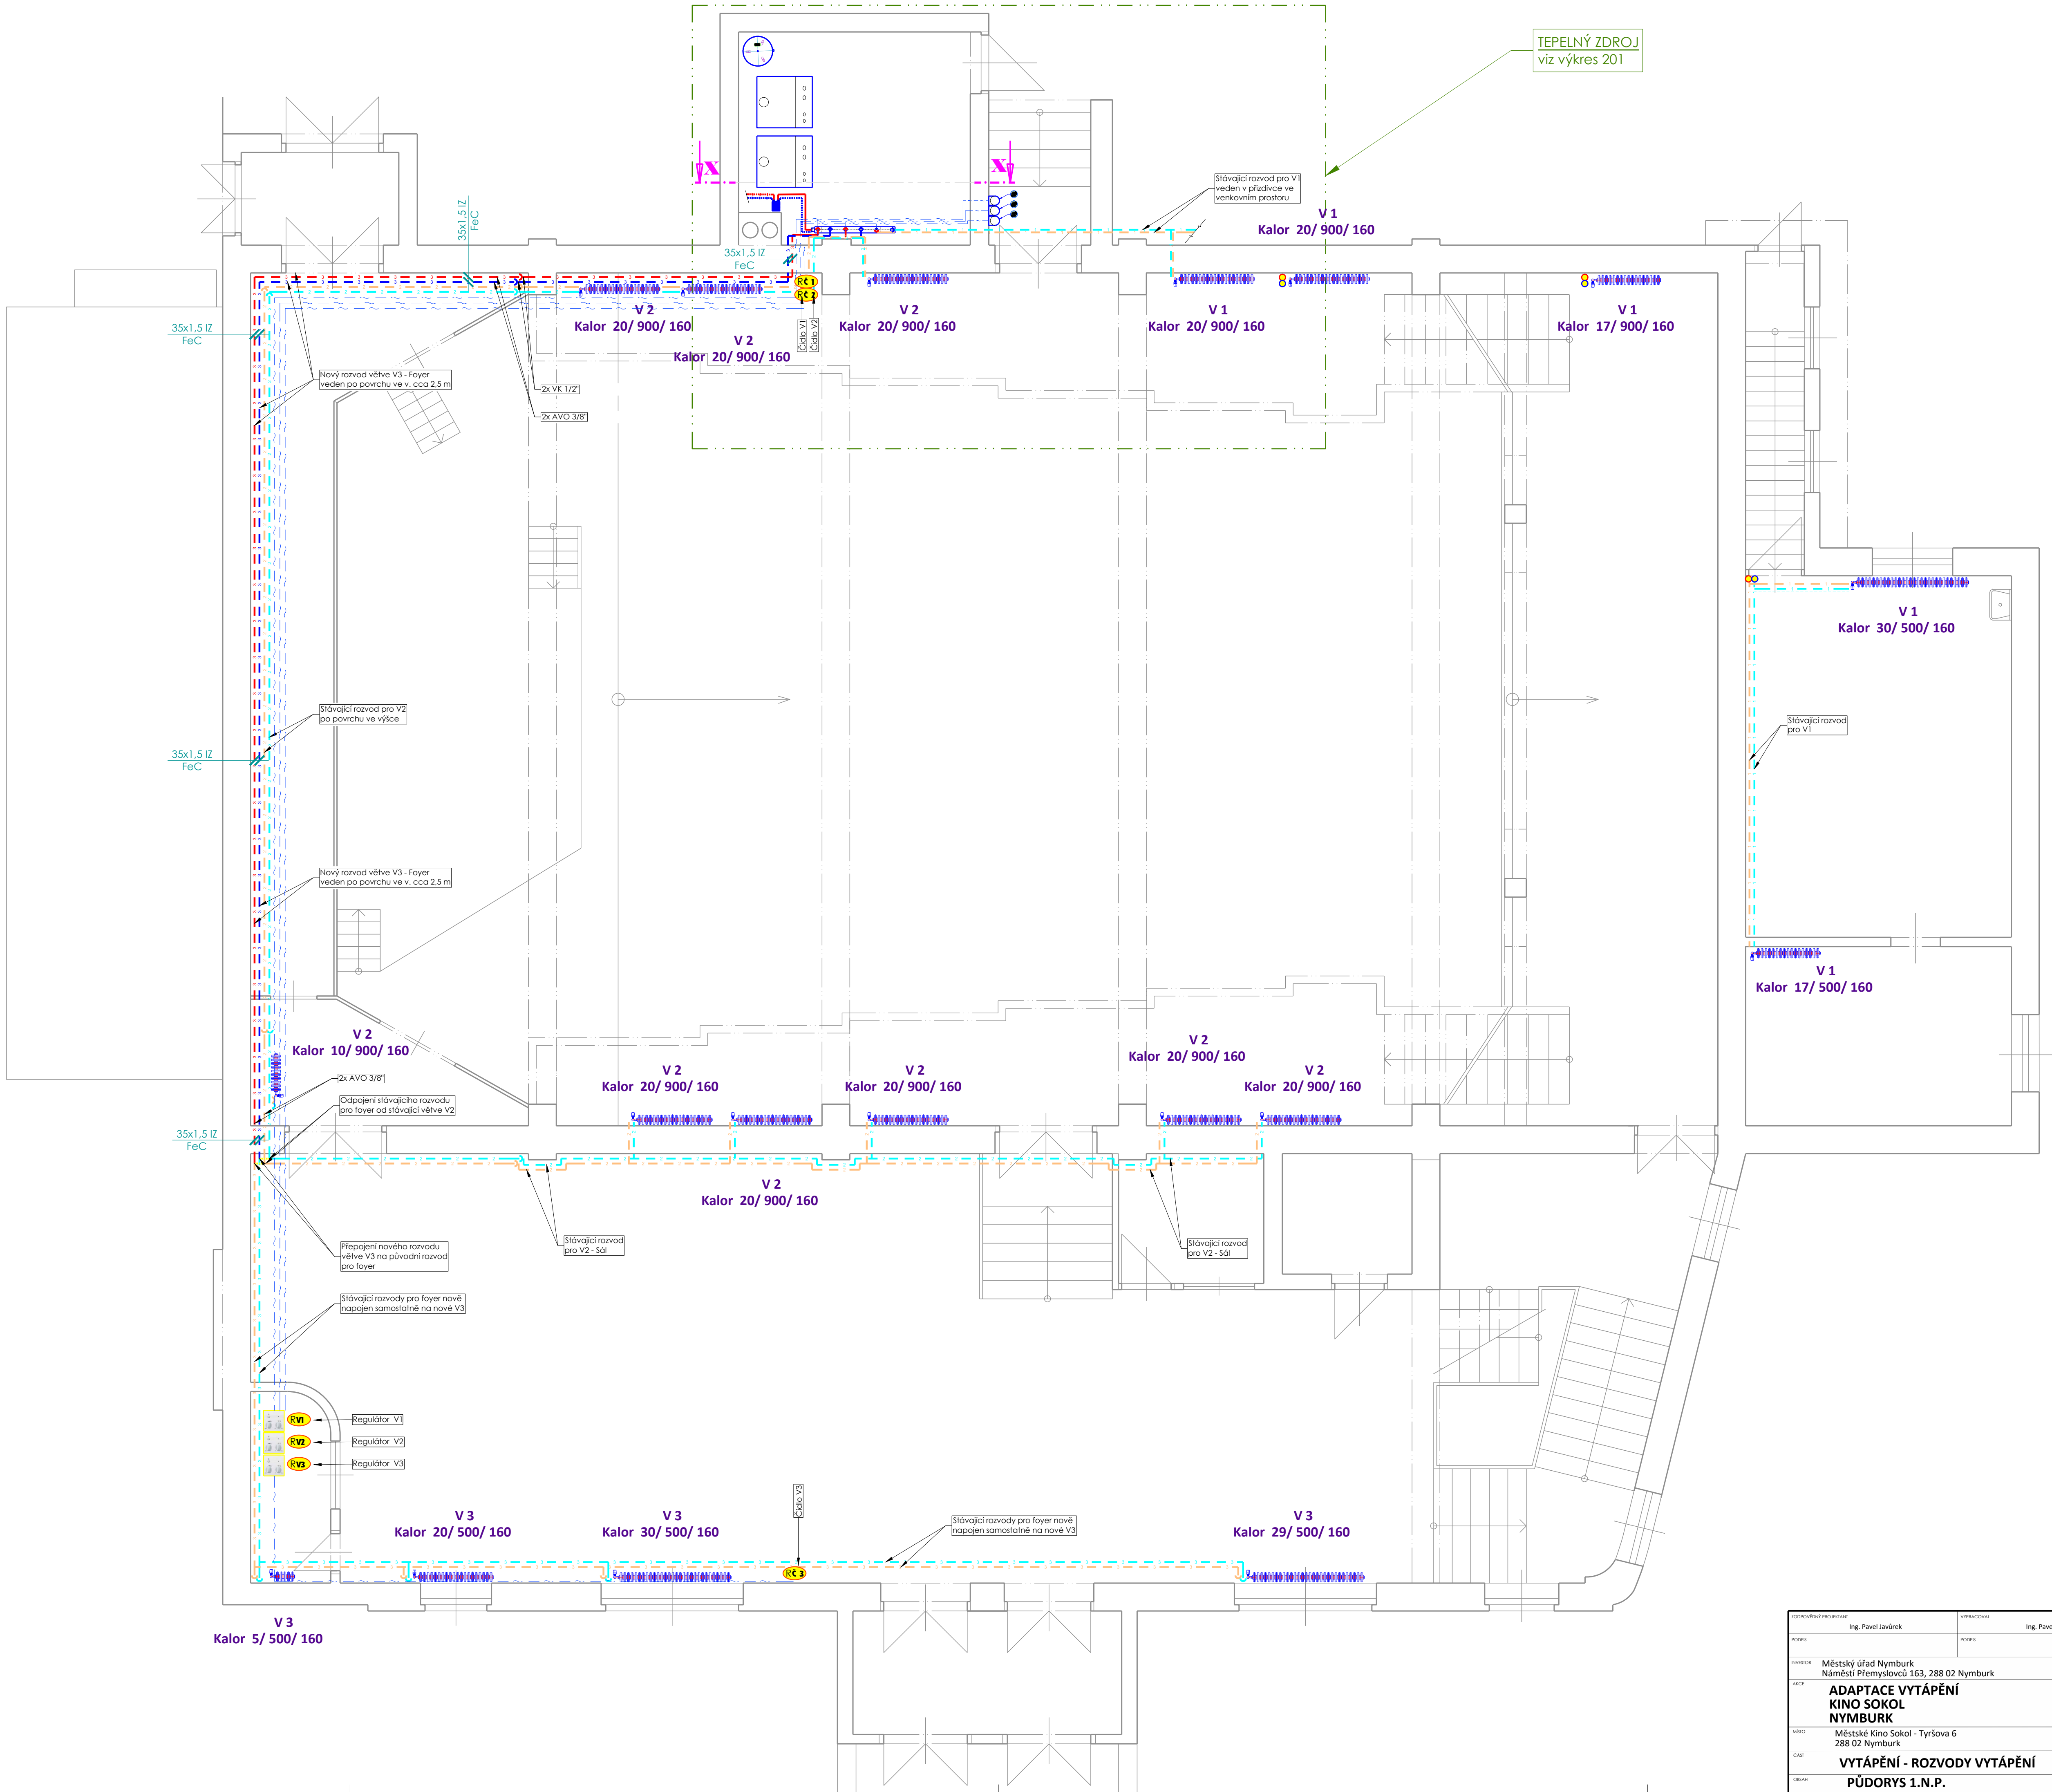
MaR (umístění regulátorů vytápění)

MaR (umístění čidel vytápění)

ZODPOVĚDNÝ PROJEKTANT Ing. Pavel Javůrek	VYPRACOVAL Ing. Pavel Javůrek	 Ing. Pavel Javůrek U Závorky 1667 288 02 Nymburk telefon +420 603 179 542		
PODPIS	PODPIS			
INVESTOR Městský úřad Nymburk Náměstí Přemyslovců 163, 288 02 Nymburk	DATUM prosinec 2022			
AKCE ADAPTACE VYTÁPĚNÍ KINO SOKOL NYMBURK	STUPEŇ DPS		ČÍSLO ZAKÁZKY 22035	
MÍSTO Městské Kino Sokol - Tyršova 6 288 02 Nymburk	OBJEKT 6			
ČÁST VYTÁPĚNÍ - ROZVODY VYTÁPĚNÍ	MĚŘÍTKO -----	ČÍSLO VÝKRESU 100	PARE XX	
OBSAH LEGENDA K VÝKRESOVÉ DOKUMENTACI				



ZODPOVĚDNÝ PROJEKTANT Ing. Pavel Javůrek		VYPRACOVAL Ing. Pavel Javůrek		 Ing. Pavel Javůrek U Závěr 1667 288 02 Nymburk telefon +420 603 179 542	
PODPIS		PODPIS		DATUM prosinec 2022	
INVESTOR Městský úřad Nymburk Náměstí Přemyslovců 163, 288 02 Nymburk				STUPEŇ DPS	
AKCE ADAPTACE VYTÁPĚNÍ KINO SOKOL NYMBURK				ČÍSLO ZAKÁZKY 22035	
MÍSTO Městské Kino Sokol - Tyršova 6 288 02 Nymburk				OBJEKT 6	
ČÁST VYTÁPĚNÍ - ROZVODY VYTÁPĚNÍ				MĚŘÍTKO 1:50	ČÍSLO VÝKRESU 101
OBSAH PŮDORYS 1.P.P.					



TEPELNÝ ZDROJ
viz výkres 201

Stávající rozvod pro V1
veden v příčlivce ve
venkovním prostoru

Nový rozvod větve V3 - Foyer
veden po povrchu ve v. cca 2,5 m

Stávající rozvod pro V2
po povrchu ve výšce

Nový rozvod větve V3 - Foyer
veden po povrchu ve v. cca 2,5 m

2x AV0 3/8"

Odpojení stávajícího rozvodu
pro foyer od stávající větve V2

Přepojení nového rozvodu
větve V3 na původní rozvod
pro foyer


Stávající rozvody pro foyer nově
napojen samostatně na nově V3

Regulátor V1

Regulátor V2

Regulátor V3

Stávající rozvody pro foyer nově
napojen samostatně na nově V3


ADAPTOVÁNÍ PROJEKTANT	Ing. Pavel Javůrek	VYPRACOVAL	Ing. Pavel Javůrek		Ing. Pavel Javůrek U Závor 1667 288 02 Nymburk telefon +420 603 179 542
PROJEKT		PROJEKT			
INVESTOR	Městský úřad Nymburk Náměstí Přemyslovců 163, 288 02 Nymburk				prosinec 2022
PRŮJEKT	ADAPTACE VYTÁPĚNÍ KINO SOKOL NYMBURK				DPS
					ČÍSLO DOKUMENTU 22035
OBJEDNATEL	Městské Kino Sokol - Tyršova 6 288 02 Nymburk				ČÍSLO 6
ČÍSLO	VYTÁPĚNÍ - ROZVODY VYTÁPĚNÍ				MĚŘÍTKO 1:50
POSLAN	PŮDORYS 1.N.P.				ČÍSLO VÝKRESU 102
					PÁŘÍ XX

LEGENDA POTRUBÍ




potrubí UT (vytápění) navrhované (V3)

 potrubí UT (vytápění) stávající (V3)



potrubí UT (vytápění) navrhované (V2)

 potrubí UT (vytápění) stávající (V2)



potrubí UT (vytápění) navrhované (V1)

potrubí UT (vytápění) stávající (V1)



potrubí kanalizačního svodu

dimenze potrubí

FeC 42x1,5Iz

PŘIPOJOVACÍ MÍSTA



napojení kanalizačního svodu

 


napojení MaR




napojení elektro


PRVKY TECHNOLOGIE - ROZMĚROVÉ ZOBRAZENÍ





pozice - značení prvku technologie vytápění

ZODPOVĚDNÝ PROJEKTANT Ing. Pavel Javůrek	VYPRACOVAL Ing. Pavel Javůrek	 Ing. Pavel Javůrek U Závora 1667 288 02 Nymburk telefon +420 603 179 542		
PODPIS	PODPIS			
INVESTOR Městský úřad Nymburk Náměstí Přemyslovců 163, 288 02 Nymburk	DATUM prosinec 2022			
AKCE ADAPTACE VYTÁPĚNÍ KINO SOKOL NYMBURK	STUPEŇ DPS			
	ČÍSLO ZAKÁZKY 22035			
MÍSTO Městské Kino Sokol - Tyršova 6 288 02 Nymburk	OBJEKT 6			
ČÁST VYTÁPĚNÍ - TEPELNÝ ZDROJ	MĚŘÍTKO -----	ČÍSLO VÝKRESU 200	PARE XX	
OBSAH LEGENDA K VÝKRESOVÉ DOKUMENTACI				


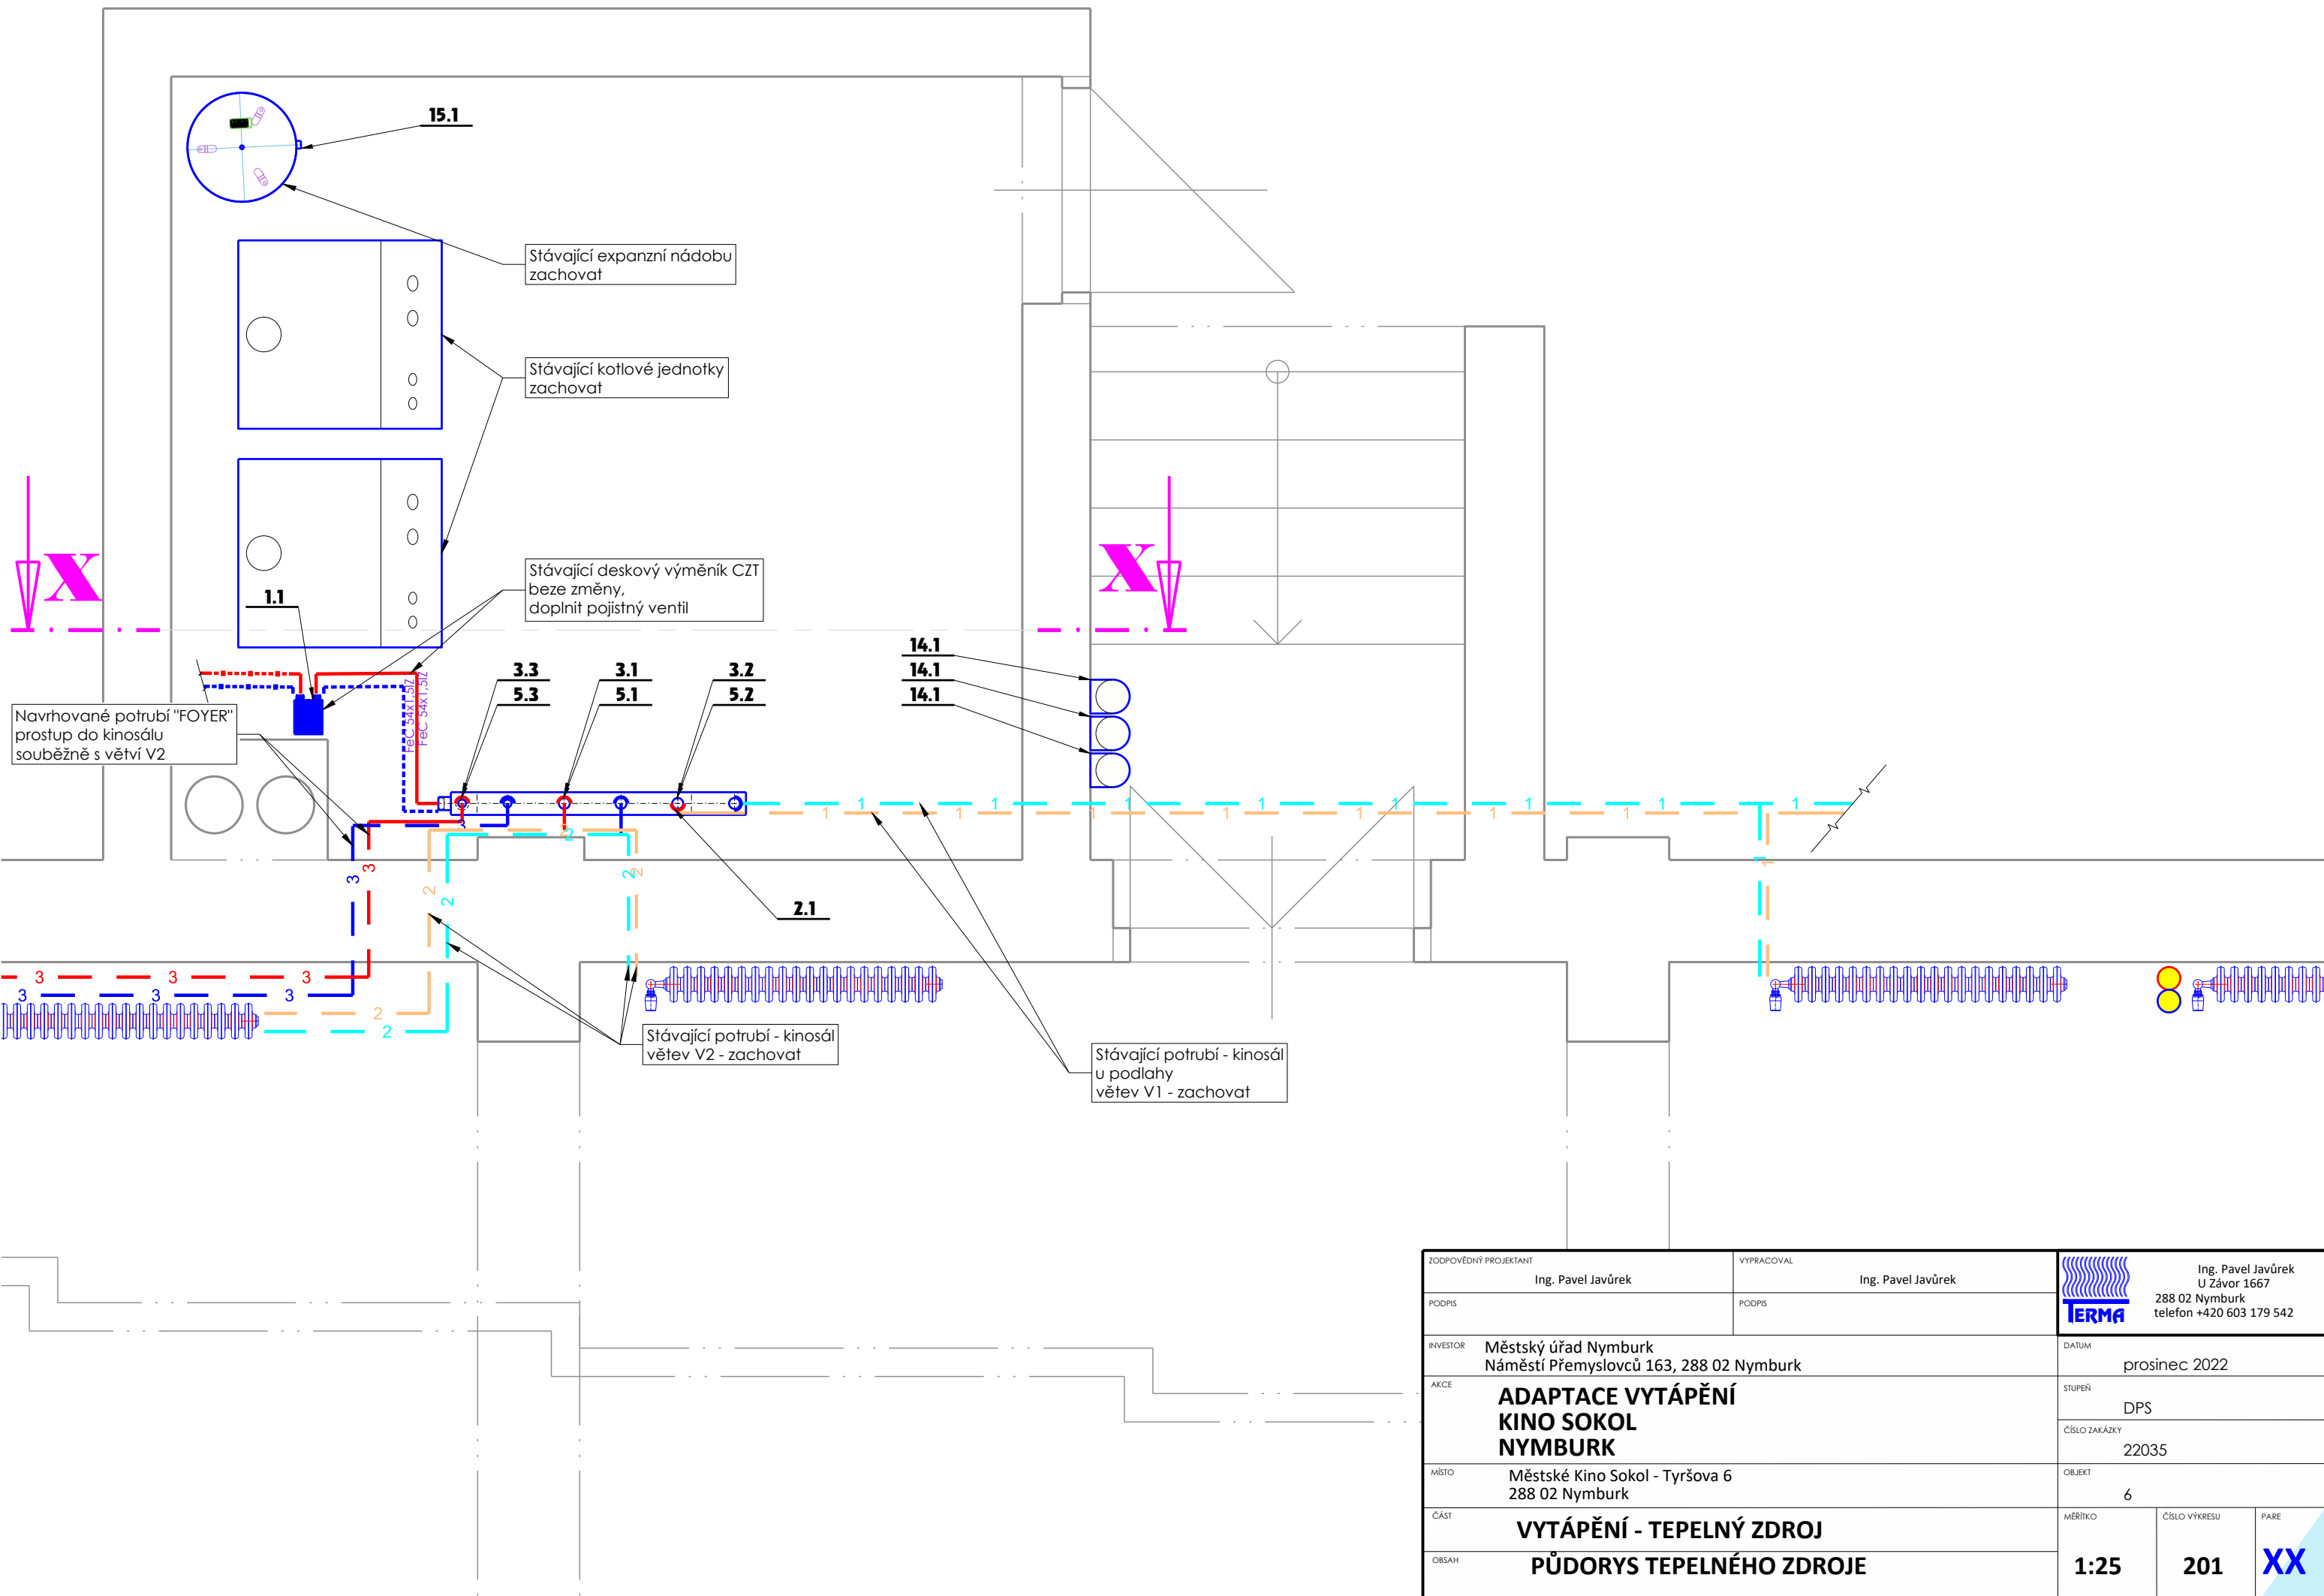


ZODPOVĚDNÝ PROJEKTANT Ing. Pavel Javůrek		VYPRACOVAL Ing. Pavel Javůrek		 Ing. Pavel Javůrek U Závor 1667 288 02 Nymburk telefon +420 603 179 542		
PODPIS		PODPIS				
INVESTOR Městský úřad Nymburk Náměstí Přemyslovců 163, 288 02 Nymburk				DATUM prosinec 2022		
AKCE ADAPTACE VYTÁPĚNÍ KINO SOKOL NYMBURK				STUPEŇ DPS		
				ČÍSLO ZAKÁZKY 22035		
MÍSTO Městské Kino Sokol - Tyršova 6 288 02 Nymburk				OBJEKT 6		
ČÁST VYTÁPĚNÍ - TEPELNÝ ZDROJ				MĚŘÍTKO 1:25	ČÍSLO VÝKRESU 201	PARE XX
OBSAH PŮDORYS TEPELNÉHO ZDROJE						

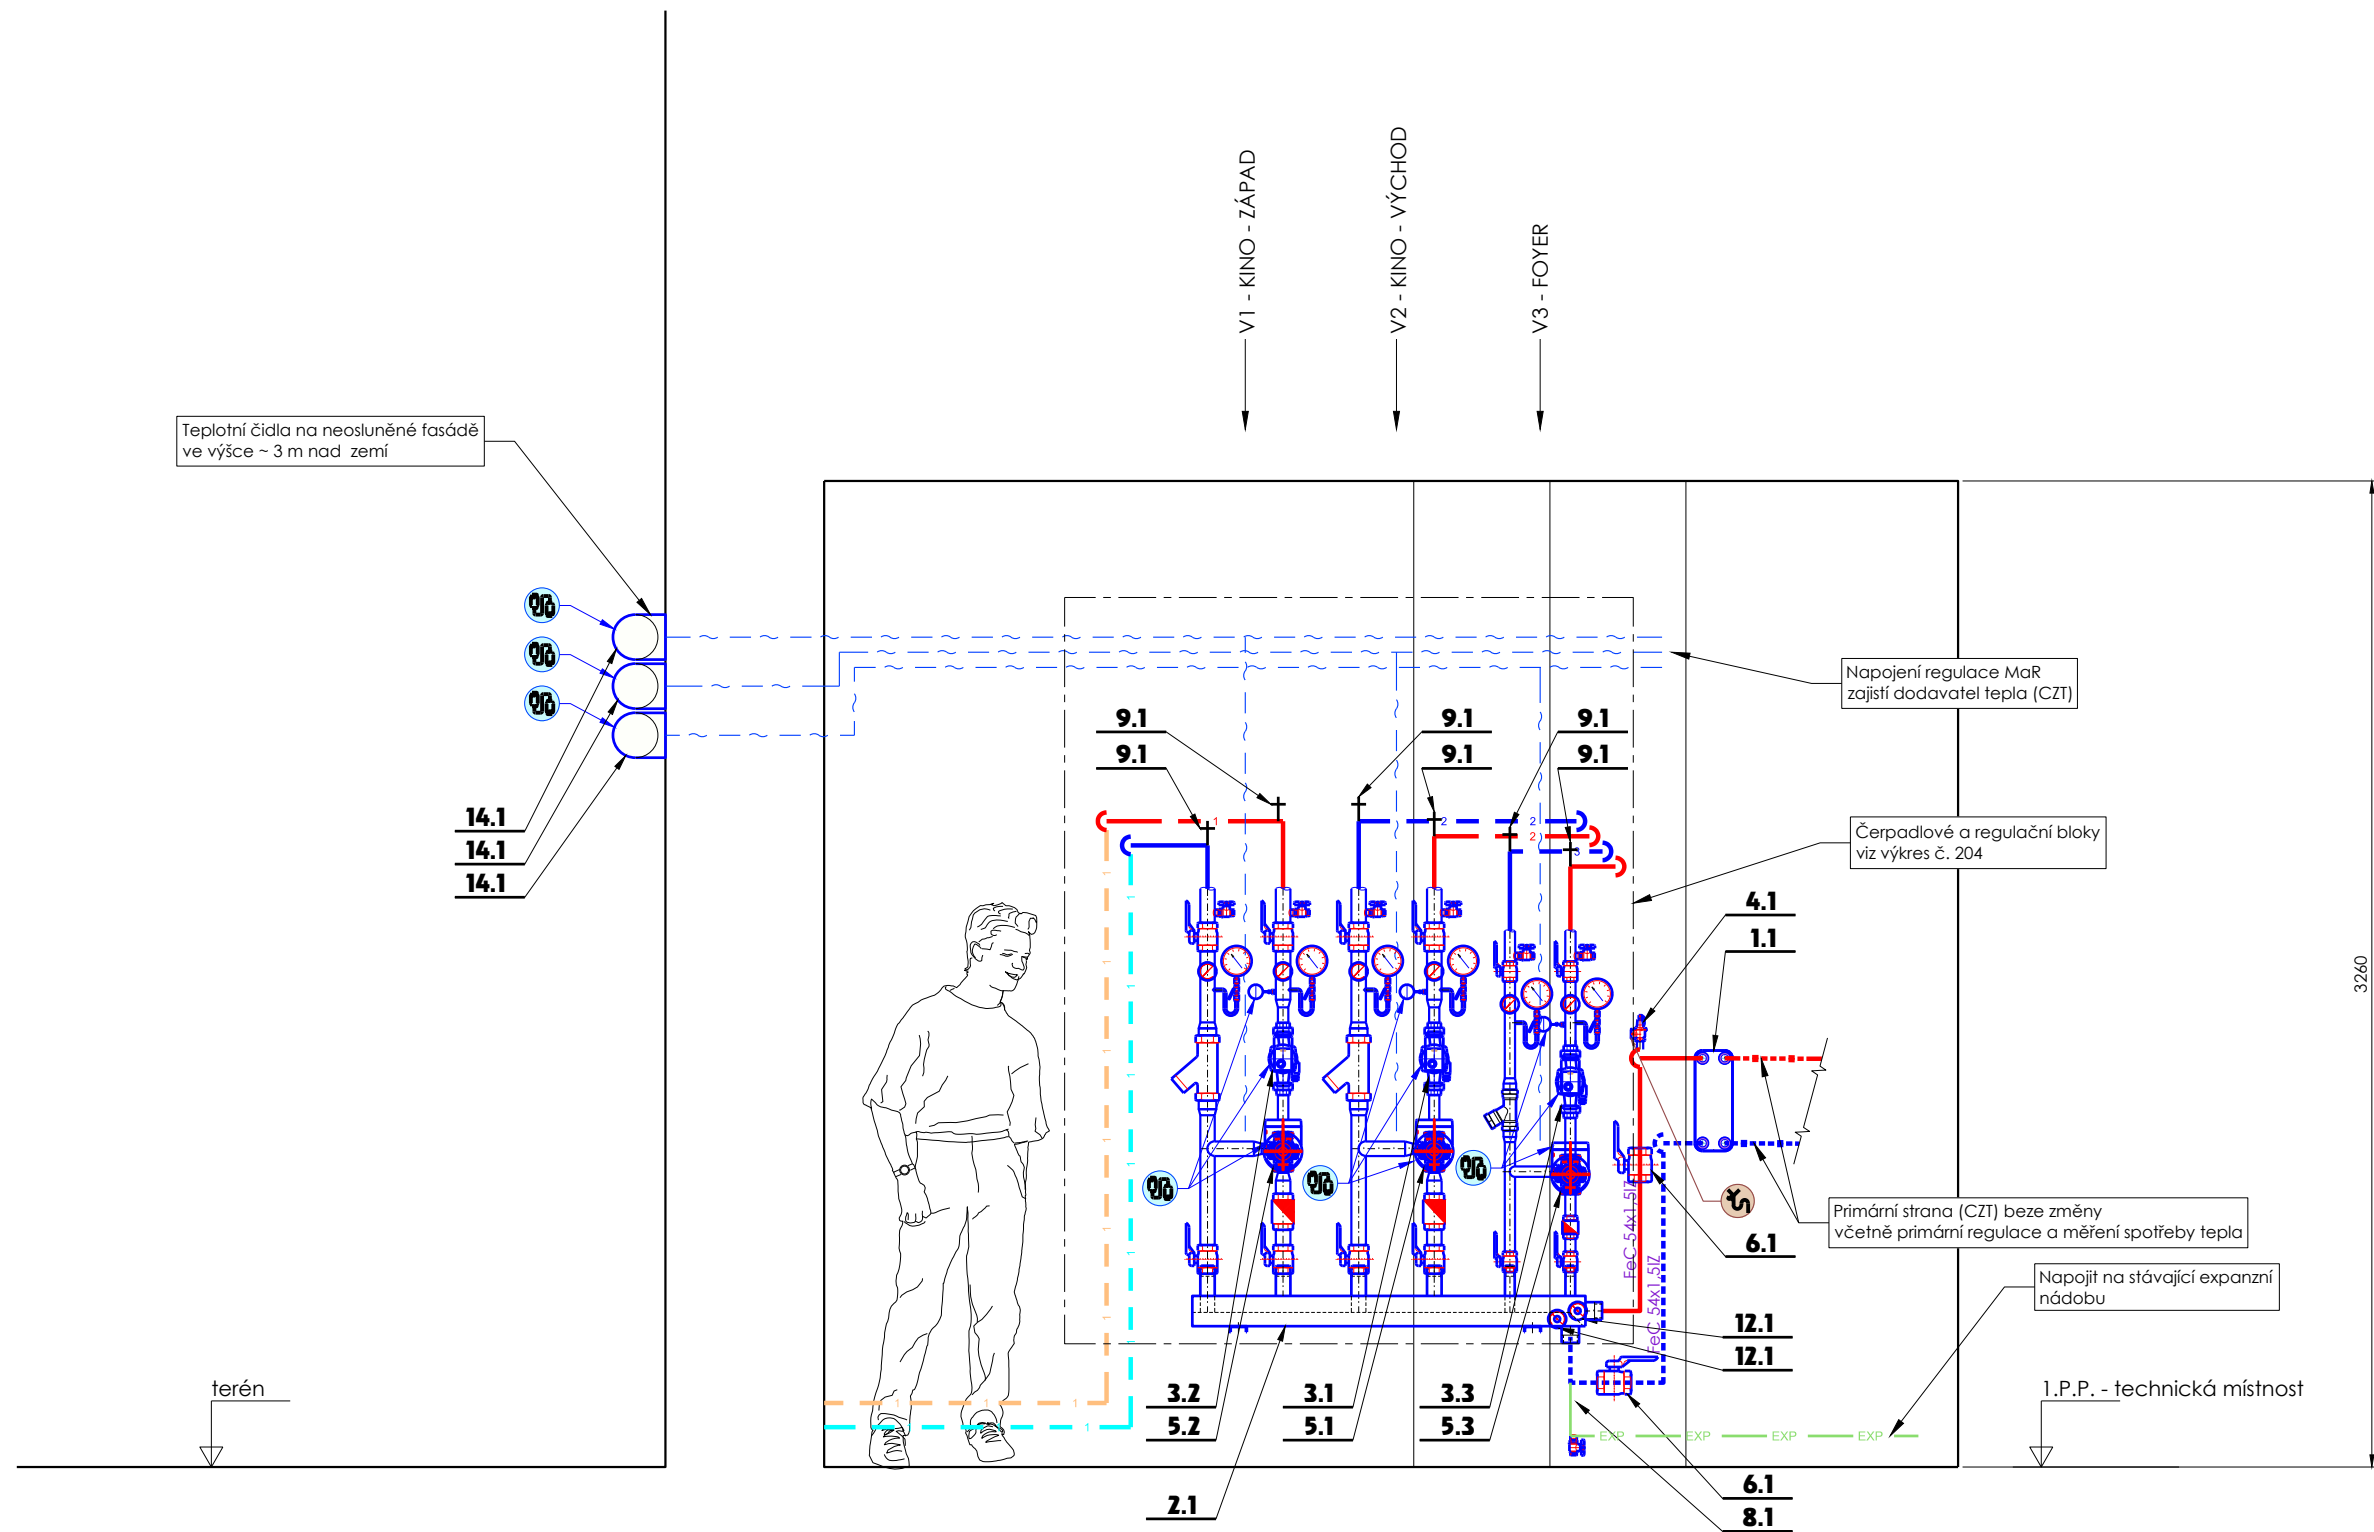



ZODPOVĚDNÝ PROJEKTANT Ing. Pavel Javůrek		VYPRACOVAL Ing. Pavel Javůrek		<div><div>Ing. Pavel Javůrek U Závor 1667 288 02 Nymburk telefon +420 603 179 542</div></div>		
PODPIS		PODPIS				
INVESTOR Městský úřad Nymburk Náměstí Přemyslovců 163, 288 02 Nymburk				DATUM prosinec 2022		
AKCE ADAPTACE VYTÁPĚNÍ KINO SOKOL NYMBURK				STUPEŇ DPS		
				ČÍSLO ZAKÁZKY 22035		
MÍSTO Městské Kino Sokol - Tyršova 6 288 02 Nymburk				OBJEKT 6		
ČÁST VYTÁPĚNÍ - TEPELNÝ ZDROJ				MĚŘÍTKO	ČÍSLO VÝKRESU	PARE
OBSAH TECHNOLOGICKÉ SCHÉMA - ŘEZ X-X				1:25	202	XX

kombinovaný rozdělovač/sběrač ETL
modul 100, délka 1300, PN6
hrdla 2", 6/4", 1"
konzoly do stěny
teploměry 0 ÷ 120°C

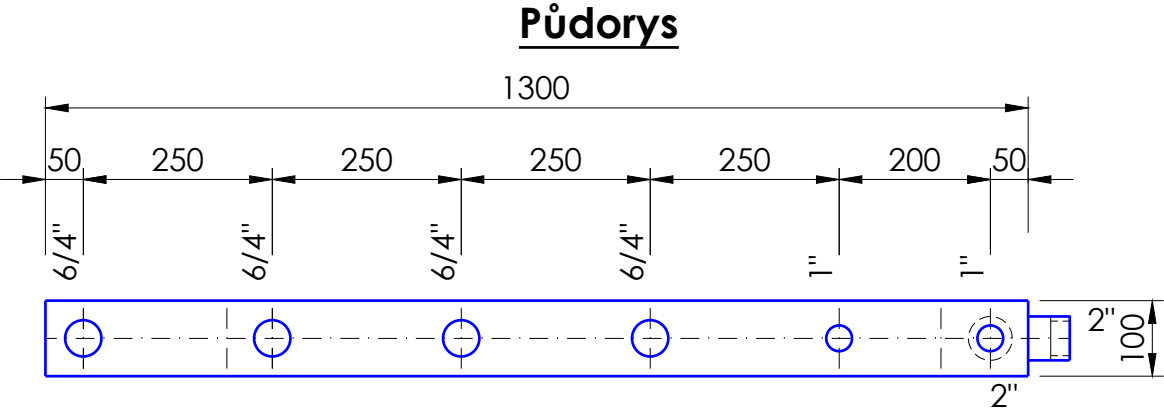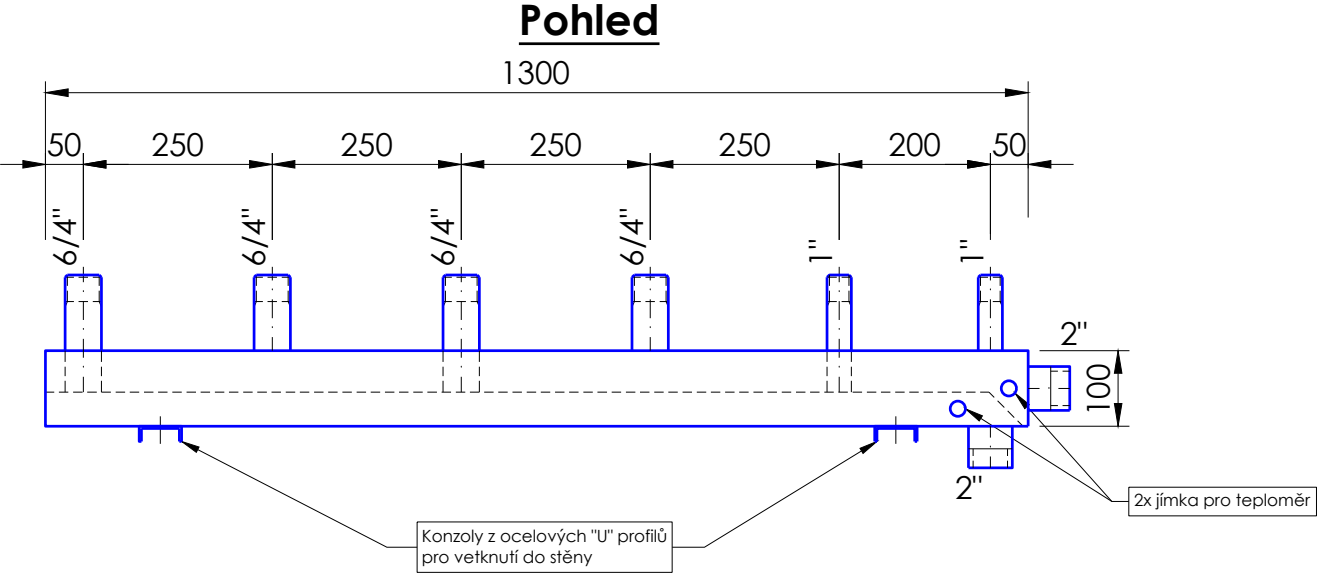

ZODPOVĚDNÝ PROJEKTANT Ing. Pavel Javůrek	VYPRACOVAL Ing. Pavel Javůrek	 Ing. Pavel Javůrek U Závor 1667 288 02 Nymburk telefon +420 603 179 542		
PODPIS	PODPIS	DATUM prosinec 2022		
INVESTOR Městský úřad Nymburk Náměstí Přemyslovců 163, 288 02 Nymburk	AKCE ADAPTACE VYTÁPĚNÍ KINO SOKOL NYMBURK		STUPEŇ DPS	
MÍSTO Městské Kino Sokol - Tyršova 6 288 02 Nymburk	ČÍSLO ZAKÁZKY 22035		OBJEKT 6	
ČÁST VYTÁPĚNÍ - TEPELNÝ ZDROJ	MĚŘÍTKO 1:10	ČÍSLO VÝKRESU 203	PARE XX	
OBSAH KOMBINOVANÝ ROZDĚLOVAČ SBĚRAČ				

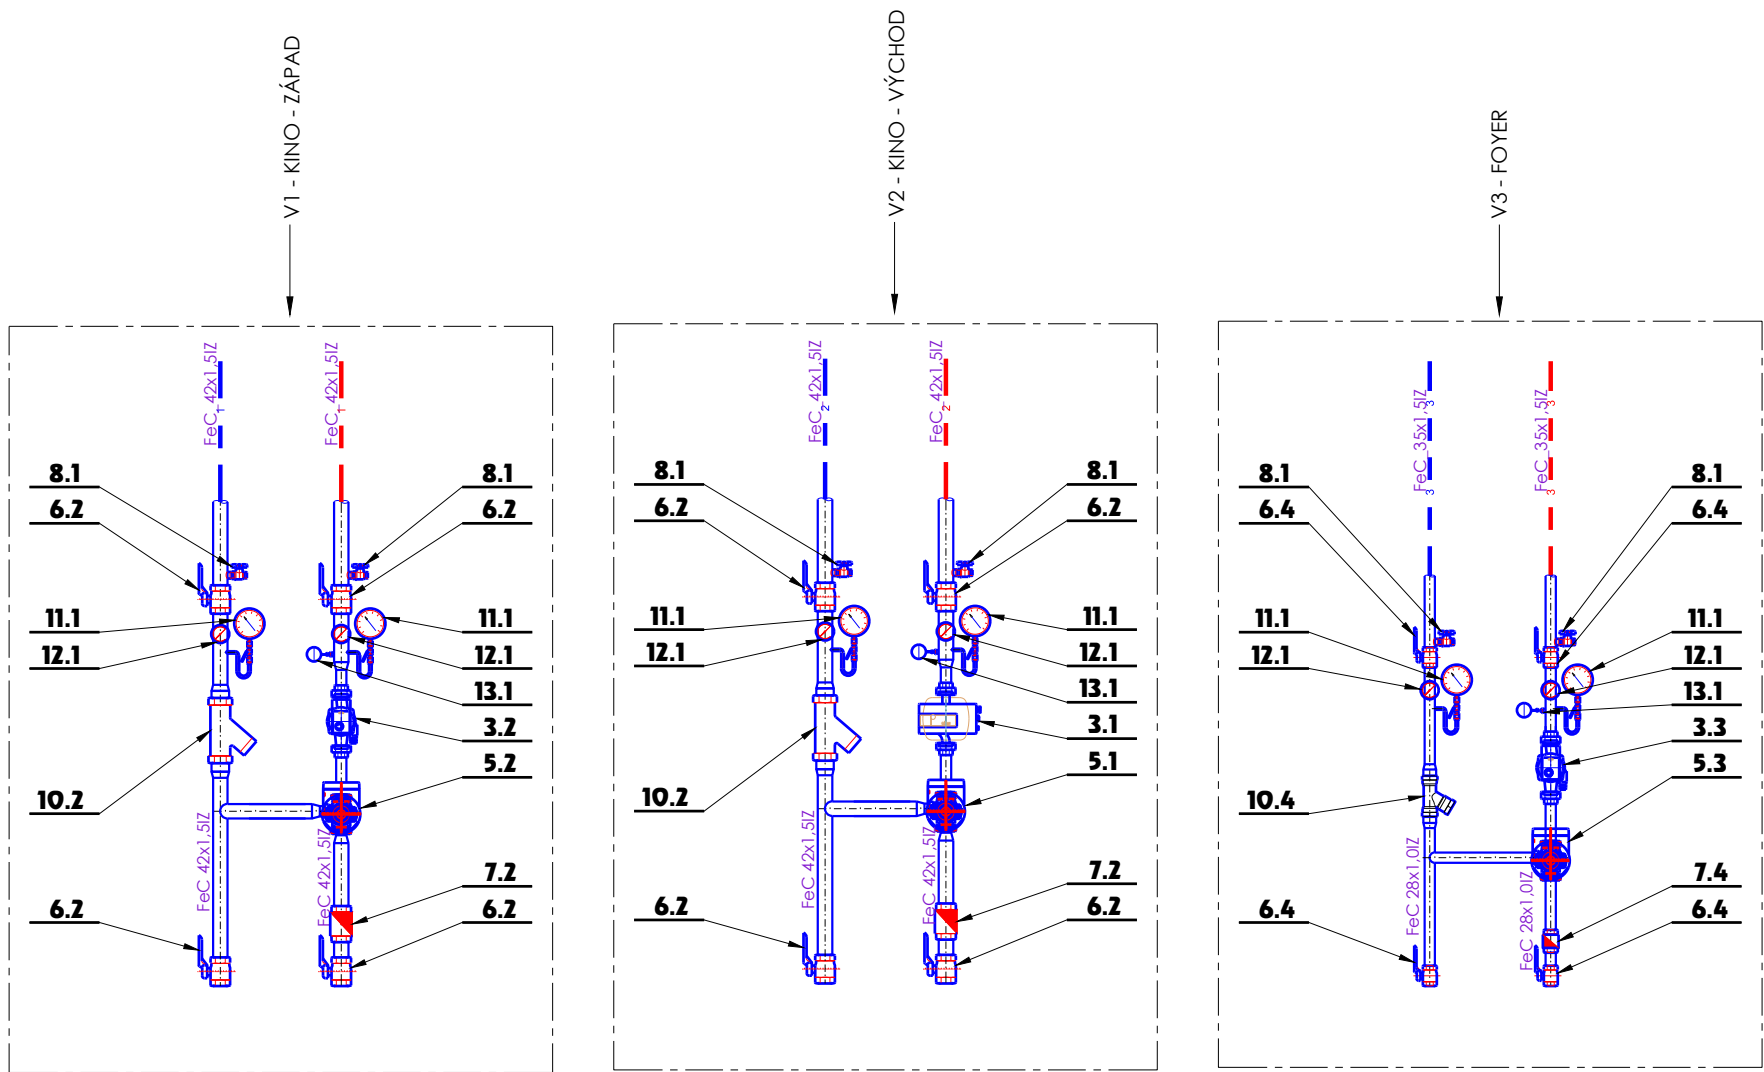

ZODPOVĚDNÝ PROJEKTANT Ing. Pavel Javůrek		VYPRACOVAL Ing. Pavel Javůrek		<div><div>Ing. Pavel Javůrek U Závor 1667 288 02 Nymburk telefon +420 603 179 542</div></div>	
PODPIS		PODPIS			
INVESTOR	Městský úřad Nymburk Náměstí Přemyslovců 163, 288 02 Nymburk			DATUM prosinec 2022	
AKCE	ADAPTACE VYTÁPĚNÍ KINO SOKOL NYMBURK			STUPEŇ DPS	
				ČÍSLO ZAKÁZKY 22035	
MÍSTO	Městské Kino Sokol - Tyršova 6 288 02 Nymburk			OBJEKT 6	
ČÁST	VYTÁPĚNÍ - TEPELNÝ ZDROJ ČERPADLOVÉ A REGULAČNÍ BLOKY			MĚŘÍTKO -----	ČÍSLO VÝKRESU 204
OBSAH					PARE XX



 
potrubí chladiwa (vytápění) navrhované

Cu 6x1 IZ
Cu 12x1 IZ


dimenze potrubí chladiwa





venkovní jednotka (půdorys)




vnitřní jednotka (půdorys)

ZODPOVĚDNÝ PROJEKTANT Ing. Pavel Javůrek	VYPRACOVAL Ing. Pavel Javůrek	 Ing. Pavel Javůrek U Závor 1667 288 02 Nymburk telefon +420 603 179 542		
PODPIS	PODPIS			
INVESTOR Městský úřad Nymburk Náměstí Přemyslovců 163, 288 02 Nymburk			DATUM prosinec 2022	
AKCE ADAPTACE VYTÁPĚNÍ KINO SOKOL NYMBURK			STUPEŇ DPS	
			ČÍSLO ZAKÁZKY 22035	
MÍSTO Městské Kino Sokol - Tyršova 6 288 02 Nymburk			OBJEKT 6	
ČÁST VYTÁPĚNÍ - TČ A-A	MĚŘÍTKO -----	ČÍSLO VÝKRESU 300	PARE XX	
OBSAH LEGENDA K VÝKRESOVÉ DOKUMENTACI				

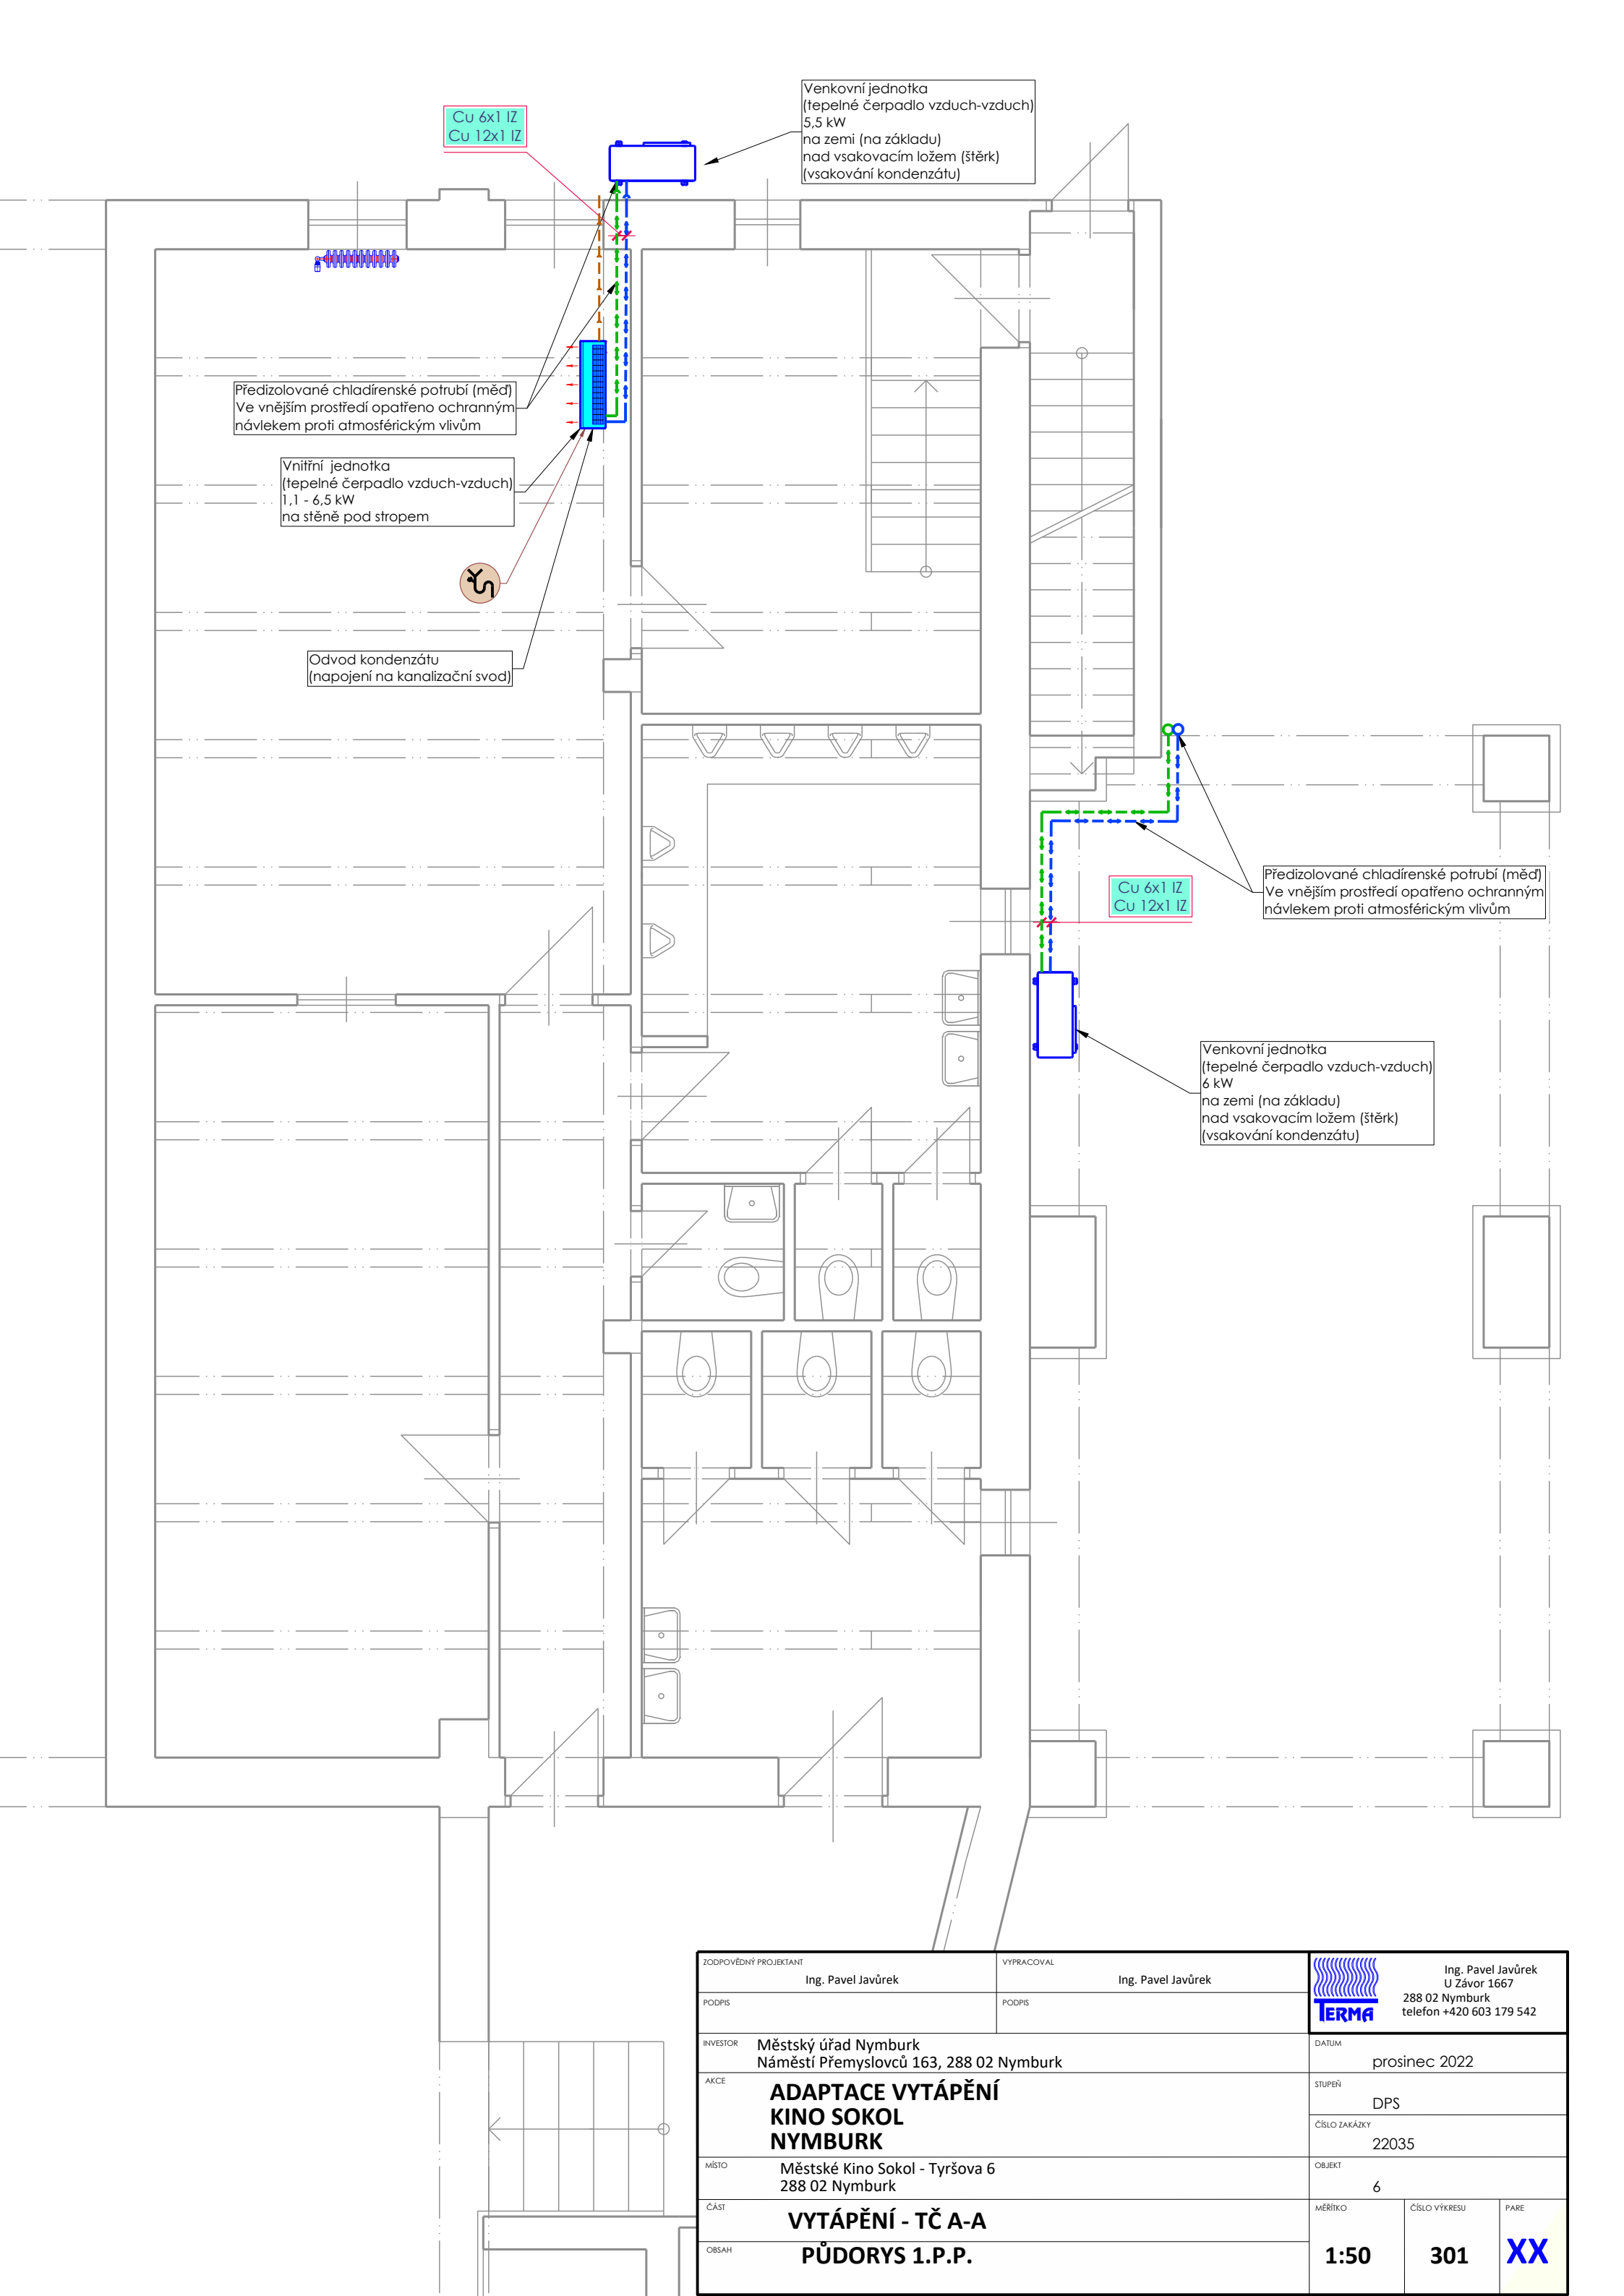

ZODPOVĚDNÝ PROJEKTANT Ing. Pavel Javůrek		VYPRACOVAL Ing. Pavel Javůrek		<div><div>Ing. Pavel Javůrek U Závor 1667 288 02 Nymburk telefon +420 603 179 542</div></div>		
PODPIS		PODPIS				
INVESTOR	Městský úřad Nymburk Náměstí Přemyslovců 163, 288 02 Nymburk			DATUM prosinec 2022		
AKCE	ADAPTACE VYTÁPĚNÍ KINO SOKOL NYMBURK			STUPEŇ DPS		
				ČÍSLO ZAKÁZKY 22035		
MÍSTO	Městské Kino Sokol - Tyršova 6 288 02 Nymburk			OBJEKT 6		
ČÁST	VYTÁPĚNÍ - TČ A-A			MĚŘÍTKO	ČÍSLO VÝKRESU	PARE
OBSAH	PŮDORYS 1.P.P.			1:50	301	XX

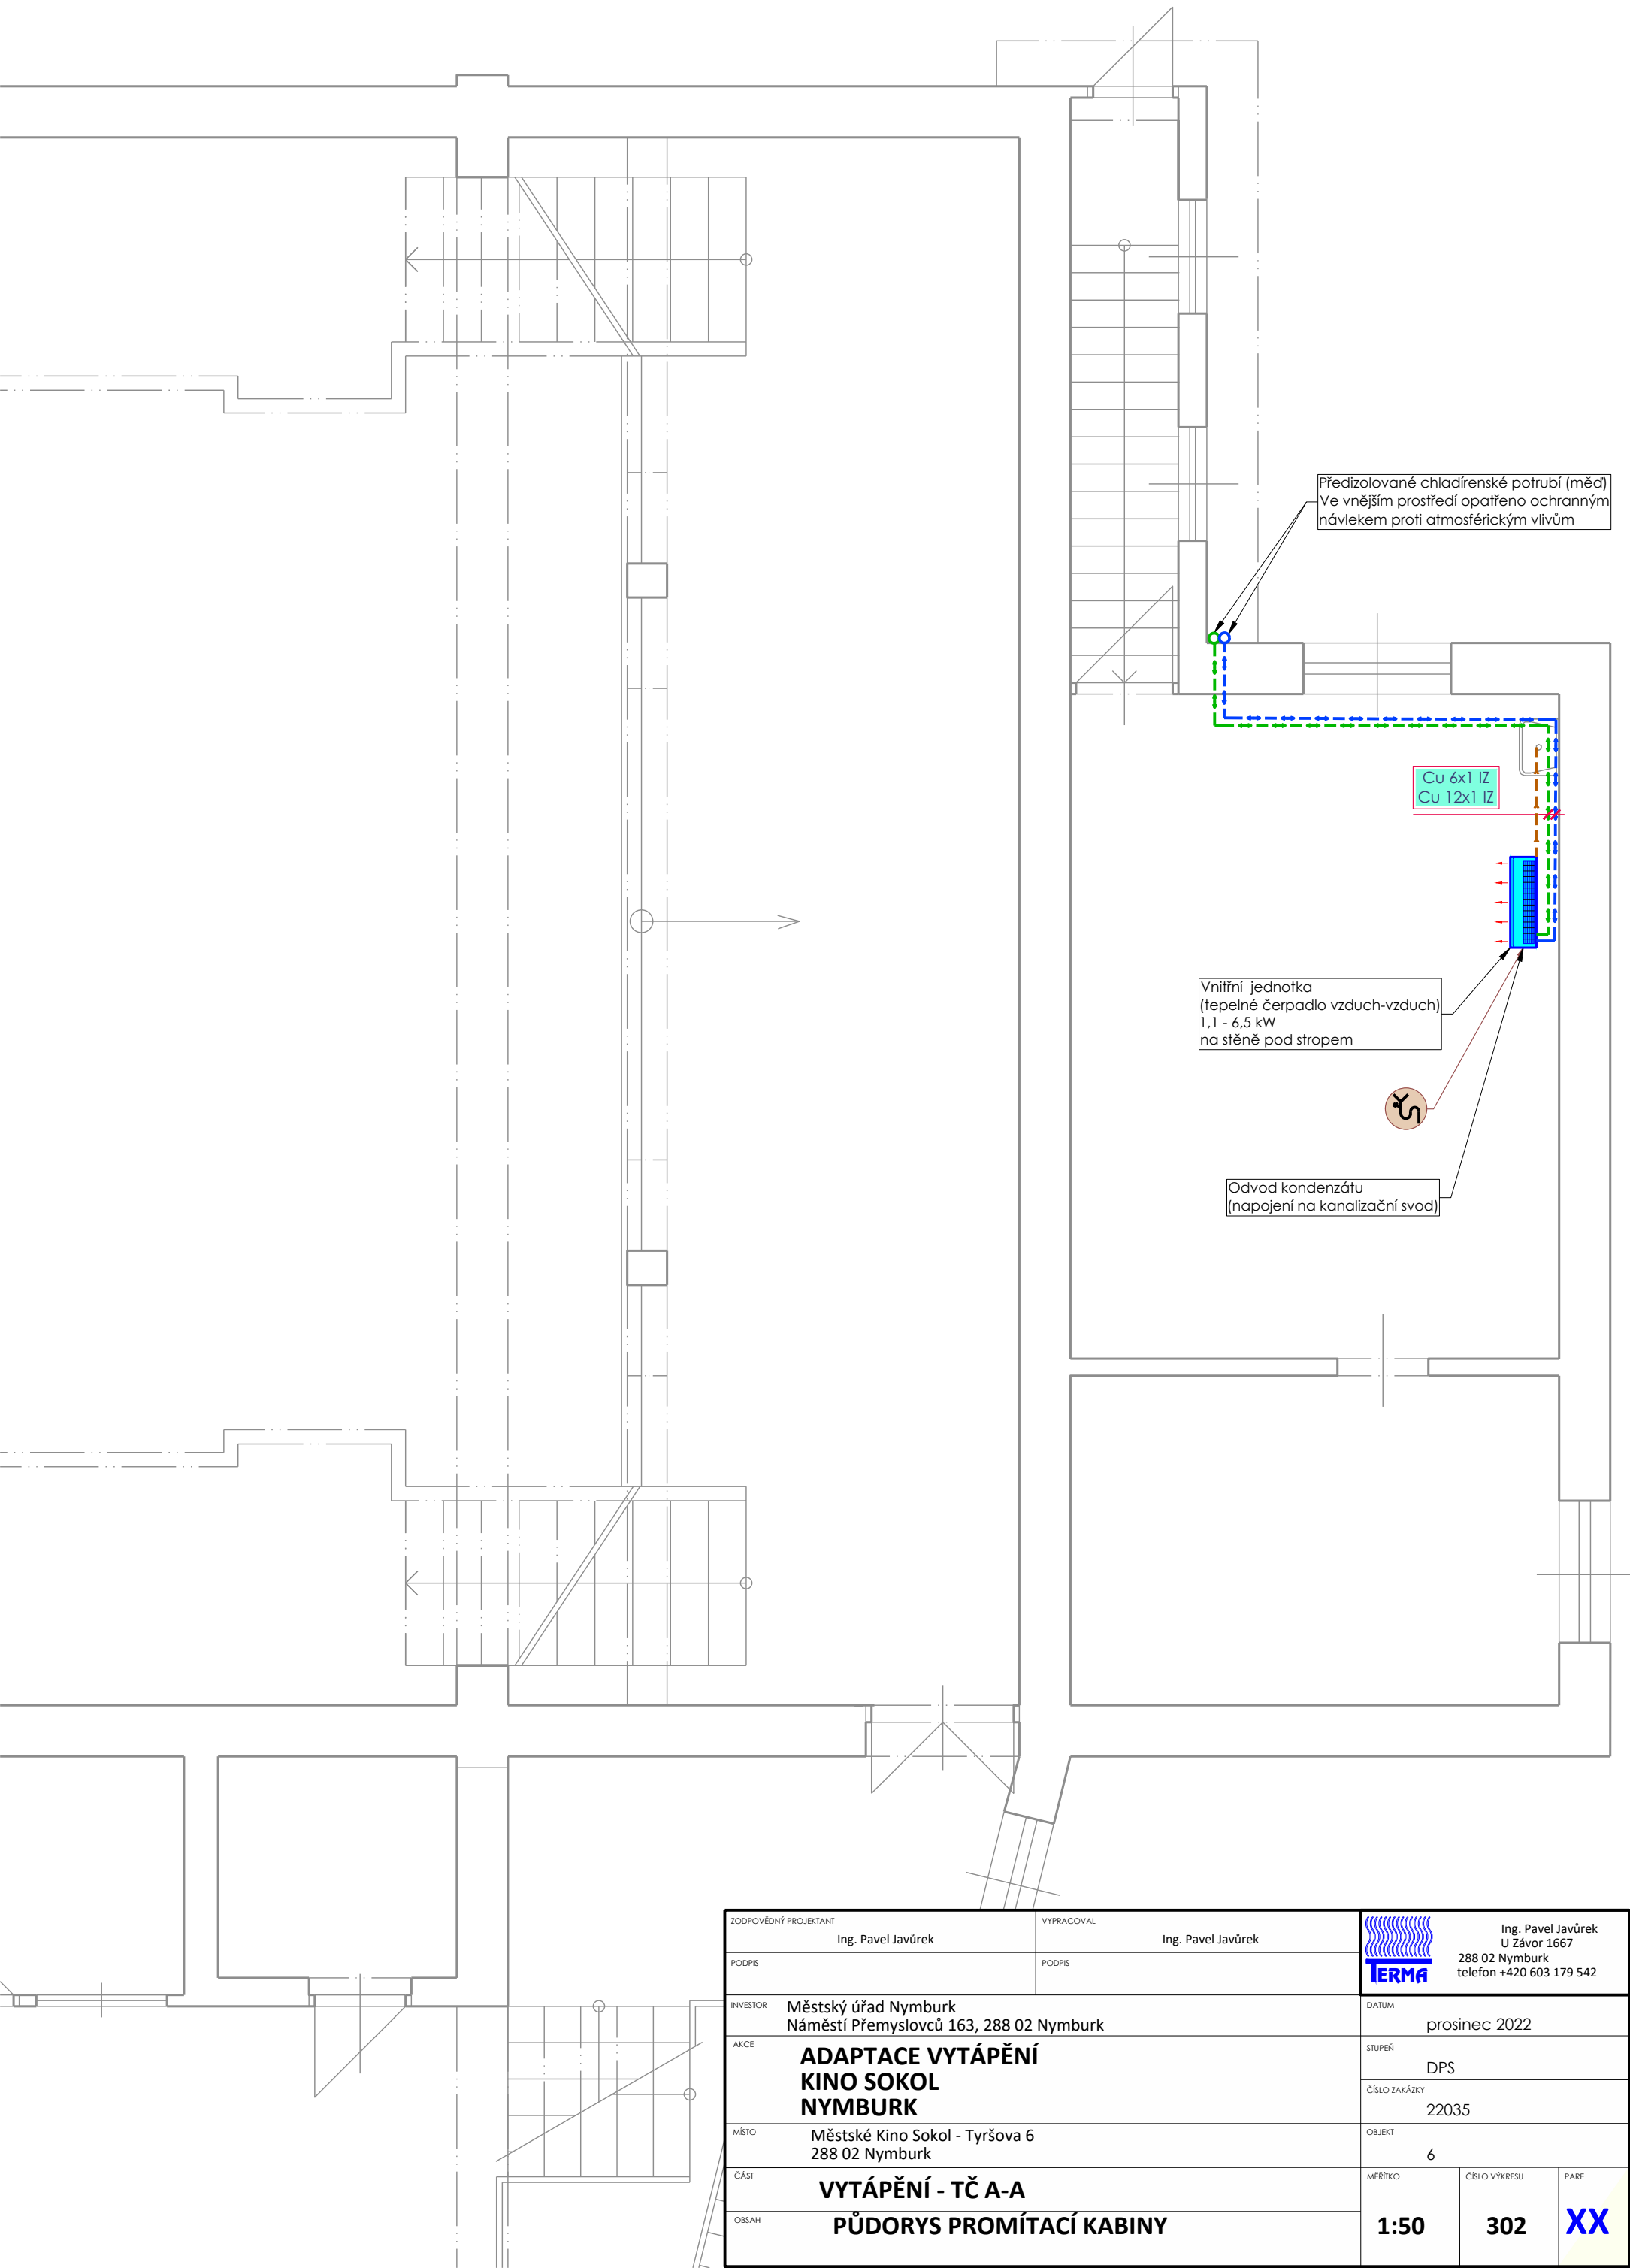


Předizolované chladírenské potrubí (měď)
Ve vnějším prostředí opatřeno ochranným
návlekiem proti atmosférickým vlivům

Cu 6x1 IZ
Cu 12x1 IZ

Vnitřní jednotka
(tepelné čerpadlo vzduch-vzduch)
1,1 - 6,5 kW
na stěně pod stropem



Odvod kondenzátu
(napojení na kanalizační svod)

ZODPOVĚDNÝ PROJEKTANT Ing. Pavel Javůrek		VYPRACOVAL Ing. Pavel Javůrek		<div><div>Ing. Pavel Javůrek U Závor 1667 288 02 Nymburk telefon +420 603 179 542</div></div>		
PODPIS		PODPIS				
INVESTOR Městský úřad Nymburk Náměstí Přemyslovců 163, 288 02 Nymburk				DATUM prosinec 2022		
AKCE ADAPTACE VYTÁPĚNÍ KINO SOKOL NYMBURK				STUPEŇ DPS		
				ČÍSLO ZAKÁZKY 22035		
MÍSTO Městské Kino Sokol - Tyršova 6 288 02 Nymburk				OBJEKT 6		
ČÁST VYTÁPĚNÍ - TČ A-A				MĚŘÍTKO	ČÍSLO VÝKRESU	PARE
OBSAH PŮDORYS PROMÍTACÍ KABINY				1:50	302	XX

 
Potrubí VZT



potrubí Flexo - odvod vzduchu do venkovního prostředí



potrubí Spiro - cirkulační vzduch



dimenze potrubí



větrací mřížky dveřní - přívod čerstvého vzduchu



větrací mřížky - přívod cirkulačního čerstvého vzduchu



venkovní vyústka - protidešťová žaluzie




venkovní vyústka - protidešťová žaluzie





trojcestná rozdělovací klapka





promítací stroj - přívod chladicího vzduchu technologie

ZODPOVĚDNÝ PROJEKTANT Ing. Pavel Javůrek	VYPRACOVAL Ing. Pavel Javůrek	 Ing. Pavel Javůrek U Závor 1667 288 02 Nymburk telefon +420 603 179 542		
PODPIS	PODPIS			
INVESTOR Městský úřad Nymburk Náměstí Přemyslovců 163, 288 02 Nymburk			DATUM prosinec 2022	
AKCE ADAPTACE VYTÁPĚNÍ KINO SOKOL NYMBURK			STUPEŇ DPS	
			ČÍSLO ZAKÁZKY 22035	
MÍSTO Městské Kino Sokol - Tyršova 6 288 02 Nymburk			OBJEKT 6	
ČÁST VZDUCHOTECHNIKA	MĚŘÍTKO -----	ČÍSLO VÝKRESU 400	PARE XX	
OBSAH LEGENDA K VÝKRESOVÉ DOKUMENTACI				

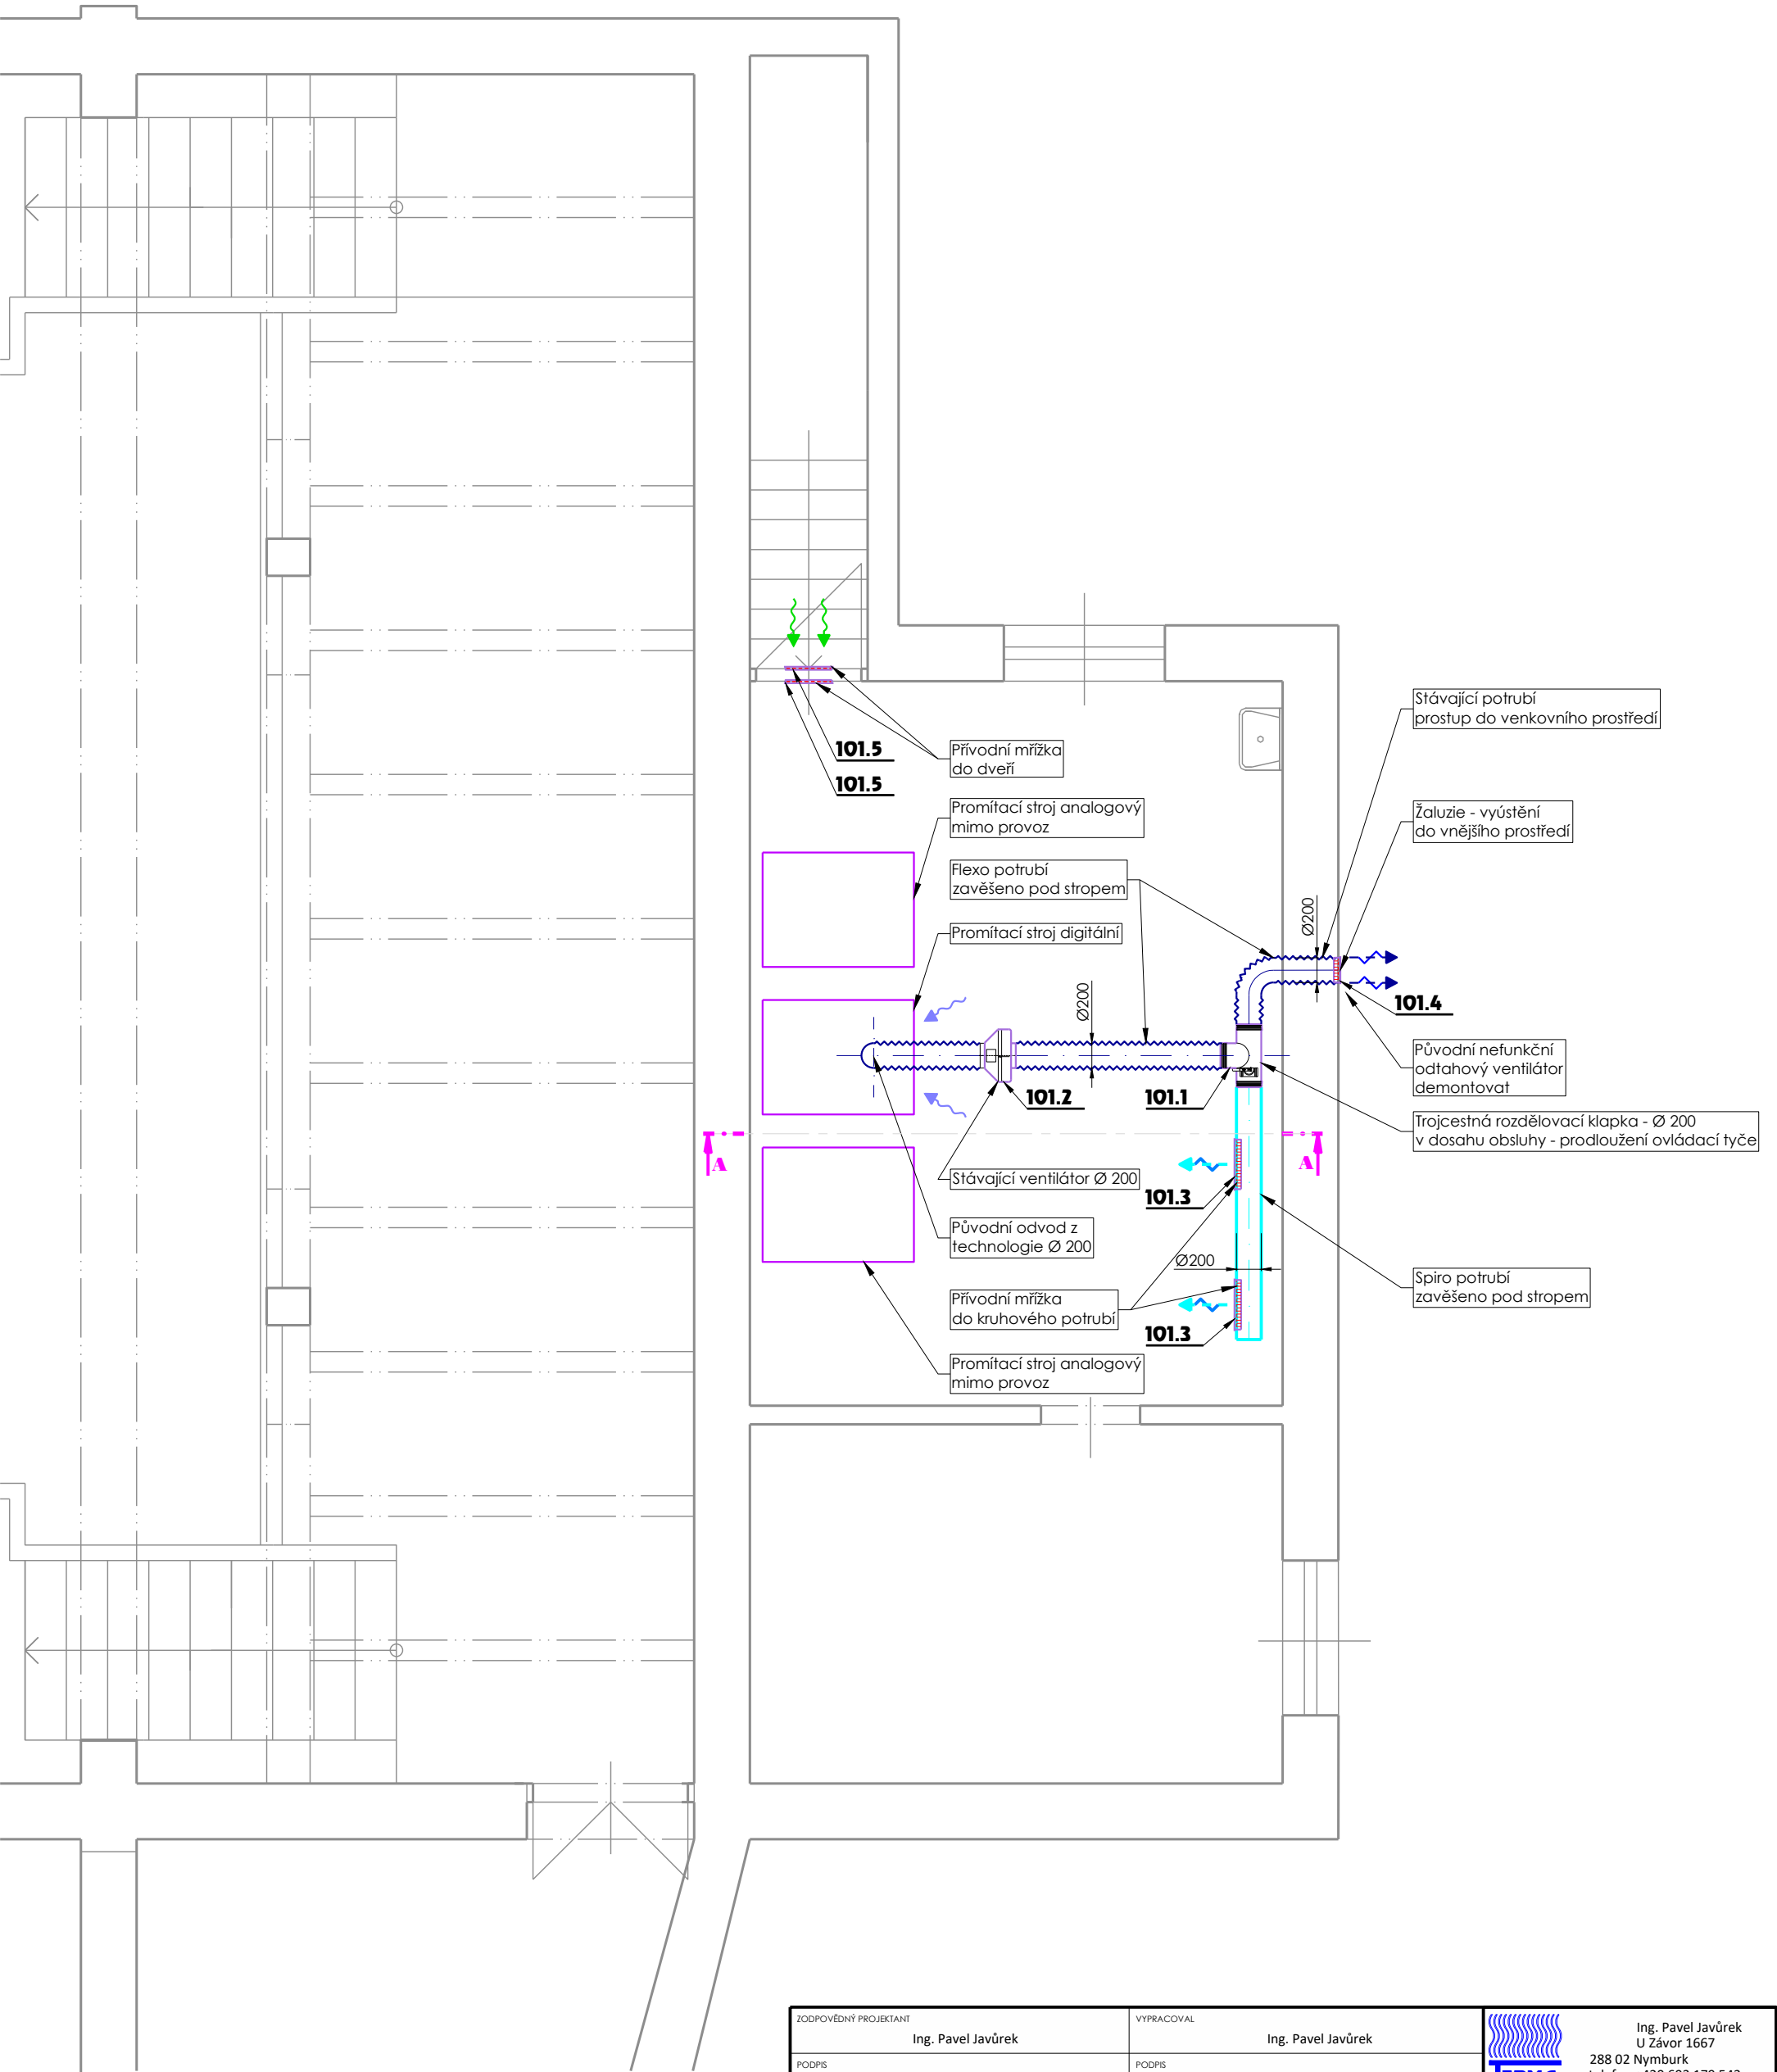

ZODPOVĚDNÝ PROJEKTANT Ing. Pavel Javůrek		VYPRACOVAL Ing. Pavel Javůrek		<div><div>Ing. Pavel Javůrek U Závor 1667 288 02 Nymburk telefon +420 603 179 542</div></div>		
PODPIS		PODPIS				
INVESTOR	Městský úřad Nymburk Náměstí Přemyslovců 163, 288 02 Nymburk			DATUM prosinec 2022		
AKCE	ADAPTACE VYTÁPĚNÍ KINO SOKOL NYMBURK			STUPEŇ DPS		
				ČÍSLO ZAKÁZKY 22035		
MÍSTO	Městské Kino Sokol - Tyršova 6 288 02 Nymburk			OBJEKT 6		
ČÁST	VZDUCHOTECHNIKA PŮDORYS 1.N.P.			MĚŘÍTKO	ČÍSLO VÝKRESU	PARE
OBSAH				1:50	401	XX

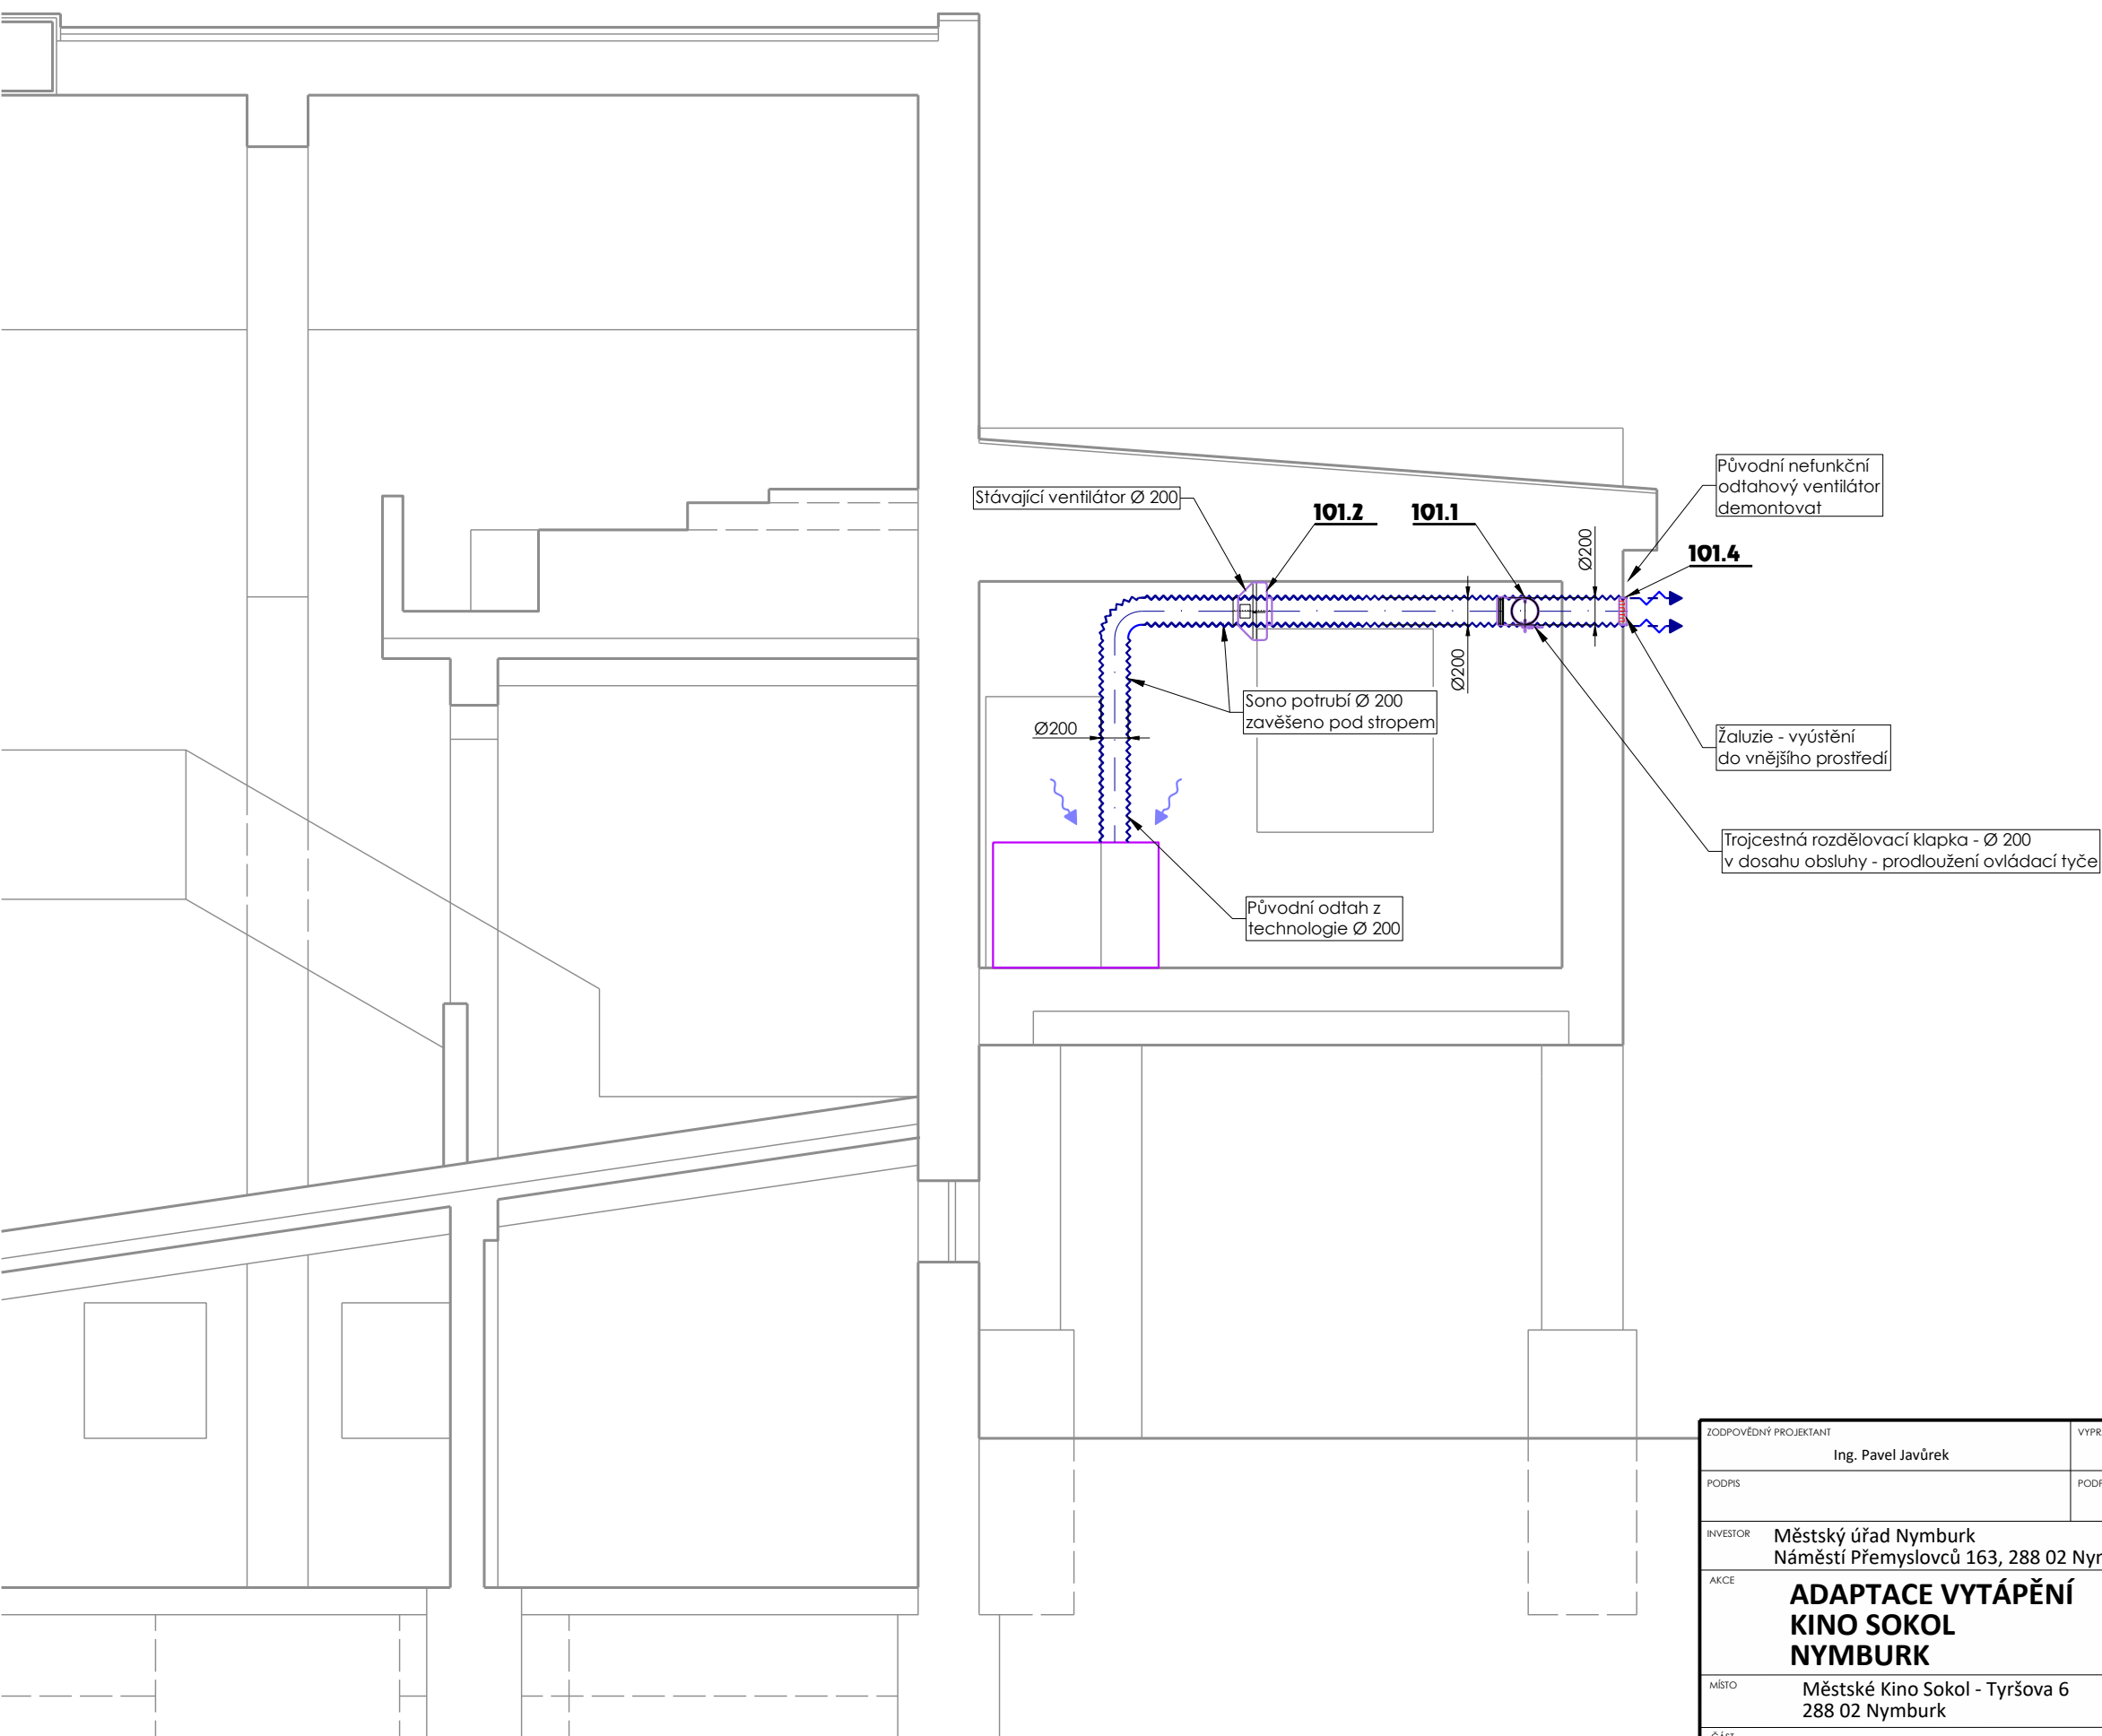

ZODPOVĚDNÝ PROJEKTANT Ing. Pavel Javůrek		VYPRACOVAL Ing. Pavel Javůrek		 <div>Ing. Pavel Javůrek U Závor 1667 288 02 Nymburk telefon +420 603 179 542</div>		
PODPIS		PODPIS				
INVESTOR	Městský úřad Nymburk Náměstí Přemyslovců 163, 288 02 Nymburk			DATUM prosinec 2022		
AKCE	ADAPTACE VYTÁPĚNÍ KINO SOKOL NYMBURK			STUPEŇ DPS		
				ČÍSLO ZAKÁZKY 22035		
MÍSTO	Městské Kino Sokol - Tyršova 6 288 02 Nymburk			OBJEKT 6		
ČÁST	VZDUCHOTECHNIKA			MĚŘÍTKO	ČÍSLO VÝKRESU	PARE
OBSAH	ŘEZ A-A			1:50	402	XX