


LEGENDA MÍSTNOSTÍ:

Ozn.	Účel místnosti	Plocha	Úpravy povrchů	Poznámky:
1.01	záběh	34,5	olejnatý podlah	
1.02	schodiště 1	6,3		
1.03	schodiště 2	6,3		
1.04	chodba-hala	36,6		
TŘÍDA A				
1.05	vestupní hala	19,0		
1.06	kancelář	16,4		
1.07	předstř. wc	2,3		
1.08	wc kabina	1,1		
1.09	umyvárna	6,7		
1.10	sprcha	1,1		
1.11	šklid-Třída A	1,7		
1.12	předstř. wc	1,7		
1.13	wc kabina	0,9		
1.14	šatna	17,8		
1.15	Třída A-herma	120,0		
1.16	Třída A-spaní	43,4		
1.17	Třída A-hygiena	23,3		
1.17a	Třída A-sprcha	2,2		
1.18	předstř. wc	2,2		
1.19	wc kabina	1,1		
1.20	chodba	2,6		
1.21	izolace	8,3		
1.22	připrava	10,9		
HOSPODÁŘSKÁ ČÁST				
1.23	hospodářská chodba	29,4		
1.24	sklad	1,5		
1.25	vytápěcí šachta	1,2		
TŘÍDA B				
1.26	šklid-Třída B	1,6		
1.27	vestupní hala	14,9		
1.28	kancelář	17,3		
1.29	předstř. wc	2,3		
1.30	wc kabina	1,1		
1.31	umyvárna	6,7		
1.32	sprcha	1,1		
1.33	předstř. wc	1,7		
1.34	wc kabina	0,9		
1.35	šatna	17,8		
1.36	Třída B-herma	120,0		
1.37	Třída B-spaní	43,4		
1.38	Třída B-hygiena	23,3		
1.38a	Třída B-sprcha	2,2		
1.39	předstř. wc	2,2		
1.40	wc kabina	1,1		
1.41	chodba	2,6		
1.42	izolace	8,3		
HOSPODÁŘSKÁ ČÁST				
1.43	denní místnost	10,7		
1.44	kuchyně	54,4		
1.45	chodba	12,8		
1.46	sklad šatních pr.	5,3		
1.47	předstř. wc	1,8		
1.48	wc kabina	1,0		
1.49	umyvárna	5,6		
1.50	sprcha	1,8		
1.51	sklad orga.odpadu	2,2		
1.52	záběh-hosp.část	2,2		
1.53	rozvodna nn	4,5		
1.54	kancelář	9,3		
1.55	chlazený sklad	9,3		
1.56	sklad	7,9		
1.57	hrubá příprava	10,0		
1.58	sklad obalů	19,3		
1.59	sklad brambor	3,3		
1.60	sklad MS	27,0		
1.61	předstř. wc	9,5		
1.62	wc + sprcha	2,9		
1.63	plynoměr (sklad?)	2,8		
1.64	výměník	32,0		
1.65	kancelář údržby	9,8		
1.66	předstř. wc	1,4		
1.67	wc - údržba	1,4		

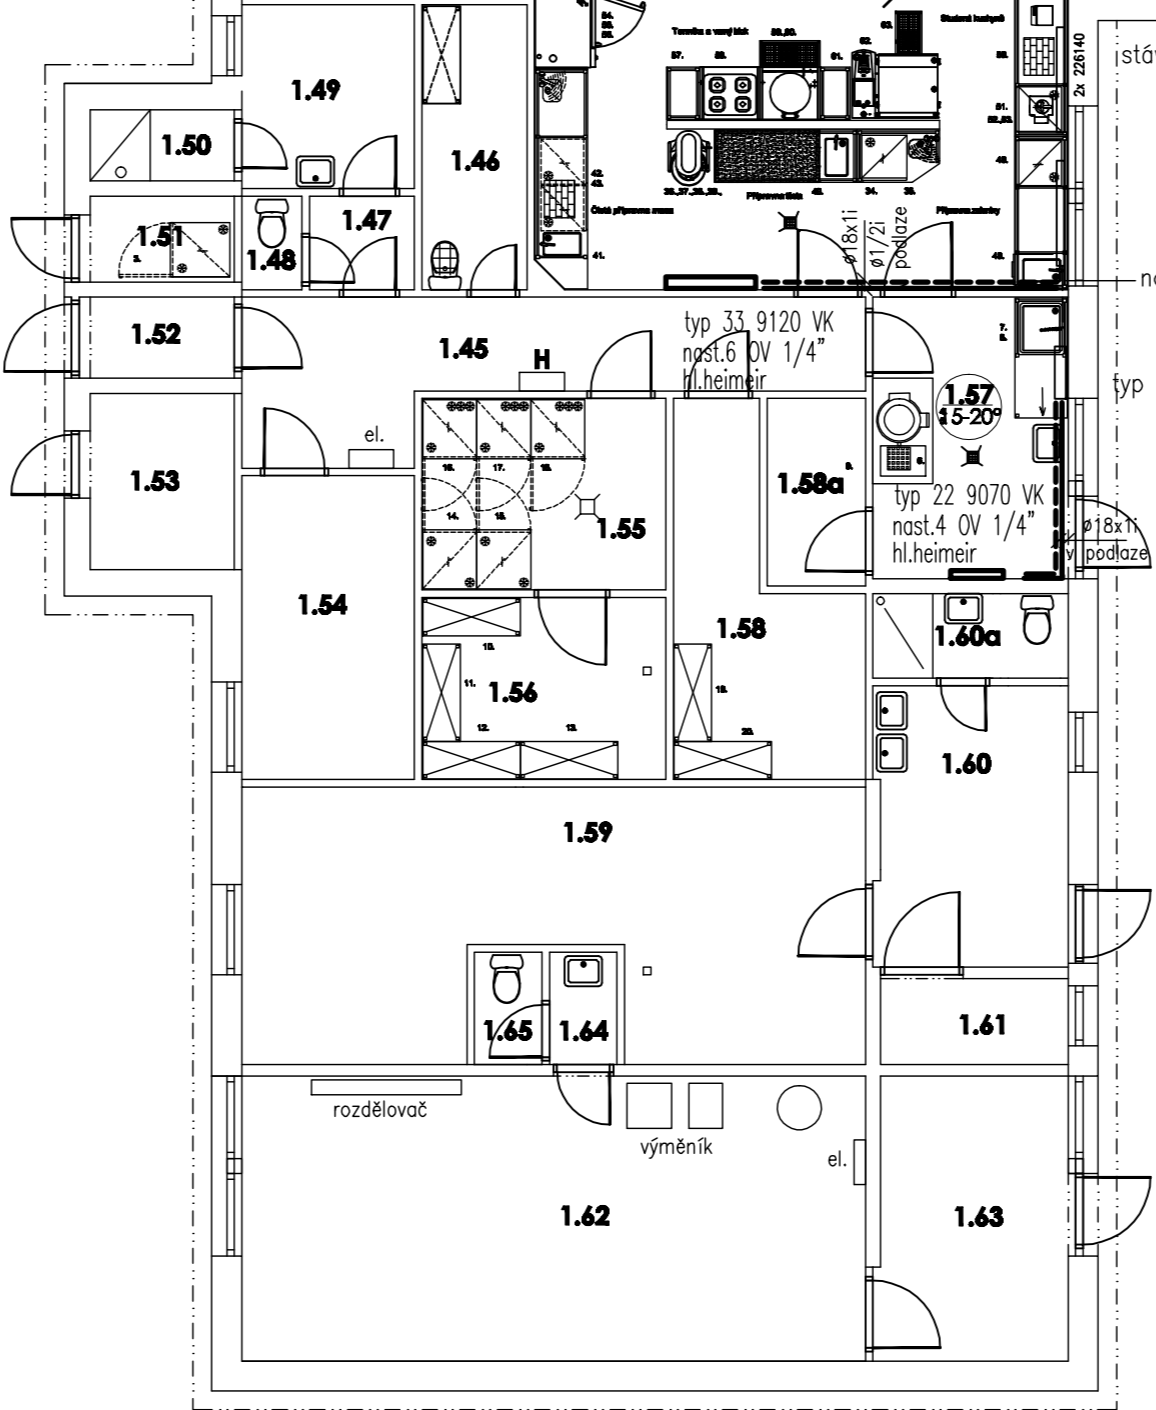

±0,000=182,00

AKCE: Projektová dokumentace pro stavební řízení a zadání stavby Výměna kompletní elektroinstalace a rozvodů zdravotnické uvnitř budovy Mateřská škola Větník, Okružní čp. 2076, Nymburk, okres Nymburk			
PROJEKTANT: Ing. Vladimír Sedlecký sídlo: Do polí 172/13, 158 00 Praha 5 prov.: Jaromírova 67, 128 00 Praha 2 IČ: 672 68 463 DIČ: CZ 6602040071 e-mail: vladimir.sedlecky@seznam.cz		INVESTOR: Město Nymburk Náměstí Přemyslovců 163; 288 28 Nymburk IČ: 00239 500 DIČ: CZ00239 500 telefon: 325 501 111 e-mail: mail@meu-nbk.cz	
PROJEKT ČÁSTI: Ing. Zuzana Soukalová sídlo: Kovanice 177, 282 02 Nymburk 2 IČ: 676 12 199 telefon: 606 450 534		STUPĚN: DSP	SLOŽKA: D.1.4a
ZODP. PROJEKTANT ČÁSTI: Ing. Zuzana Soukalová		DATUM: 06/2012	PARÉ Č. 1:100
VÝKRES: Vytápění-úpravy- 1.NP		REVIZE 01: 09/2016	MĚŘÍTKO: 1:100
		ZMĚNA:	VÝKRES: 1